


機器表

記号	名称	仕様	送風機	ダクト径・長さ	電源	備考
HEU-1	全熱交換機	型式：経路交換ユニット形 風量：400m ³ /h-100Pa 附属品：送風機	75	748×238	3 200 2.5	
HEX-1	全熱交換機	型式：天井埋込形 風量：860m ³ /h-80Pa 附属品：ボックス付吹き出し吸い込みグリル×4 リモコンスイッチ、アルミ塗装パイプフード×1	65	250	1 100 360	
HEX-2	全熱交換機	型式：天井埋込形 風量：670m ³ /h-120Pa 附属品：ボックス付吹き出し吸い込みグリル×4 リモコンスイッチ、アルミ塗装パイプフード×1	64	290	1 100 340	
HEX-3	全熱交換機	型式：天井埋込形 風量：520m ³ /h-110Pa 附属品：ボックス付吹き出し吸い込みグリル×4 リモコンスイッチ、アルミ塗装パイプフード×2	65	280	1 100 175	
HEX-4	全熱交換機	型式：天井埋込形 風量：460m ³ /h-60Pa 附属品：ボックス付吹き出し吸い込みグリル×2 リモコンスイッチ、アルミ塗装パイプフード×1	65	150	1 100 127	
HEX-5	全熱交換機	型式：天井埋込形 風量：230m ³ /h-60Pa 附属品：ボックス付吹き出し吸い込みグリル×3 リモコンスイッチ、アルミ塗装パイプフード×1	65	150	3 100 58	
HEX-5-1	全熱交換機	型式：天井埋込形 風量：230m ³ /h-60Pa 附属品：ボックス付吹き出し吸い込みグリル×2 リモコンスイッチ、アルミ塗装パイプフード×2	65	150	1 100 58	
HEX-6	全熱交換機	型式：天井埋込形 風量：220m ³ /h-60Pa 附属品：ボックス付吹き出し吸い込みグリル×3 リモコンスイッチ、アルミ塗装パイプフード×1	66	150	1 100 67	
HEX-7	全熱交換機	型式：天井埋込形 風量：230m ³ /h-60Pa 附属品：ボックス付吹き出し吸い込みグリル×2 リモコンスイッチ、アルミ塗装パイプフード×2	65	150	1 100 58	
HEX-8	全熱交換機	型式：天井埋込形 風量：200m ³ /h-90Pa 附属品：ボックス付吹き出し吸い込みグリル×2 リモコンスイッチ、アルミ塗装パイプフード×1	66	150	1 100 55	
FE-1	天井埋込機	型式：経路交換 風量：310m ³ /h-100Pa 附属品：アルミ塗装パイプフード		150	1 100 58	
FE-2	天井埋込機	型式：経路交換 風量：280m ³ /h-20Pa 附属品：アルミ塗装パイプフード		150	1 100 50	
FE-3	天井埋込機	型式：経路交換 風量：280m ³ /h-20Pa 附属品：アルミ塗装パイプフード		150	1 100 51	
FE-4	天井埋込機	型式：経路交換 風量：200m ³ /h-20Pa 附属品：アルミ塗装パイプフード		100	1 100 22	
FE-5	天井埋込機	型式：経路交換 風量：150m ³ /h-20Pa 附属品：アルミ塗装パイプフード		100	1 100 15.5	


機器表

記号	名称	仕様	送風機	ダクト径・長さ	電源	備考
FE-6	天井埋込機	型式：経路交換 風量：110m ³ /h-60Pa 附属品：アルミ塗装パイプフード		100	1 100 15.5	
FE-7	天井埋込機	型式：経路交換 風量：100m ³ /h-20Pa 附属品：アルミ塗装パイプフード		100	1 100 10.5	
FE-8	天井埋込機	型式：経路交換 風量：75m ³ /h-10Pa 附属品：アルミ塗装パイプフード		100	1 100 9.3	
FE-9	天井埋込機	型式：経路交換 風量：50m ³ /h-10Pa 附属品：アルミ塗装パイプフード		100	1 100 5.3	
FE-10	ストレートシロッコファン	型式：経路交換 風量：1400m ³ /h-100Pa 附属品：アルミ塗装パイプフード		250	1 100 452	
FE-11	ストレートシロッコファン	型式：経路交換 風量：800m ³ /h-50Pa 附属品：アルミ塗装パイプフード		200	1 100 158	
FE-12	ストレートシロッコファン	型式：経路交換 風量：620m ³ /h-100Pa 附属品：アルミ塗装パイプフード		200	1 100 87	
FE-13	シロッコファン	型式：天井埋込機 (4P) 風量：1,500m ³ /h-180Pa 附属品：送風機		21・1/2	3 200 0.75	9P-3-1運転
FE-14	シロッコファン	型式：天井埋込機 (4P) 風量：1,100m ³ /h-100Pa 附属品：送風機		21・1/4	3 250 0.2	6P-2-1運転
FE-15	天井埋込機	型式：経路交換 風量：50m ³ /h-50Pa 附属品：アルミ塗装パイプフード		100	1 100 10.5	
FE-16	天井埋込機	型式：経路交換 風量：40m ³ /h-10Pa 附属品：アルミ塗装パイプフード		100	1 100 9.3	
FE-17	天井埋込機	型式：経路交換 風量：120m ³ /h-10Pa 附属品：アルミ塗装パイプフード (FE17)・サーモスイッチ		100	1 100 10.5	
FE-18	天井埋込機	型式：経路交換 風量：2,200m ³ /h-30Pa 附属品：吊钩シャッター (SUS)・ウェザーカバー (SUS)・防鳥網 (SUS) 保護ガード (SUS)・サーモスイッチ			1 100 114	FS-1運転
FS-1	有圧換気機	型式：メカニカル駆動式 風量：2,200m ³ /h-50Pa 附属品：電気式シャッター (EUS)・ガラリ (アルミ) 保護ガード (SUS)			1 100 200	FE-14運転
	100φ給気口	型式：シャッター付レジスター アルミ塗装パイプフード				
	150φ給気口	型式：シャッター付レジスター アルミ塗装パイプフード				


事業名	旧市職員の住宅地開発事業		
工事名	〔名称〕ともがけ団地開発建設工事 (空調設備)		
工事場所	福岡市中央区3丁目5-8、5丁目5-2		
竣工年月	令和2年5月		
調査日時	調査実施		
調査所	NPO 公益法人 (A1)	工事名称	M-O-E
調査者	大規模調査・調査工事・調査員 共同調査		

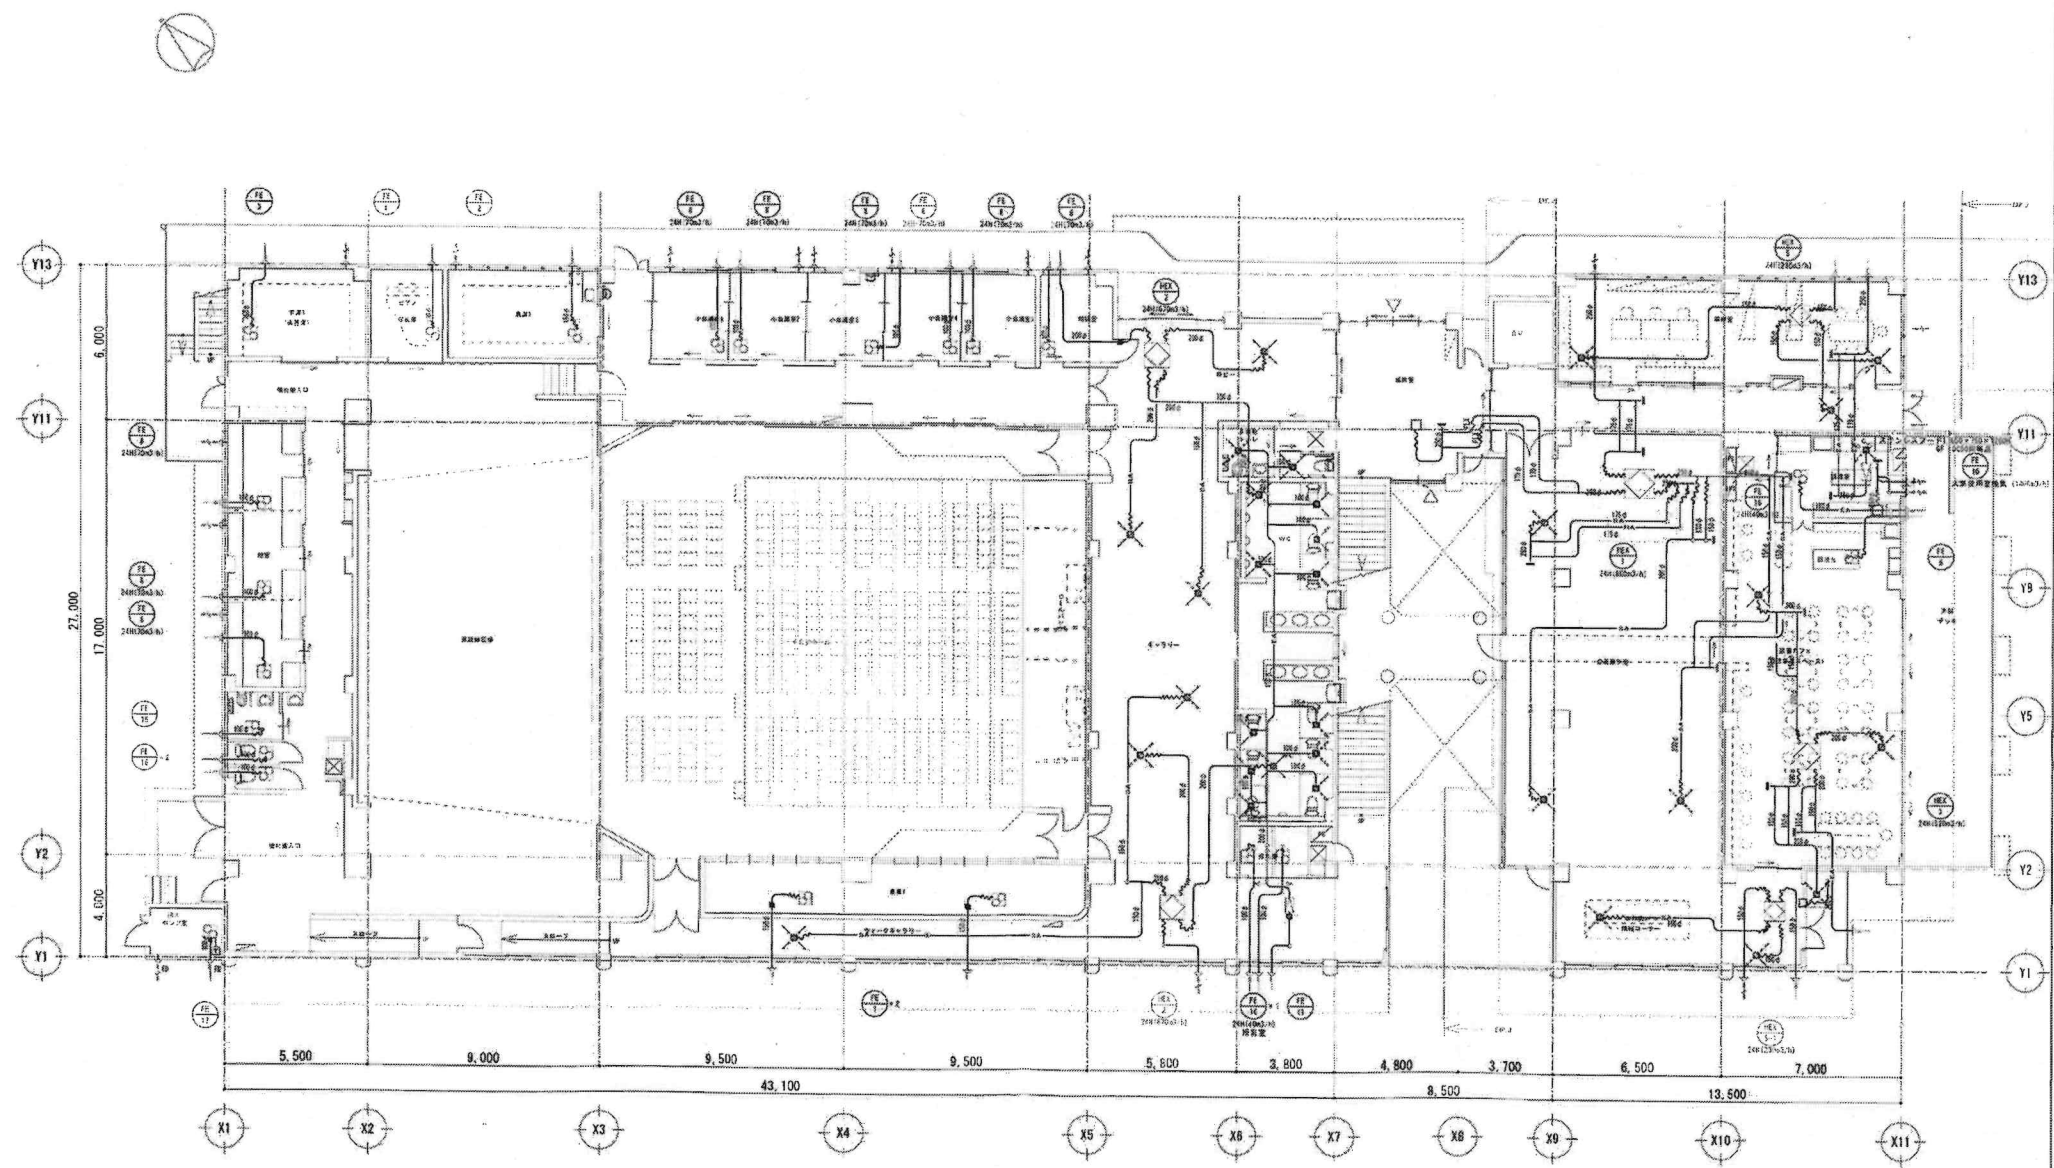

事業名	山形県庁舎庁舎用空調設備工事		
工 事 名	(空調) 山形県庁舎用空調設備工事 (空調設備)		
工事場所	山形県庁舎3丁目C-3、3丁目B-2		
竣工年月	令和元年5月		
平面図	1階平面図 (機室)		
縮 尺	1/100 (A1)	工事名称	M-08
施 工	大田建設工業、山形工業、株式会社		

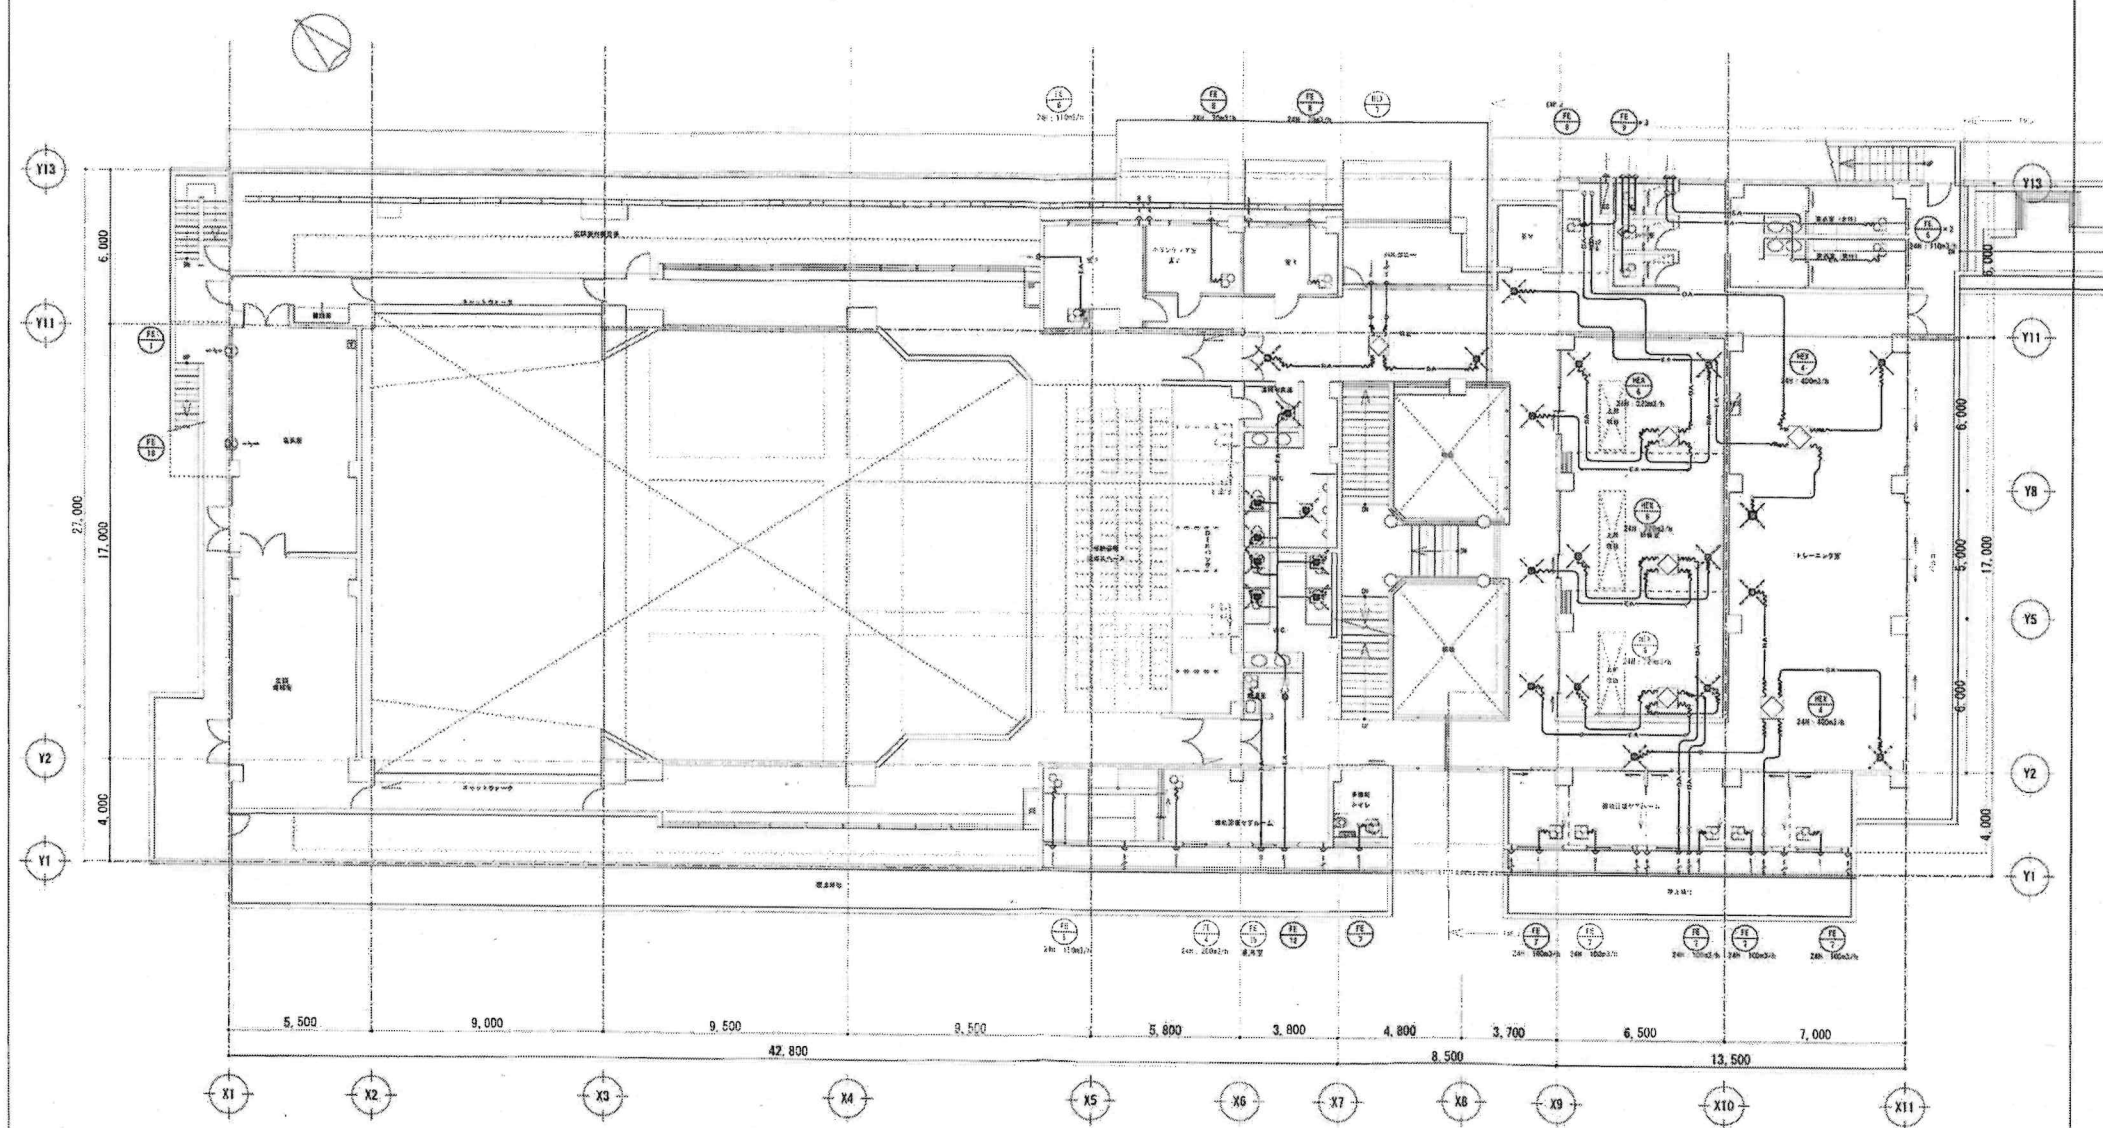

標準名	旧別荘用計装用換気設備設置工事		
工事名	(設備) 27000cc換気扇設置工事 (空調設備)		
工事場所	東京都中央区千代田5-3、3丁目5-2		
竣工年月	平成2年8月		
図面名称	2号換気扇 (換気)		
縮尺	全図 1/100 (A1)	工事名称	M-02
縮尺	部図 1/200 (A2)		
作成	大井設備工事・設備工事・換気・換気設備		

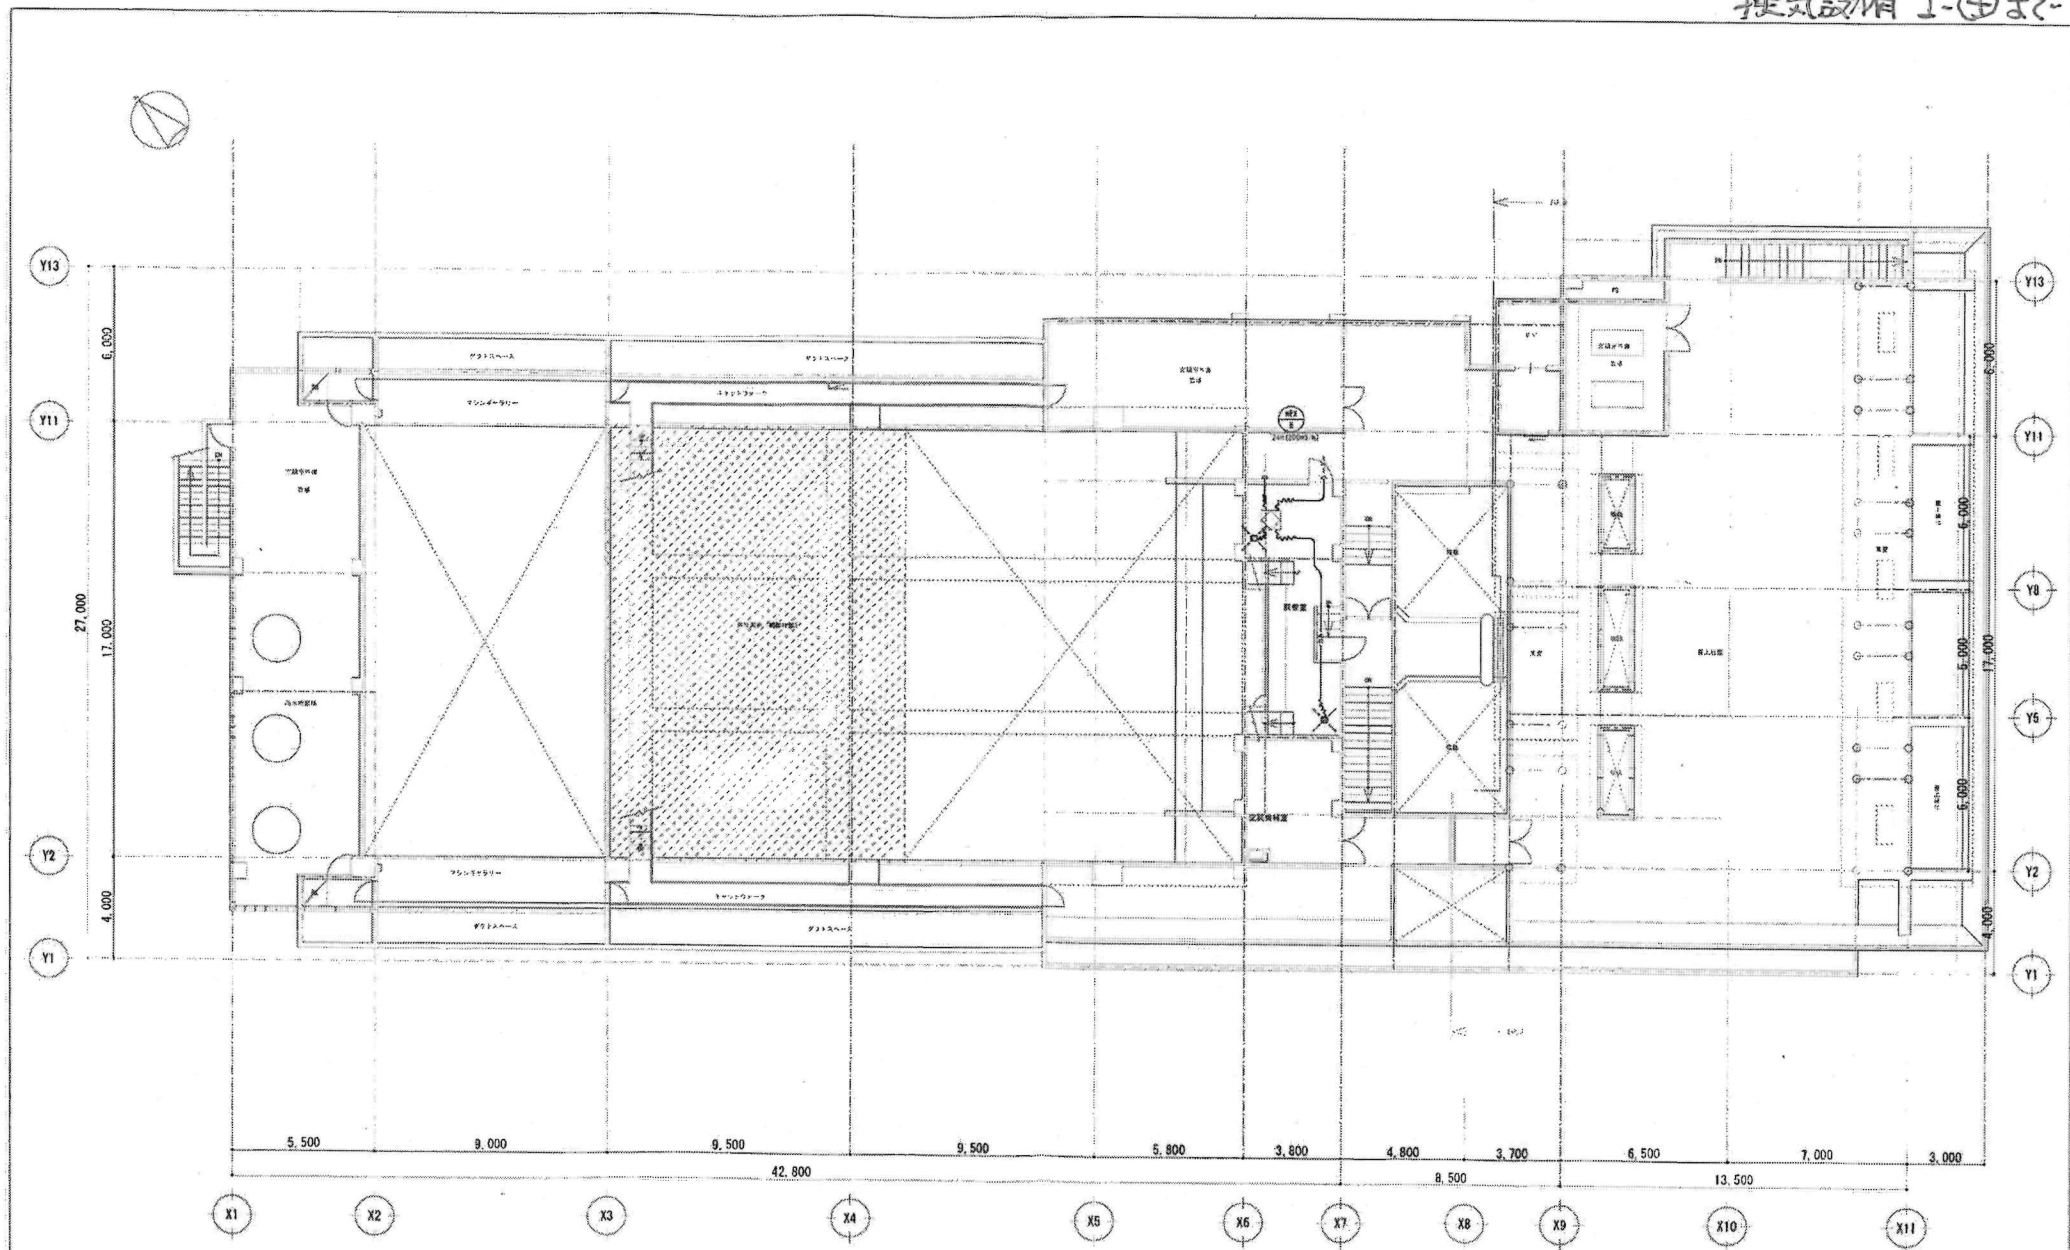

事業名	国土交通省国土利用政策局		
工事名	〔仮称〕土佐市振興会館建設工事（四棟設置）		
工事場所	新築市会館ビル内C-5、D-5、E-5		
竣工年月	令和2年5月		
図説名称	3号可変速（通風）		
図尺	縮=1/100 (A1)	二巻名称	Ⅱ-06
図主	大規模建築工事・建築工事・建築工事 共同建築		