


参考平面図
S=1/300

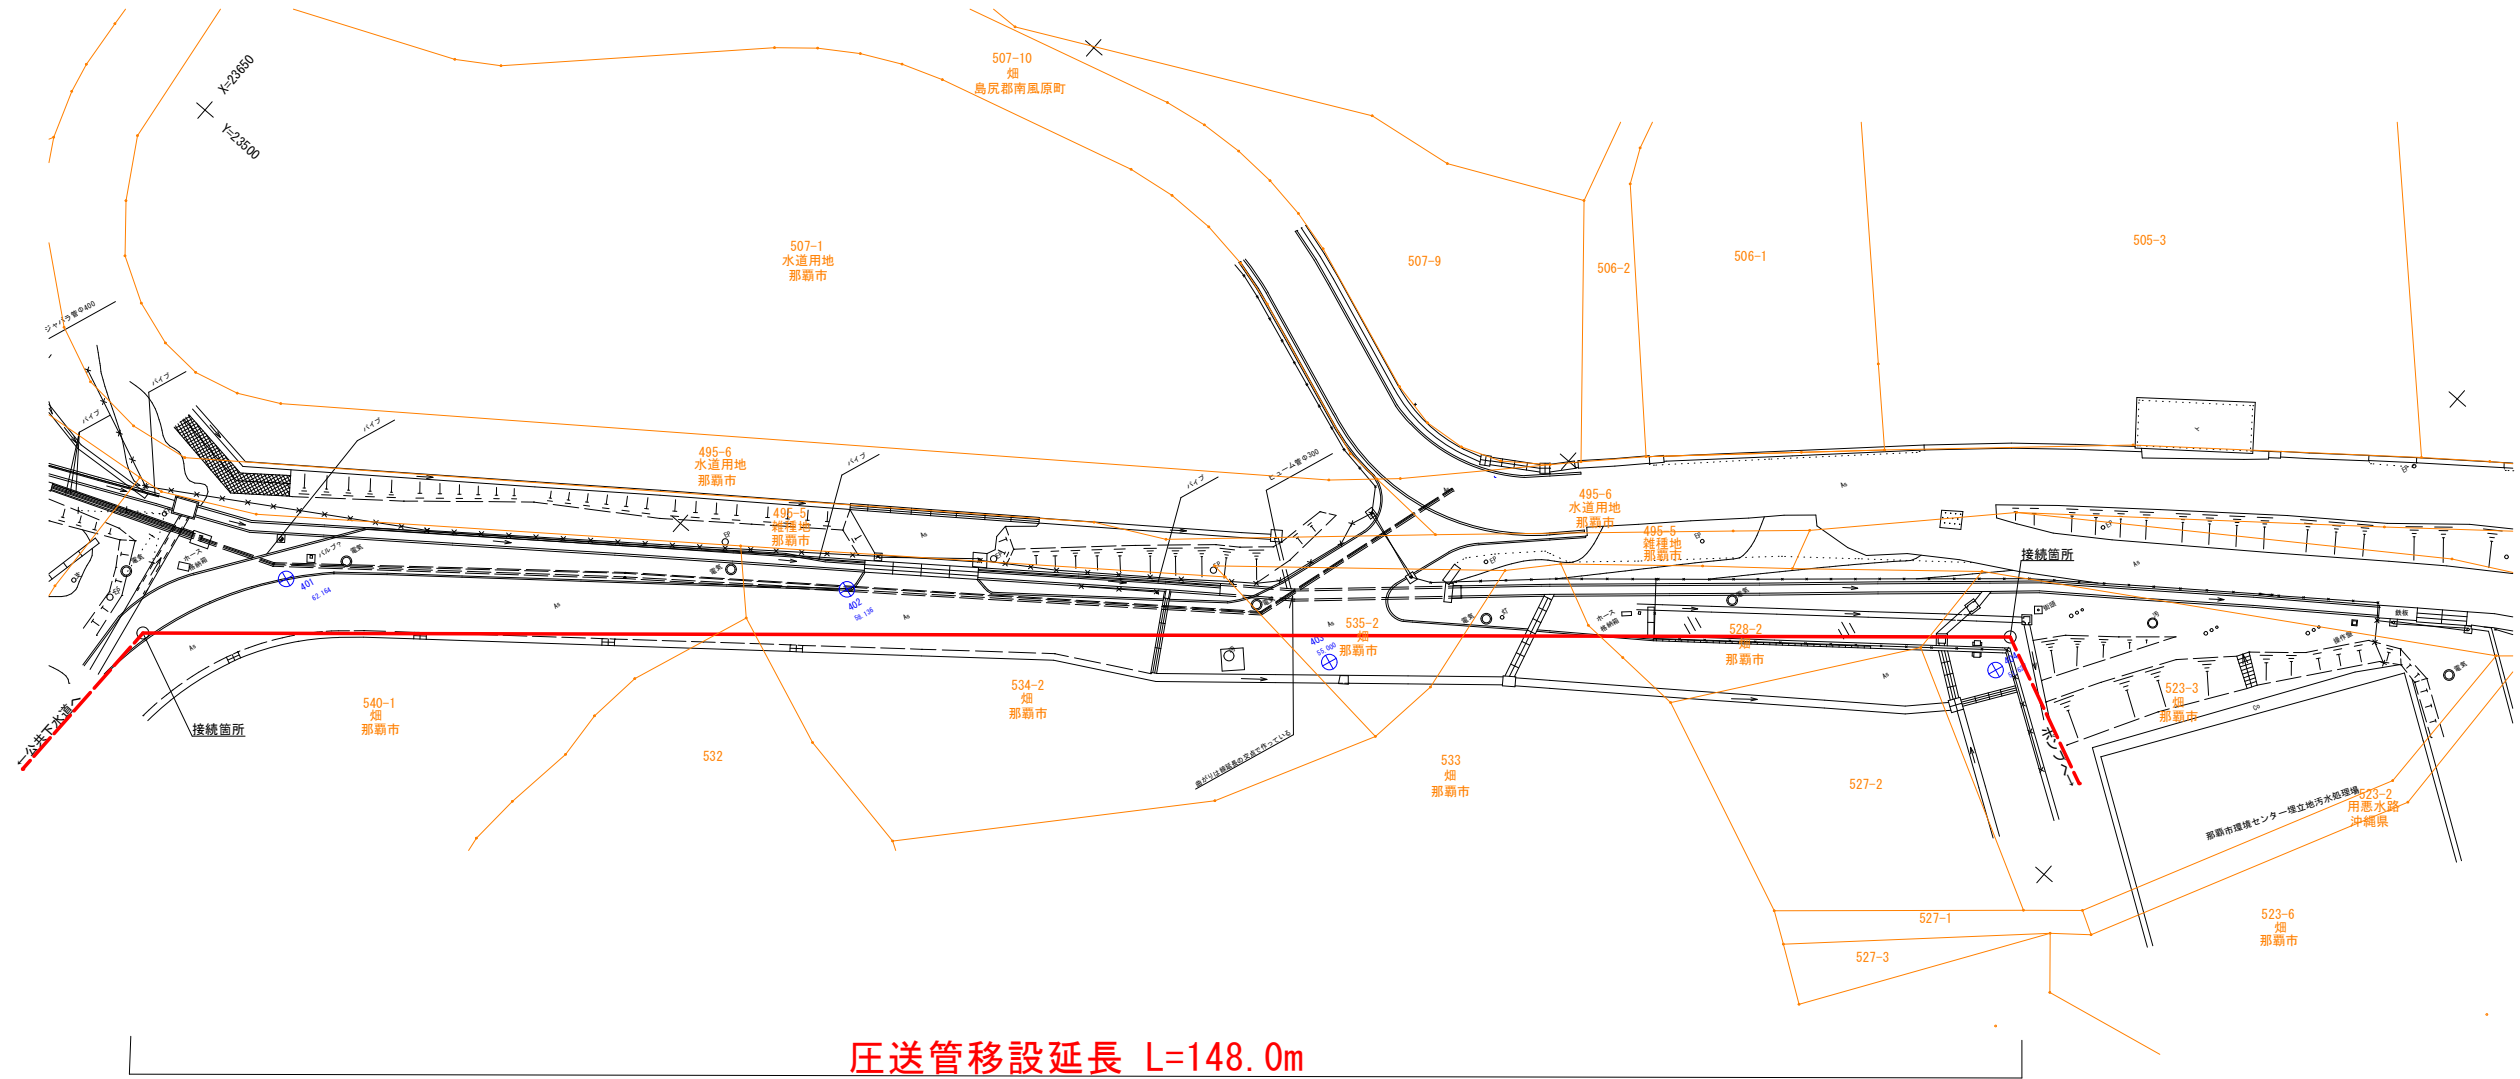

圧送管移設延長 L=148.0m

業務名	ごみ処理施設雨水排水溝圧送管等移設工事		
図面名	参考平面図		
作成年月日			
縮尺	S= 1/300	図面番号	0 - 0
受注者			
免注者	那覇市 環境部 クリーン推進課		