


- 凡例
- RS EM-CEE1.25□-2C (PF16/コロガシ)
 - HS EM-CEE1.25□-3C (PF16/コロガシ)
 - A - EM-CEE2.0-3C (冷媒管共巻)
 - B - EM-CEE1.25□-2C (冷媒管共巻)

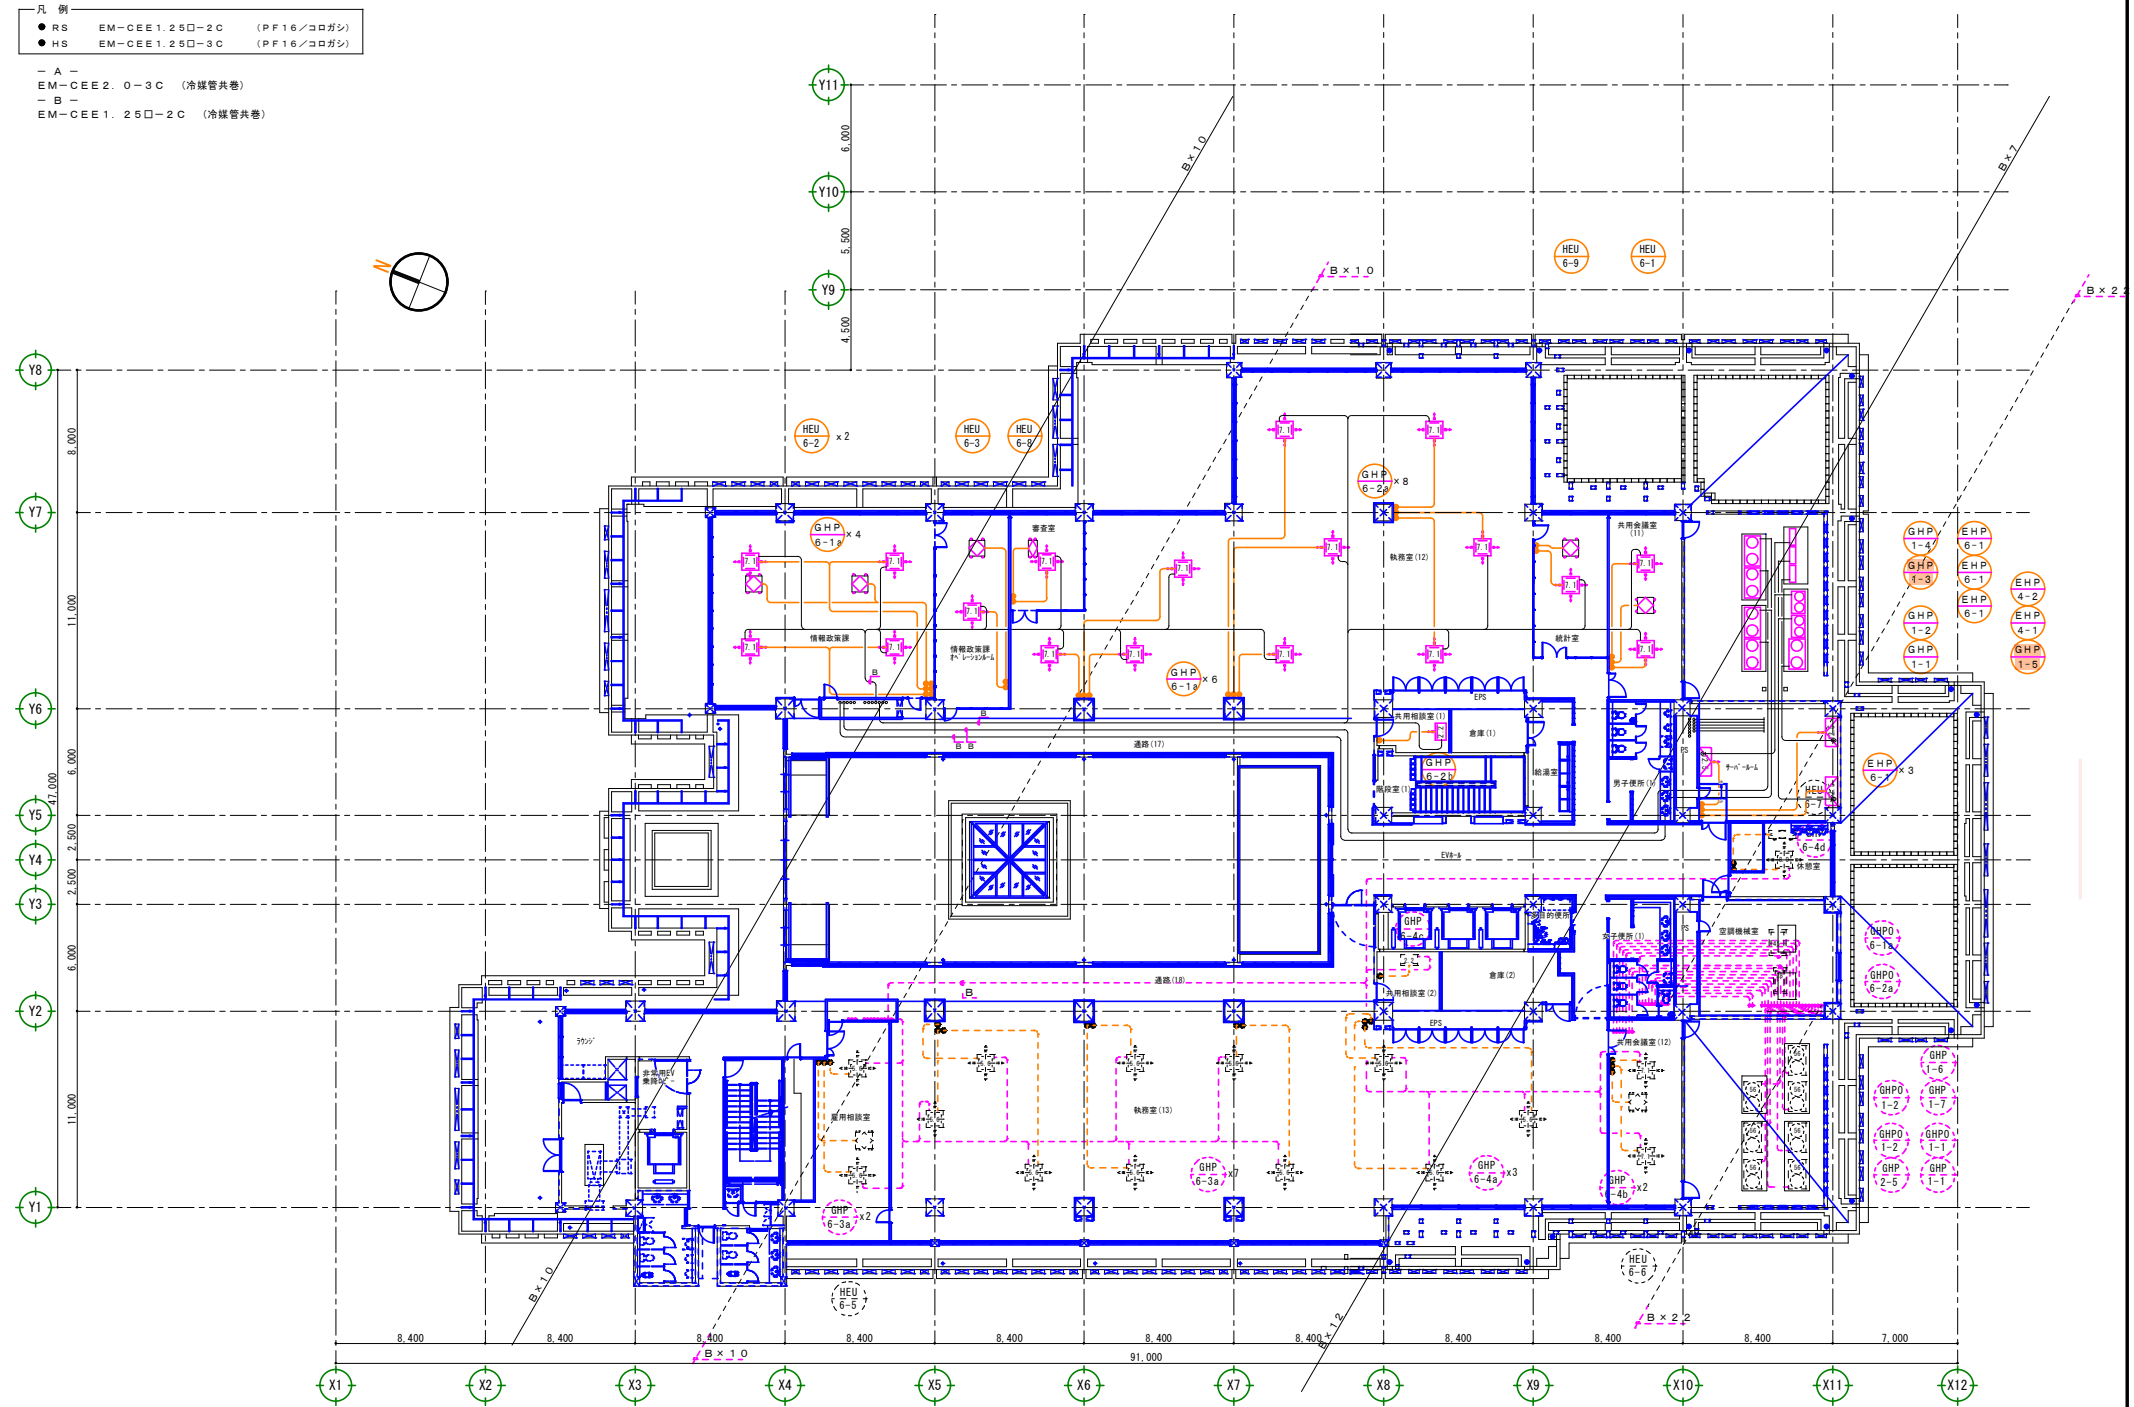

那覇市新庁舎建設工事（機械・3工区）
 (株)オカノ・沖縄バナソニック特機(株)・(南)三崎工業 共同企業体

工事名	那覇市新庁舎建設工事（機械・3工区）	図面番号	M-37
図面名	6階 空調配線平面図	縮尺	1/150 on A1 1/200 on A3
図面コード	那覇市泉崎1丁目1番1号	作成者	