


- A -
EM-CEE2.0-3C (冷媒管共巻)
- B -
EM-CEE1.25□-2C (冷媒管共巻)

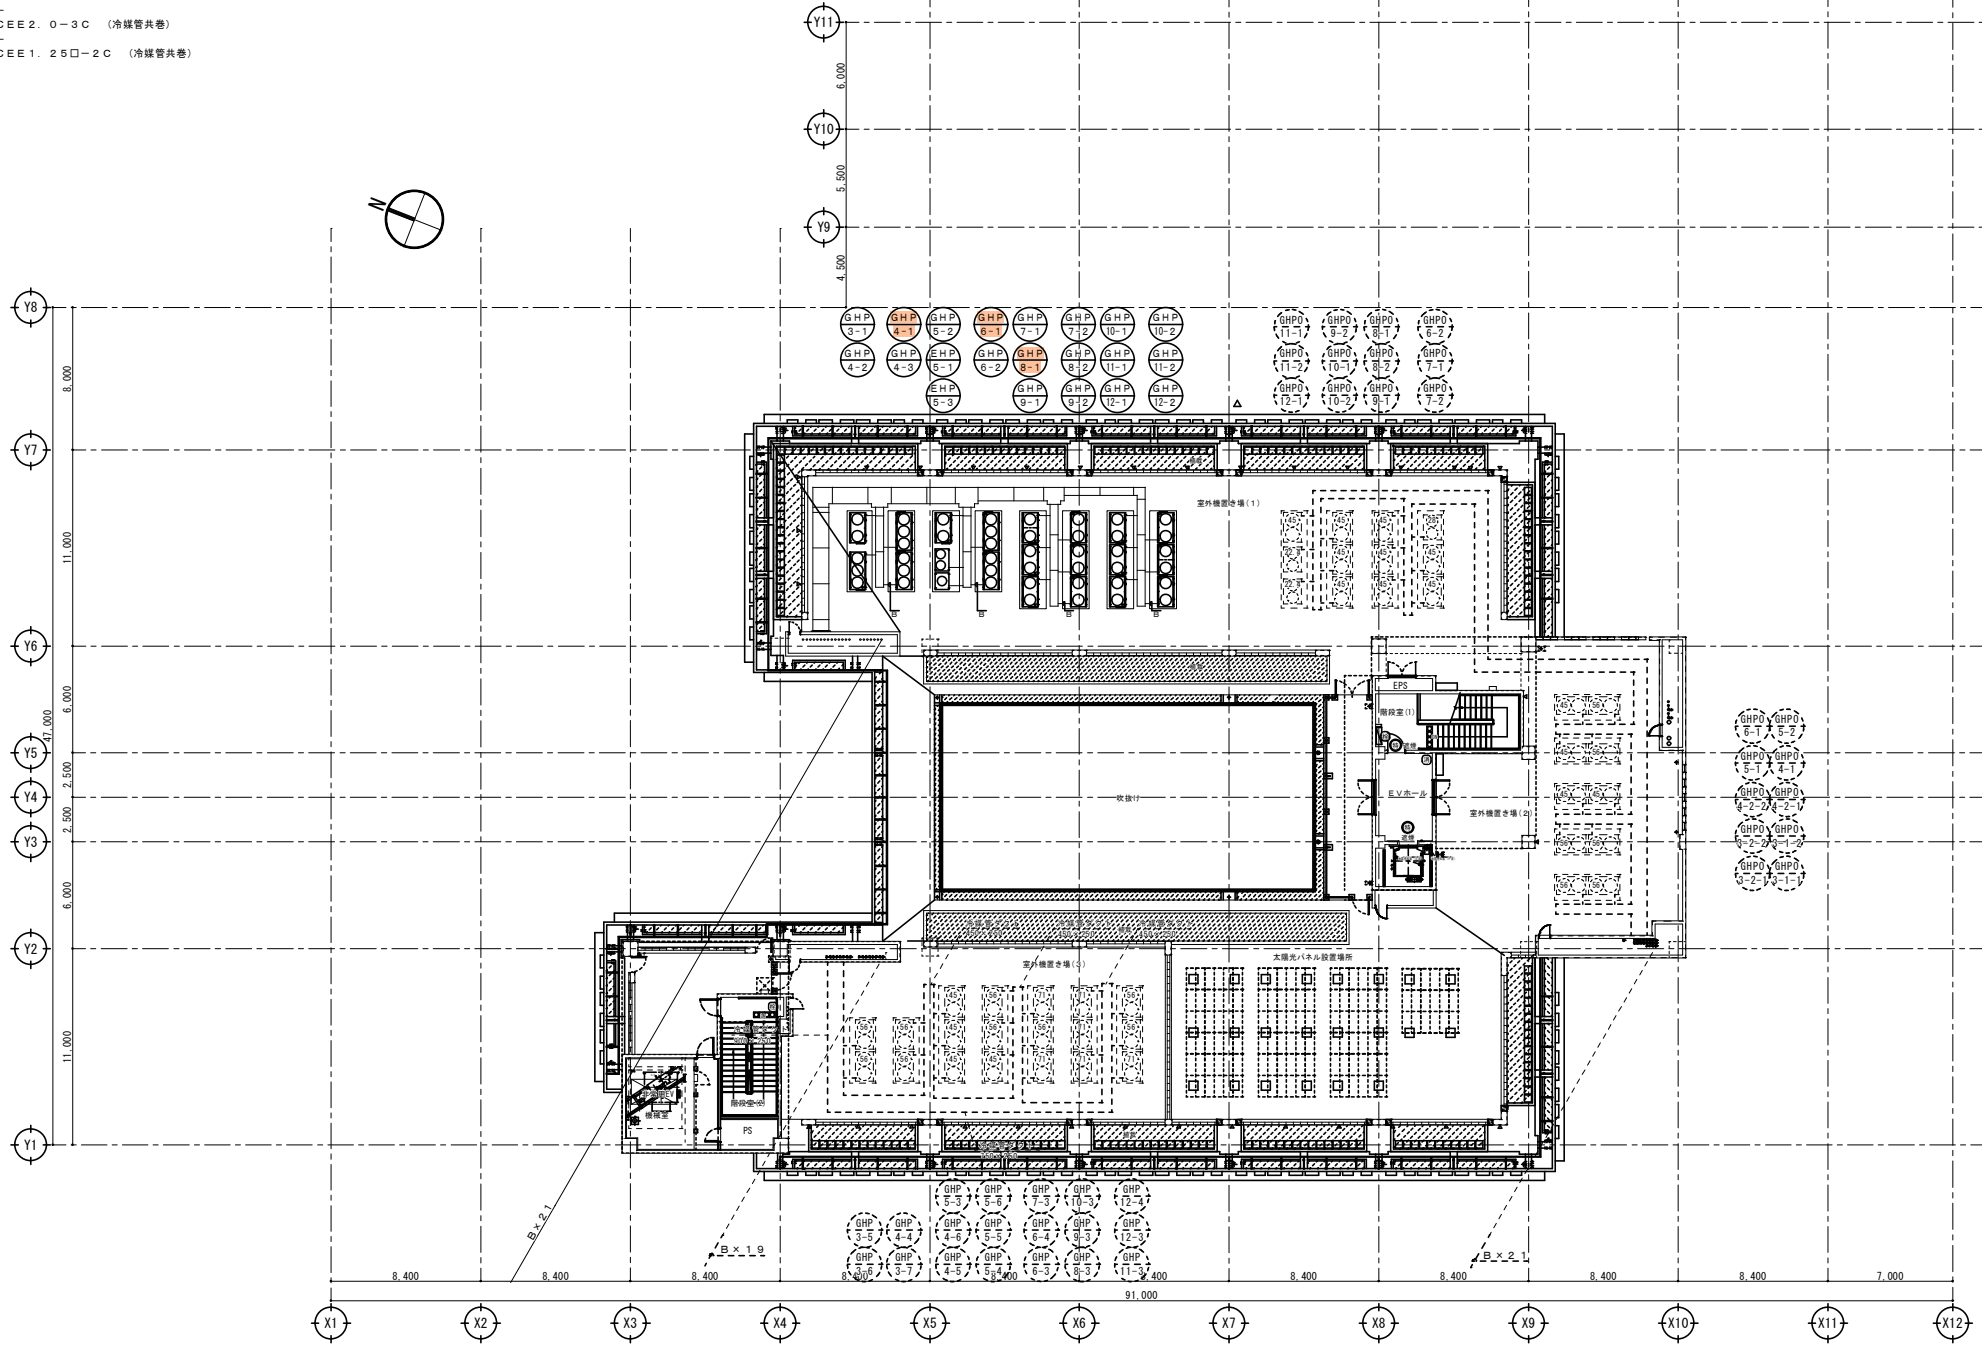

那覇市新庁舎建設工事(機械・3工区)
 (株)オカノ・沖縄バナソニック特機(株)・(南)三崎工業 共同企業体

工区名 那覇市新庁舎建設工事(機械・3工区)
 図名 PH階 空調配線平面図
 縮尺 1/150 on A1
 1/200 on A2
 図番 M-44