



LAN 設備系統図

LAN	情報コンセント
LAN	情報コンセント (フリーアクセス用)
W-Fi	無線LAN (機器別途)
HUB 24P	(総合列盤内設置・光対応) x 2 (機器別途)
2E	露出コンセント (総合列盤内設置)

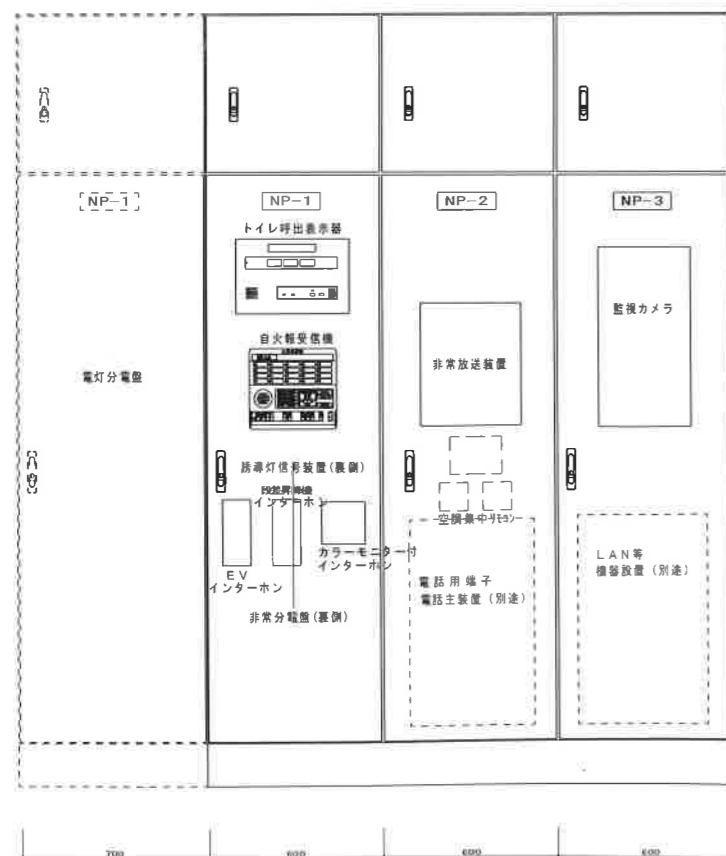


総合列盤

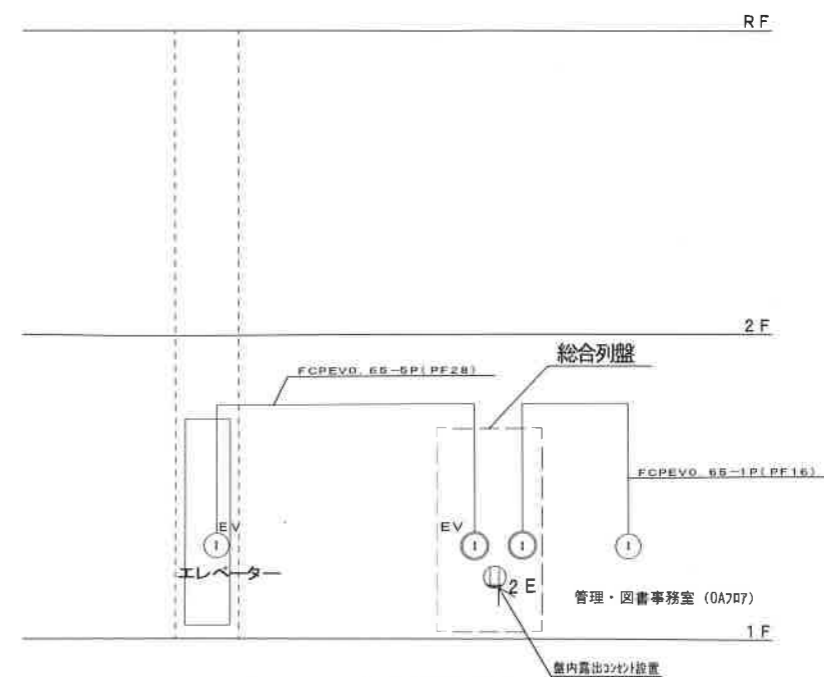

インターホン設備系統図



1	インターホン親機 (カラーモニター付き)
1	インターホン子機 (カメラ付き)
1 ^{EV}	エレベーター用インターホン親機 (別途ELV工事)
1 ^{EV}	エレベーター用インターホン子機 (別途ELV工事)

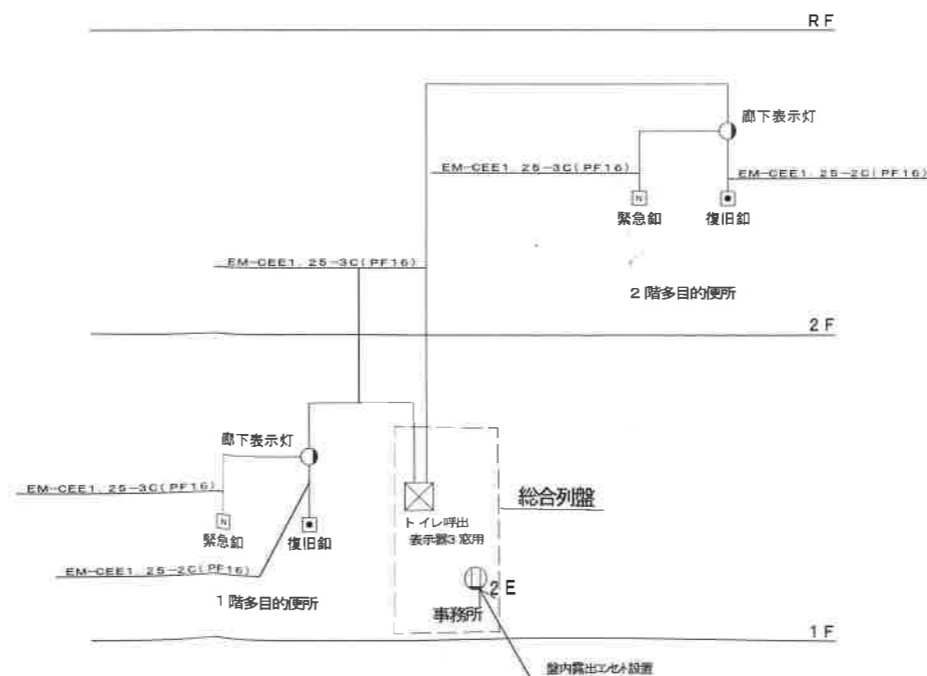

トイレ呼出設備系統図

1	トイレ呼出表示器 3 窓用
1	緊急押釦
1	復旧釦
1	廊下表示灯

工事名称	那覇市真和志南地区生き生き人材育成支援施設 (仮称) 建設工事 (電気)	業務年度	平成 30 年度
工事場所	沖縄県那覇市字上間549番地	図面名称	弱電設備系統図(2)
発注機関	那覇市教育委員会 生涯学習部 生涯学習課	縮尺	S= (A1) S= (A3)
図面番号	那覇市教育委員会 生涯学習部 施設課	名称	E-15
施工者		所在地	三協電気工事㈱・樹大名電建 共同企業体 沖縄県那覇市字天久903番地

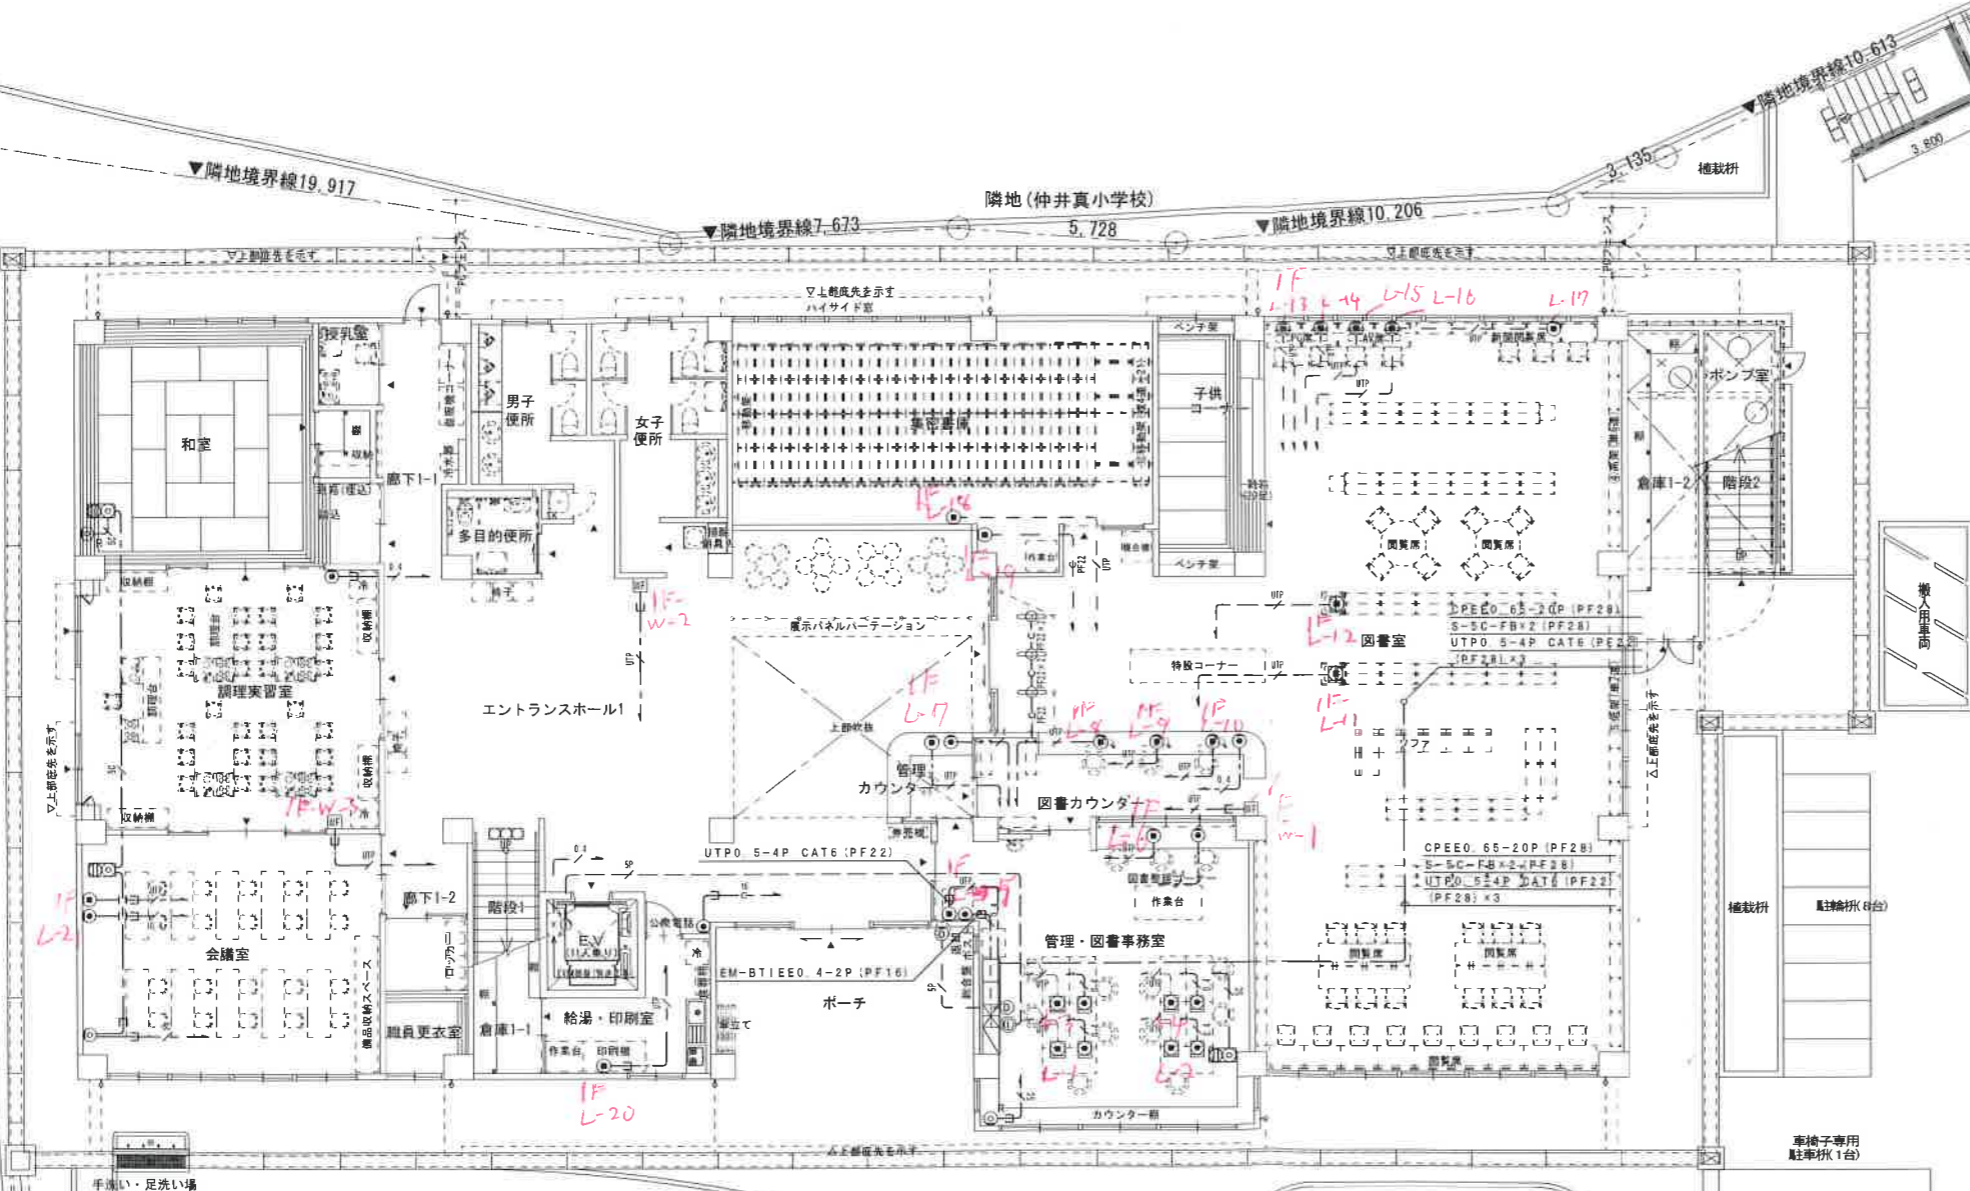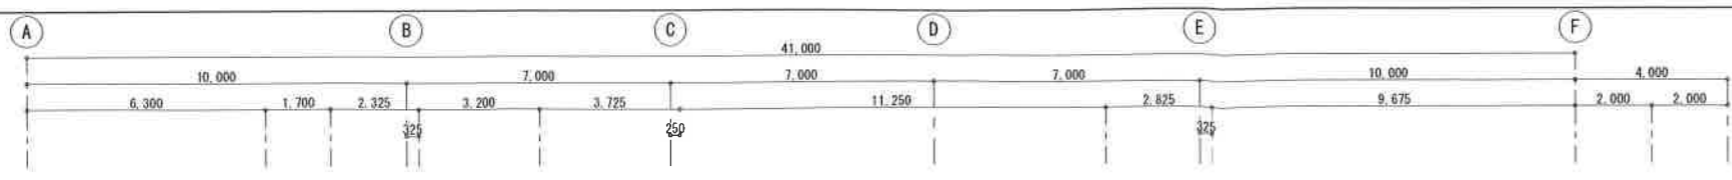

(特記事項)

図中特記なき記号は下記による。

EM-BTIE0 4-2P	保護管 (PF16)
EM-BTIE0 4-2P	保護管 (PF16)
EM-FCPE0 65-5P	保護管 (PF22)
S-SC-FB	保護管 (PF16)
UTP0 5-4P CAT6	保護管 (PF22)
EM-FCPE0 65-5P	保護管 (PF22)
UTP0 5-4P CAT6	保護管 (PF22)
呼び線 1.2	保護管 (PF16)
UTP0 5-4P CAT6	保護管 (PF22)
UTP0 5-4P CAT6	保護管 (PF22)


(特記事項)

図中特記なき記号は下記による。

電話用アウトレット (フリーアクセス用) 6種4芯	300
電話用アウトレット (専用) 6種4芯	300
情報コンセント (フリーアクセス) モジュラー	300
情報コンセント (専用) モジュラー	300
電話用アウトレット (専用) 6種2芯	300
直列ユニット配付 端末75Ω	300
夜間受付ドアホン 子機	1300
夜間受付ドアホン 親機	1300
直列ユニット配付 中継75Ω	300
情報通信機器 一般記号2	300
EV充電機 (別注工事)	
施工計画	1800
ワイヤレス	一般記号2 300
EVインターホン線子式	標準型1周 1300
EVインターホン	子機 1000

1階TV・TEL・LAN・インターホン設備平面図
SCALE=1:100

工事名称	那覇市真和志南地区活きいき人育成支援施設 (仮称) 建設工事 (電気)	業務年度	平成 30 年度
工事場所	沖縄県那覇市宇間549番地	図面名称	1階TV・TEL・LAN・インターホン設備平面図
発注機関	那覇市教育委員会 生涯学習部 生涯学習課	縮 尺	S=1:100 (A1) S=1:200 (A3)
施 工 者	那覇市教育委員会 生涯学習部 施設課	図面番号	E-16
名 称	三協電気工事部・株式会社電建 共同企業体	所在地	沖縄県那覇市宇間549番地

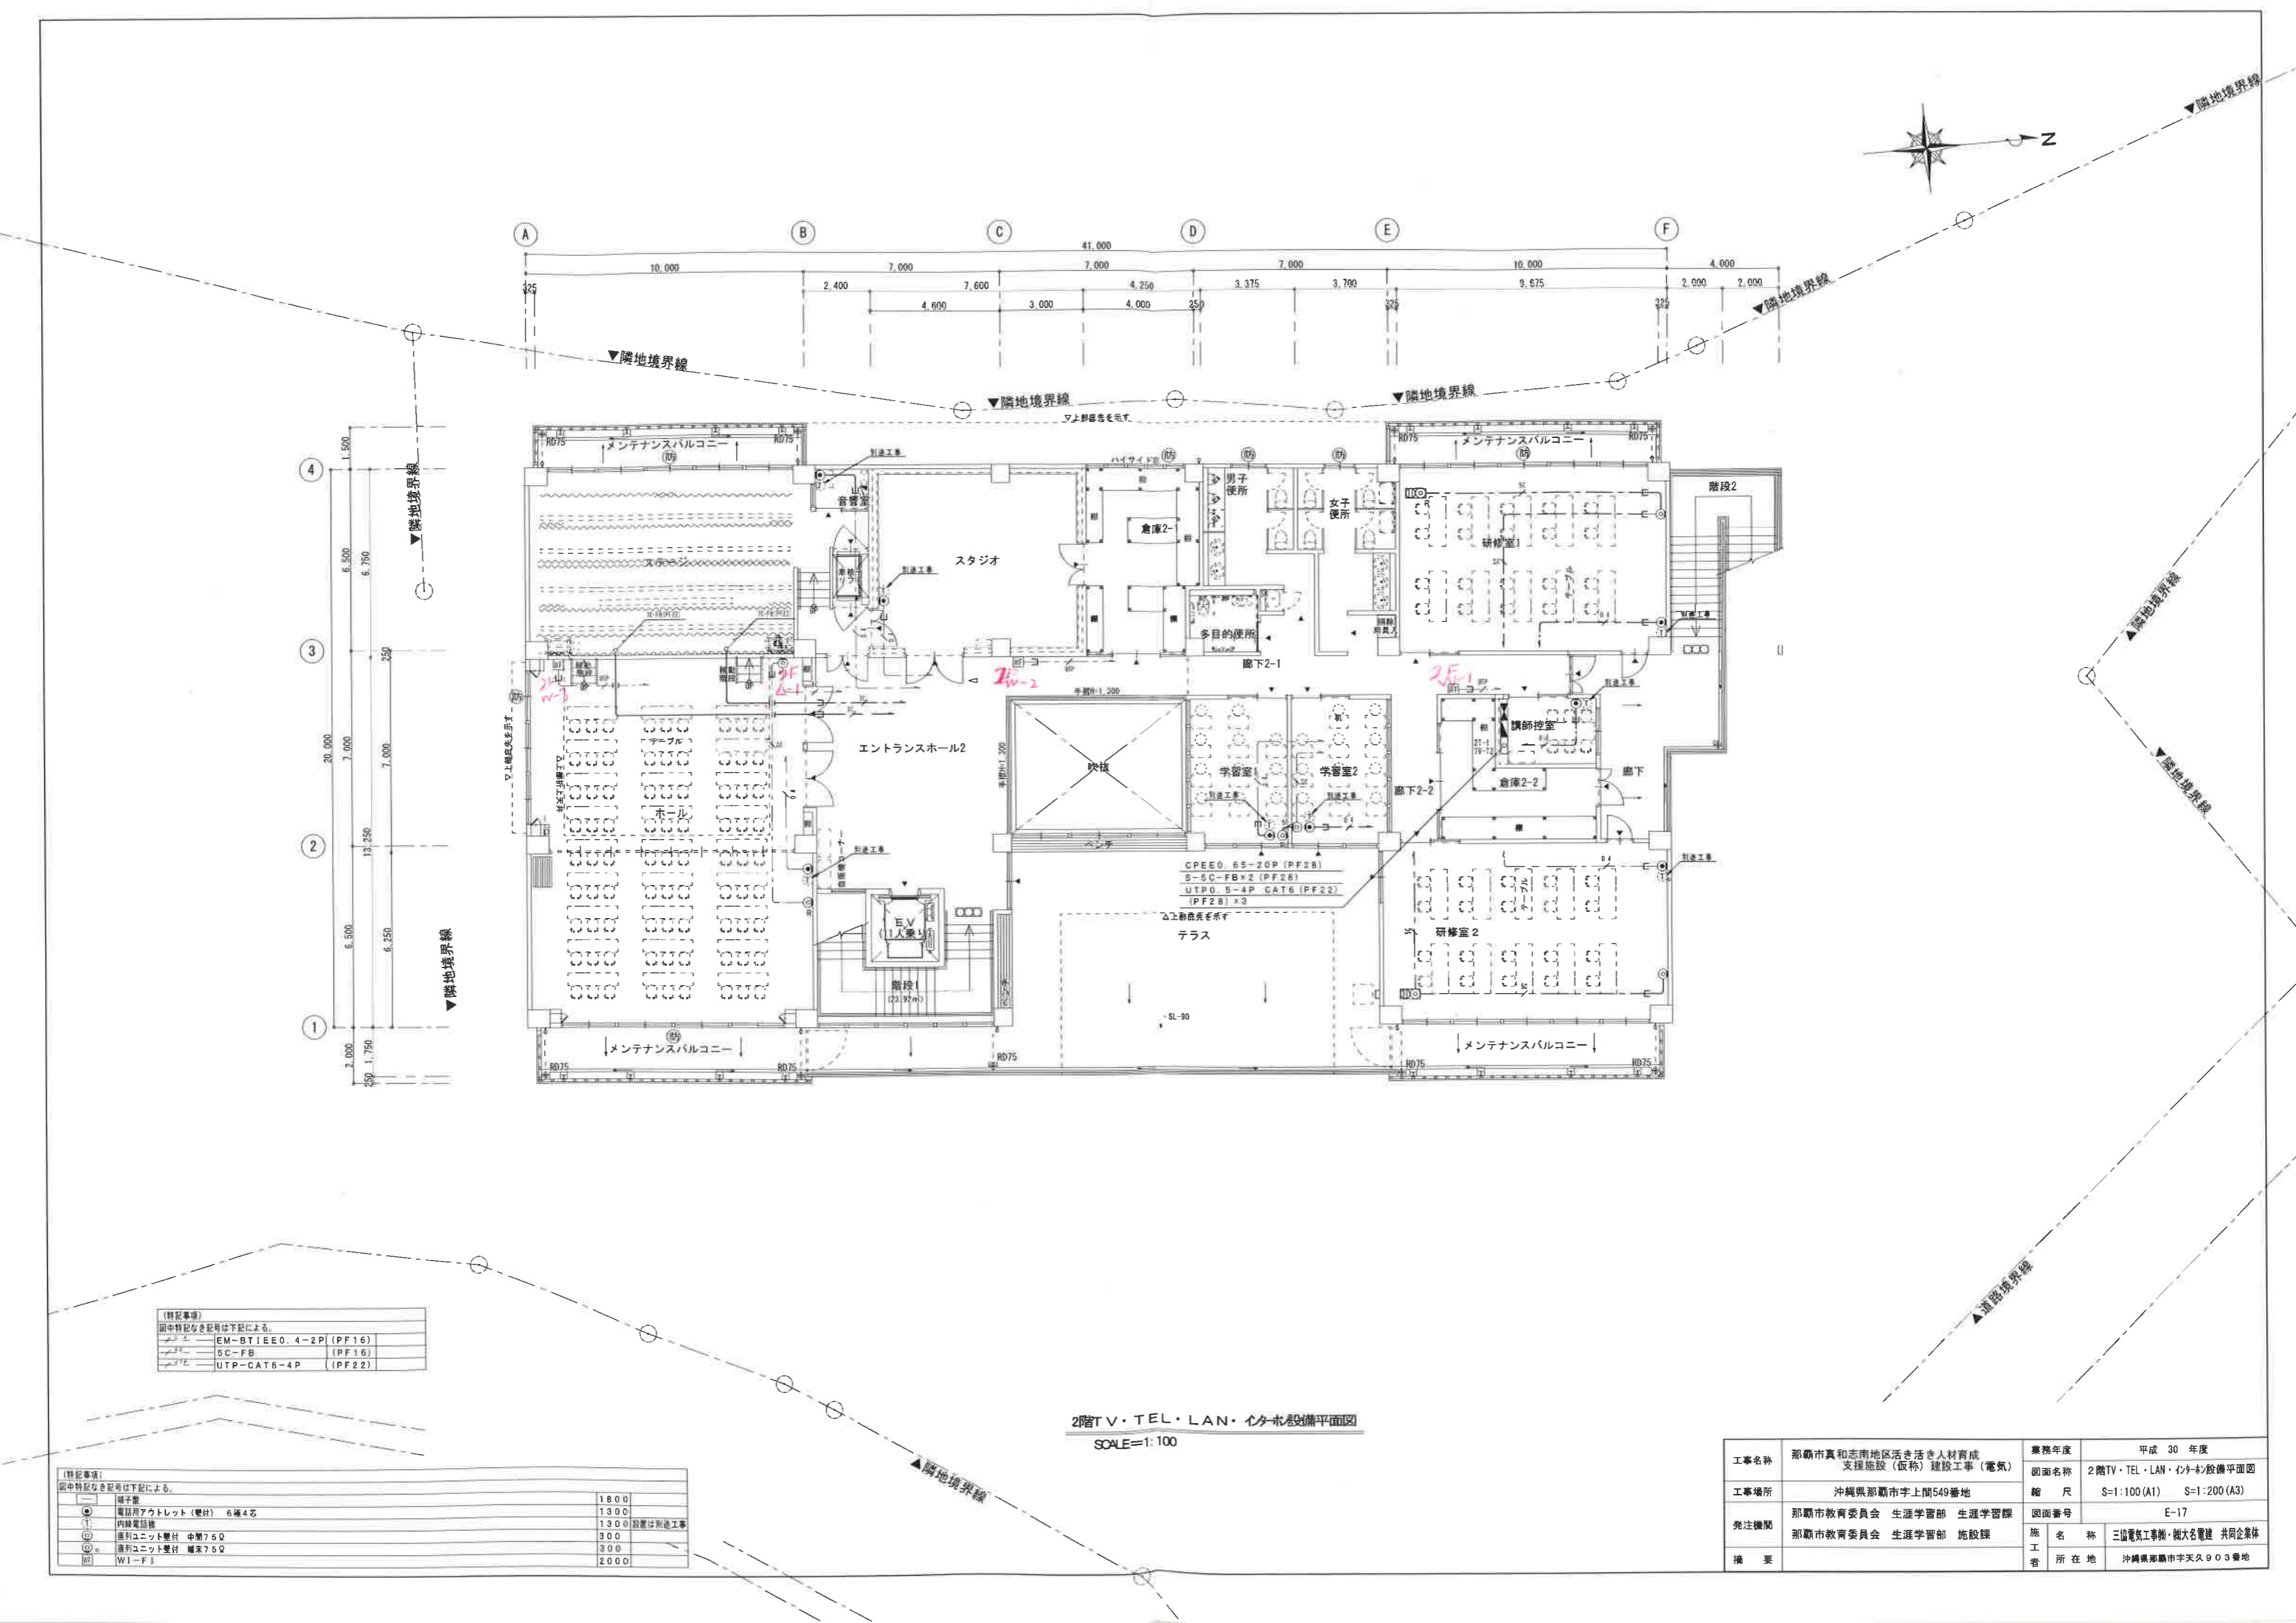

2階TV・TEL・LAN・IT設備平面図
SCALE=1:100

【特記事項】
図中特記なき記号は下記による。

EM-BTIEE0. 4-2P (PF16)	
SC-FB (PF16)	
UTP-CAT6-4P (PF22)	

【特記事項】
図中特記なき記号は下記による。

端子盤	1800
電話用アウトレット (壁付) 6極4芯	1300
内線電話機	1300
通信ユニット壁付 中継750	300
通信ユニット壁付 継末750	300
WI-FI	2000

工事名称	那覇市真和志南地区活き生き人材育成 支援施設(仮称)建設工事(電気)	業務年度	平成 30 年度
工事場所	沖縄県那覇市宇上間549番地	図面名称	2階TV・TEL・LAN・IT設備平面図
発注機関	那覇市教育委員会 生涯学習部 生涯学習課	縮 尺	S=1:100(A1) S=1:200(A3)
施工者	那覇市教育委員会 生涯学習部 施設課	図面番号	E-17
施 工 所	三協電気工事株式会社 共同企業体		
備 考	沖縄県那覇市宇上天久903番地		