


資料4 事業予定地接続道路現況図
(1) 県道

平面図 (3)

S=1/500

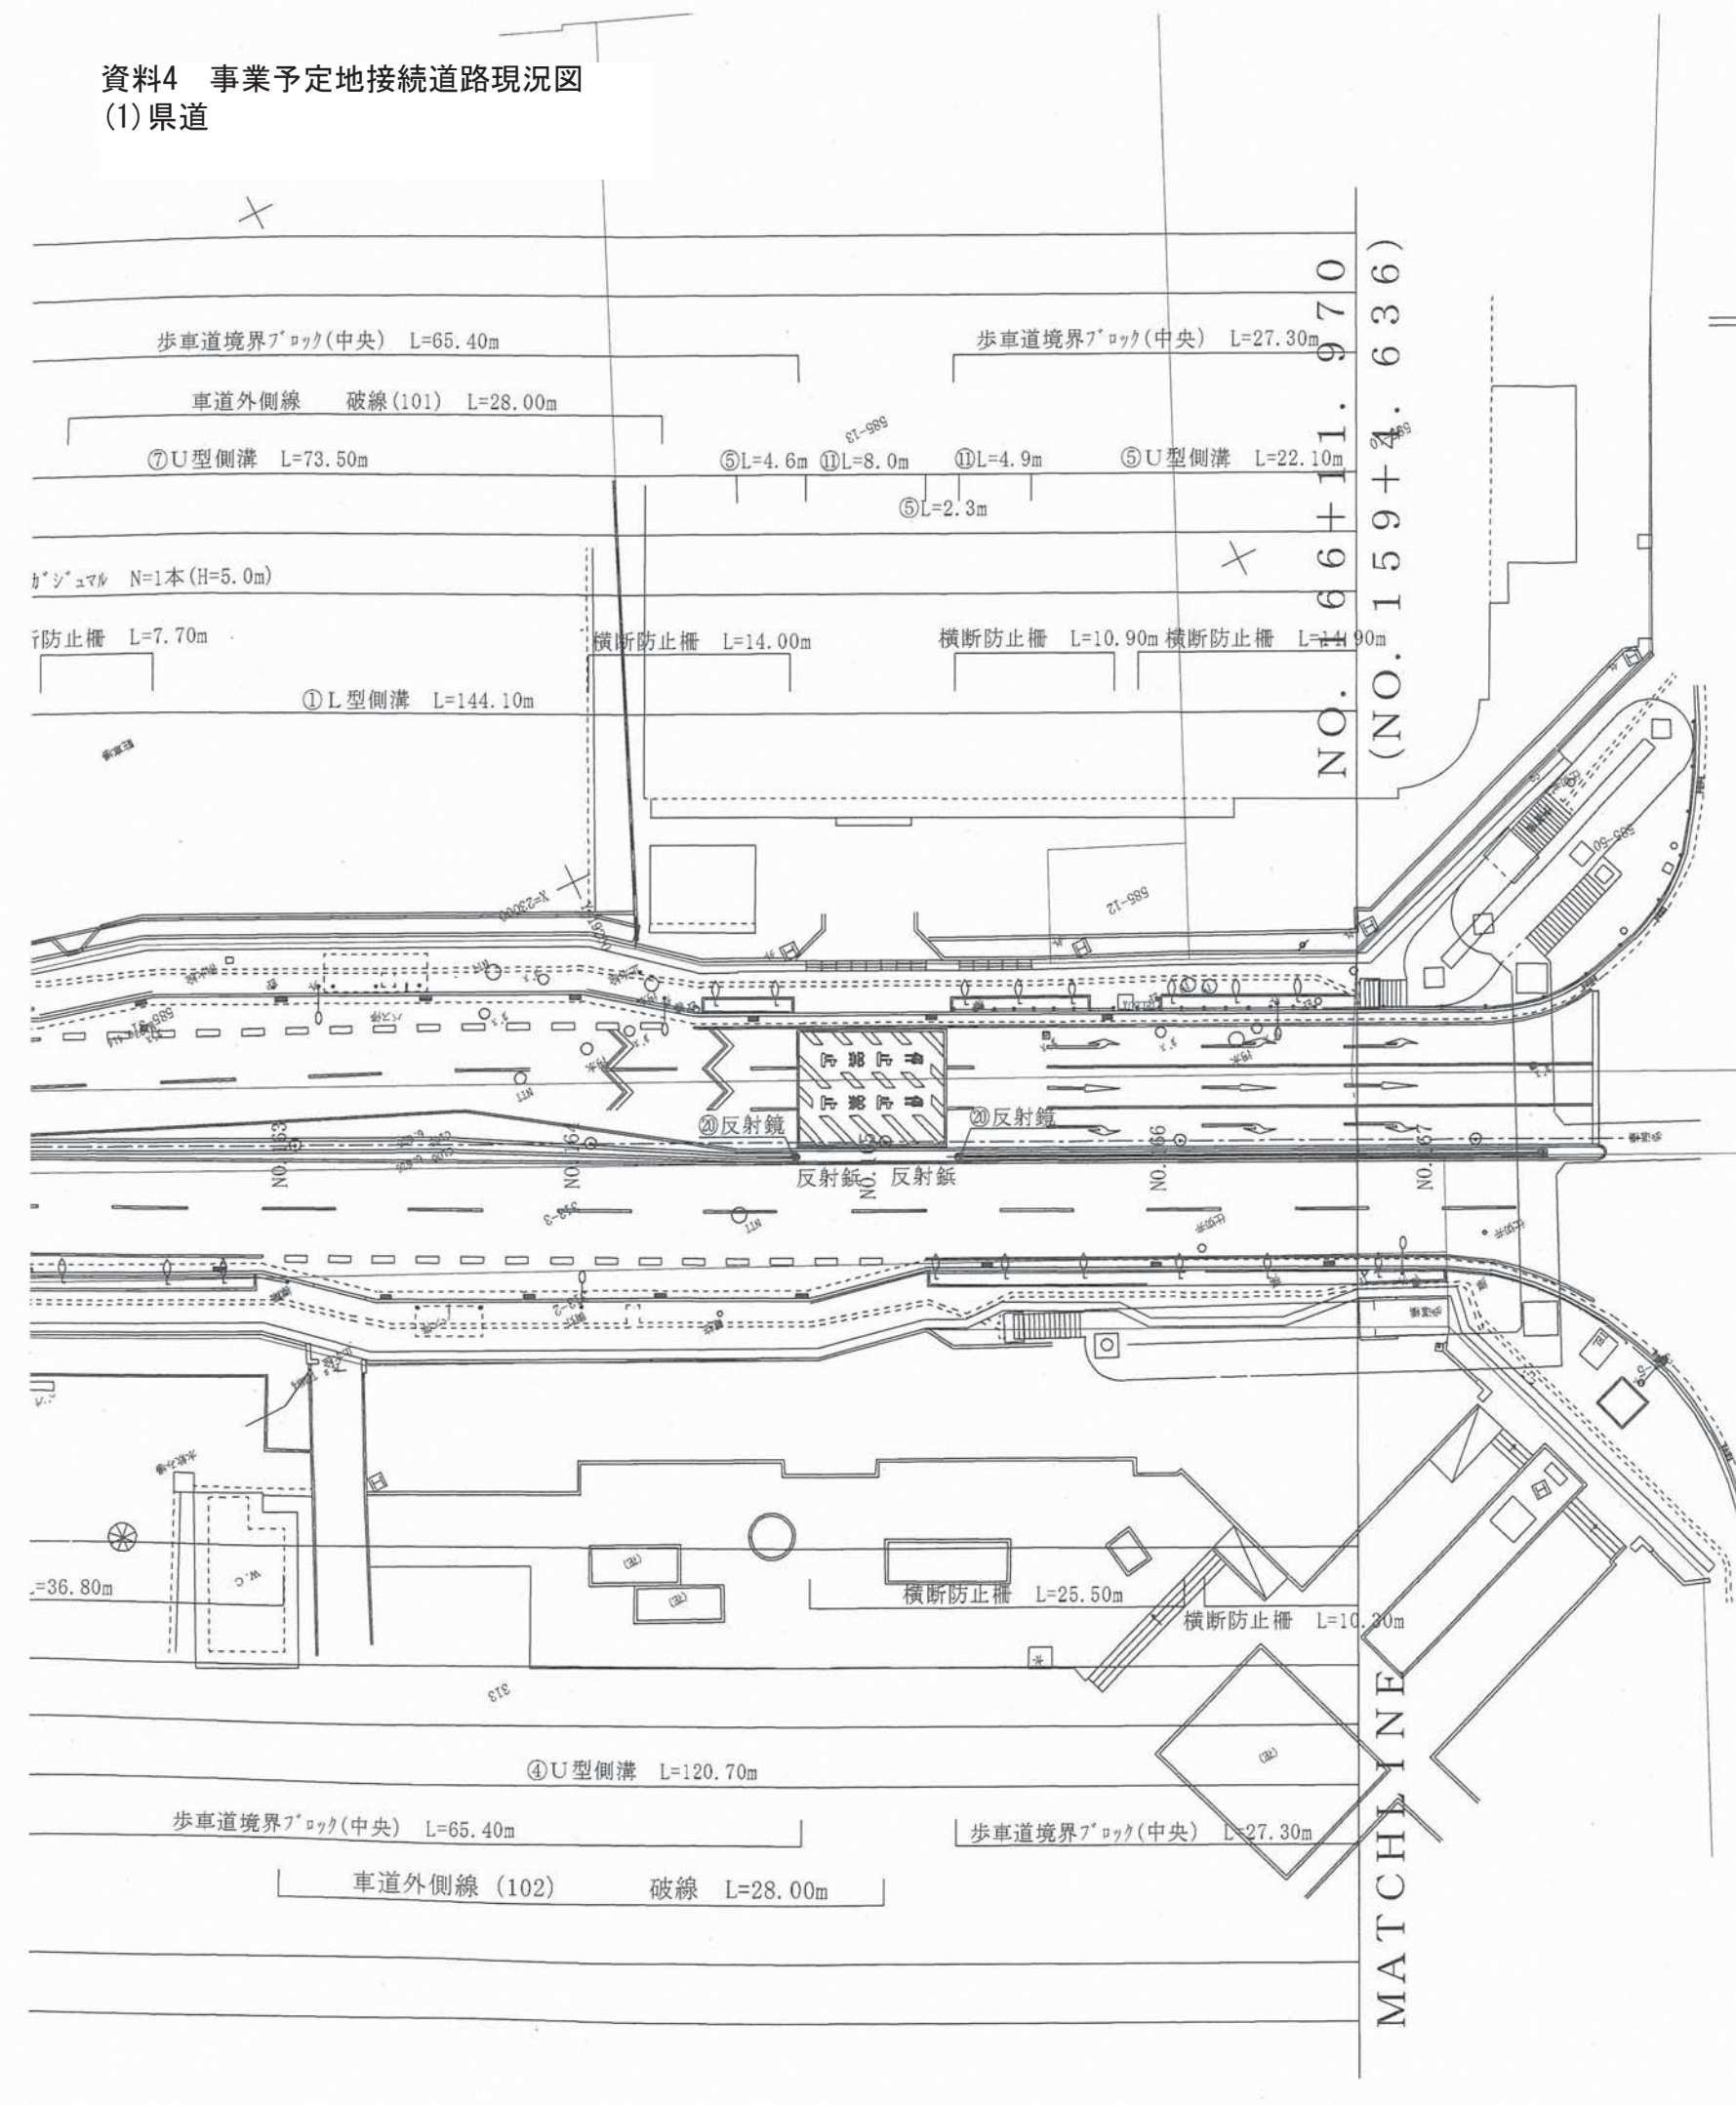


| | | | |
|-------|-----------------|----|-------|
| 図名 | 道路台帳平面図-3 | 縮尺 | 1/500 |
| 路線名 | 真地久茂地線 | | |
| 位置 | 那覇市寄宮 ~ 与儀地内 | | |
| 測量年月日 | 平成16年3月29日 | | |
| 計画機関 | 沖縄県土木建築部南部土木事務所 | | |
| 作業機関 | | | |
| 図面番号 | 15葉中3番 | | |

線 図

NO. 152+0.00

CHLINE

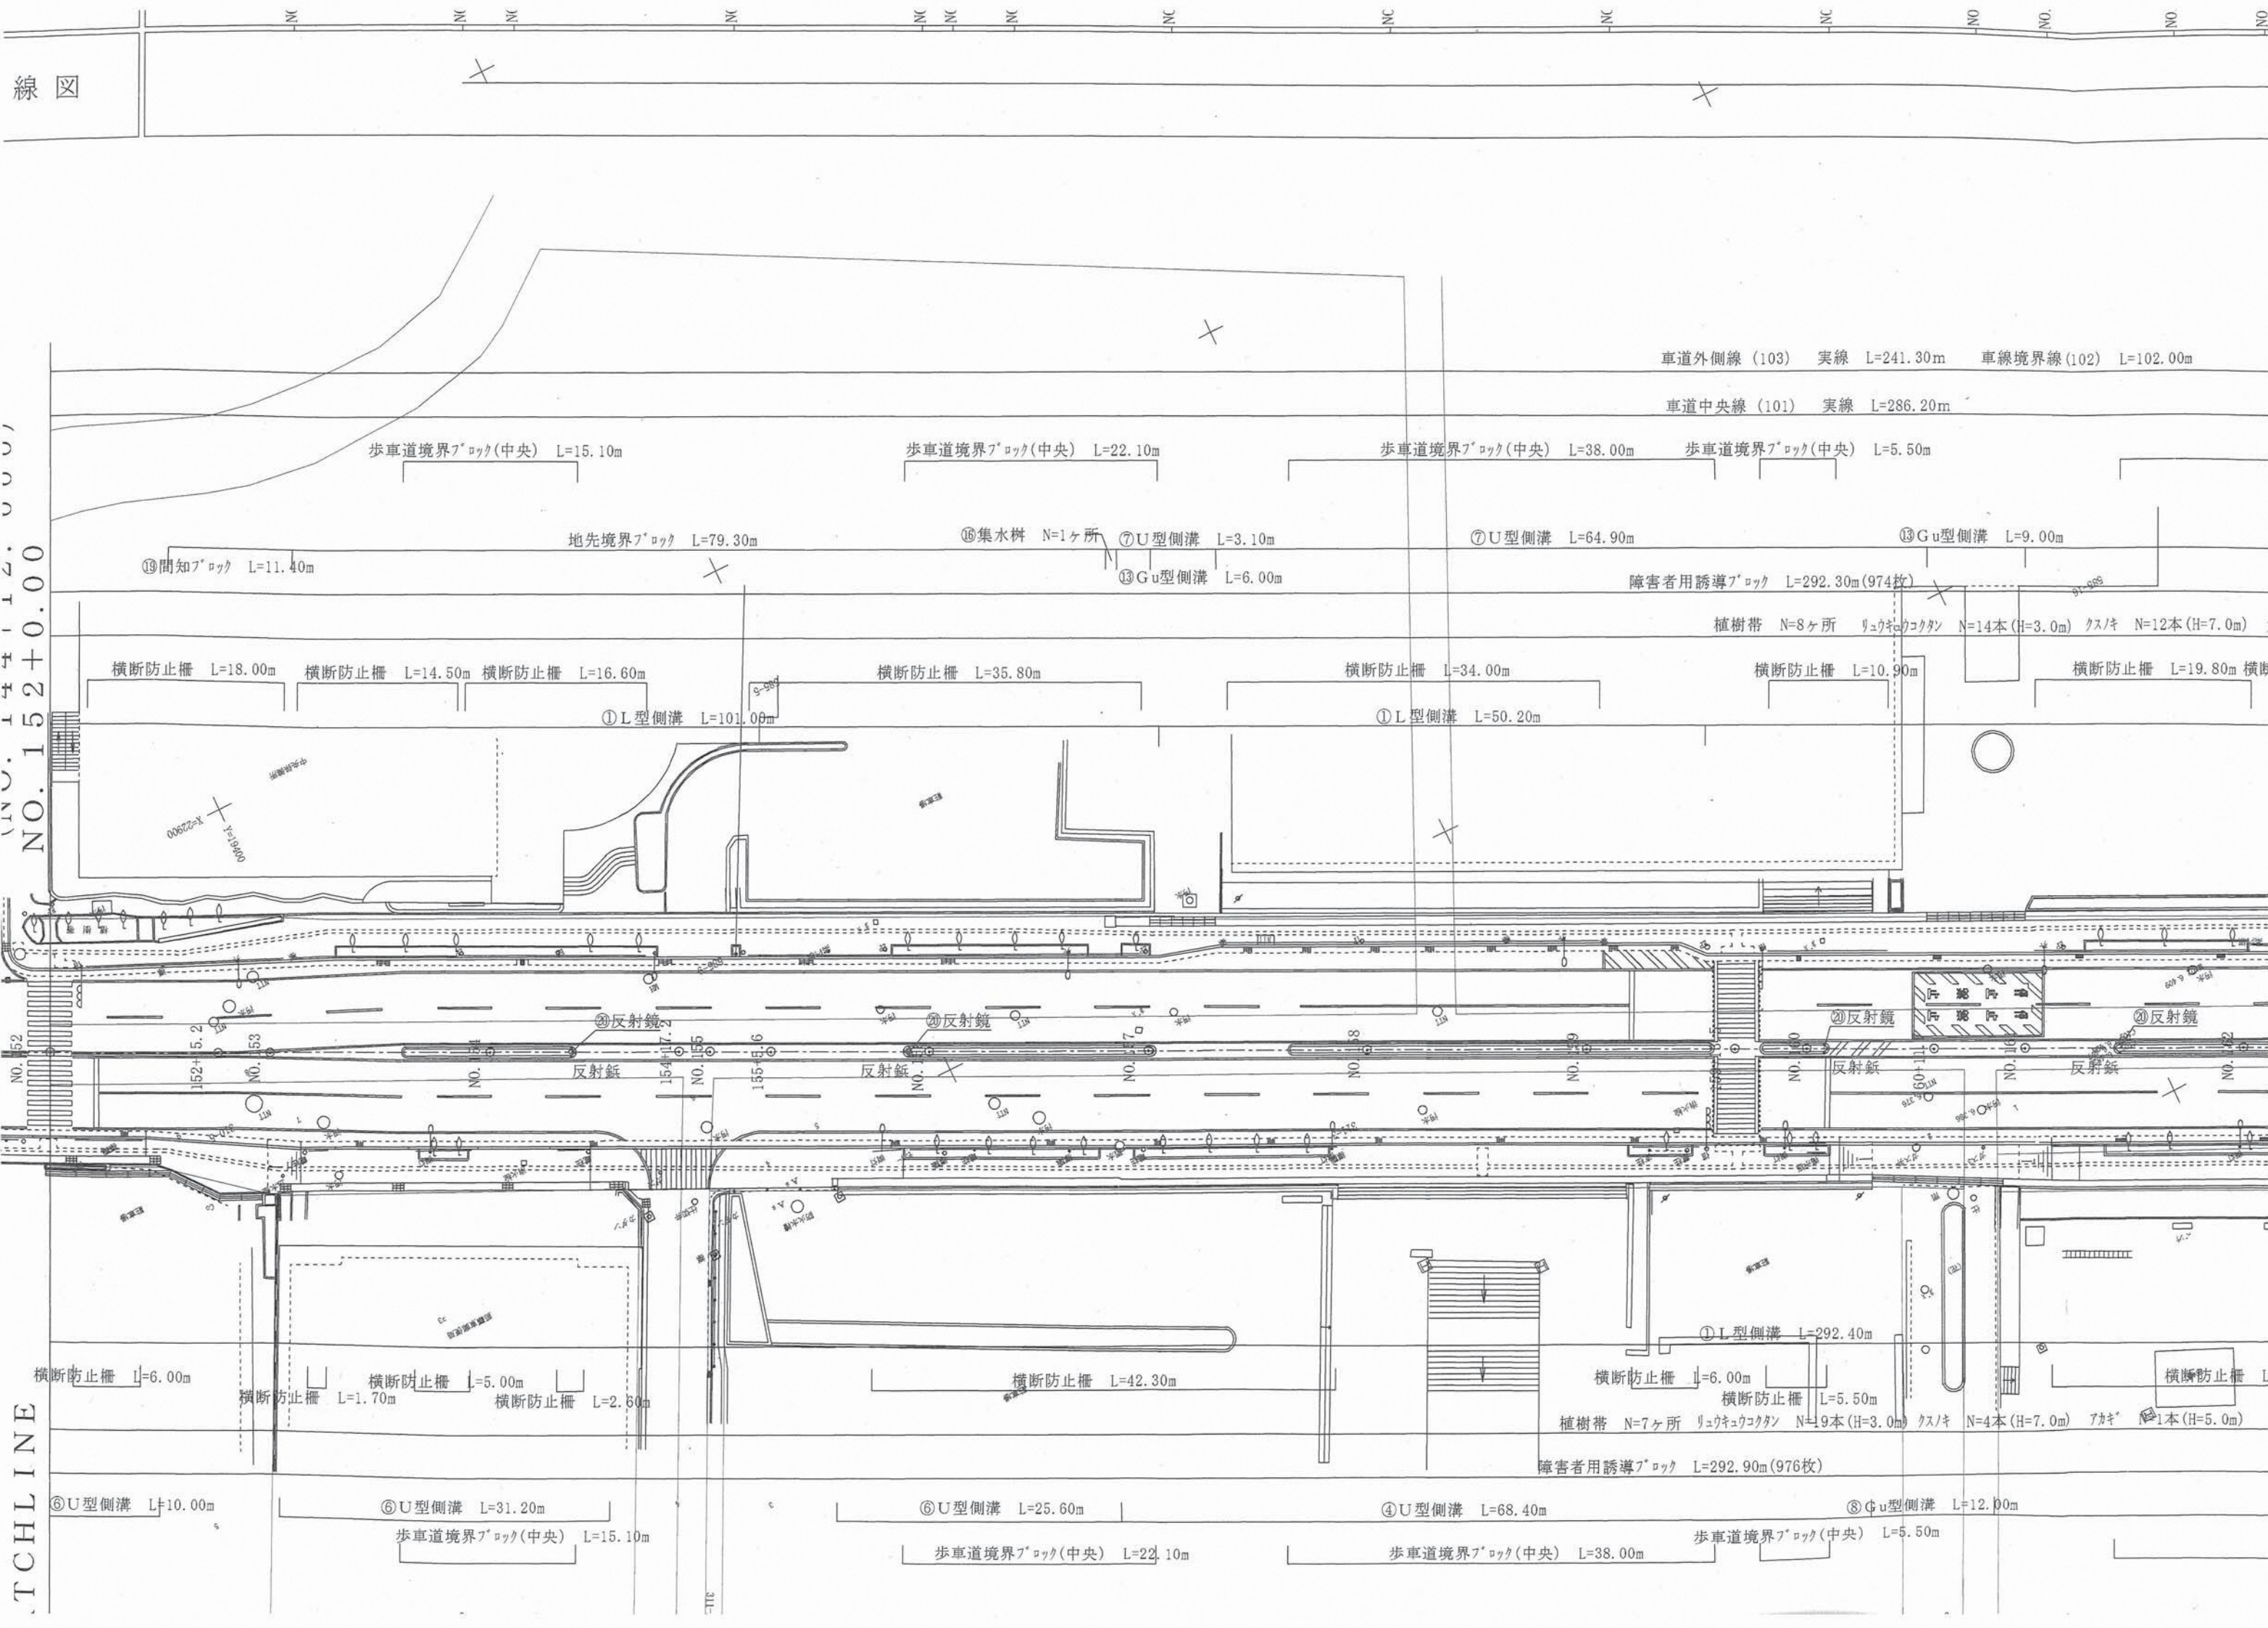

(2) 市道

1:500 地形図
11-24

道路台帳平面図 (測定基図)

XV-JE24-2-24



11-24

| | | | | |
|----|----|----|----|----|
| 1 | 2 | 3 | 4 | 5 |
| 6 | 7 | 8 | 9 | 10 |
| 11 | 12 | 13 | 14 | 15 |
| 16 | 17 | 18 | 19 | 20 |
| 21 | 22 | 23 | 24 | 25 |



記号

| | | | |
|--|-------|------|------|
| | 道路 | 道路幅員 | 道路種別 |
| | 建築物 | 用途 | 階数 |
| | 電柱 | 電線種別 | 電線種別 |
| | 水道管 | 管径 | 管径 |
| | 下水道管 | 管径 | 管径 |
| | 排水管 | 管径 | 管径 |
| | ガス管 | 管径 | 管径 |
| | 電話線 | 線種 | 線種 |
| | 電力線 | 線種 | 線種 |
| | 道路名称 | 名称 | 名称 |
| | 道路幅員 | 幅員 | 幅員 |
| | 道路種別 | 種別 | 種別 |
| | 建築物用途 | 用途 | 用途 |
| | 建築物階数 | 階数 | 階数 |
| | 電柱種別 | 種別 | 種別 |
| | 電柱管径 | 管径 | 管径 |
| | 水道管径 | 管径 | 管径 |
| | 下水道管径 | 管径 | 管径 |
| | 排水管径 | 管径 | 管径 |
| | ガス管径 | 管径 | 管径 |
| | 電話線種別 | 種別 | 種別 |
| | 電力線種別 | 種別 | 種別 |
| | 道路名称 | 名称 | 名称 |
| | 道路幅員 | 幅員 | 幅員 |
| | 道路種別 | 種別 | 種別 |
| | 建築物用途 | 用途 | 用途 |
| | 建築物階数 | 階数 | 階数 |
| | 電柱種別 | 種別 | 種別 |
| | 電柱管径 | 管径 | 管径 |
| | 水道管径 | 管径 | 管径 |
| | 下水道管径 | 管径 | 管径 |
| | 排水管径 | 管径 | 管径 |
| | ガス管径 | 管径 | 管径 |
| | 電話線種別 | 種別 | 種別 |
| | 電力線種別 | 種別 | 種別 |

測定基図 11-24
MIMOTO-ハンガーボード

昭和六十三年三月一日
平成二年三月一日
建設省
建設省

1:500 地形図
11-24



1:500

11-24