



安謝福祉複合施設
PFOS等サンプリング箇所図面


記号	名称	仕様	数
	連結流水口（直口）	100×100×65（標準品）	
	家庭用排水口	25A	
	スプレイングヘッド		
	補助排水用	露出型、埋込型	
	排水口接続用	65 溝径仕様×1	
	ナスト付	65、40	
	屋内排水用	組合付、（H-B-1A）（H-B-1B）	
	屋内排水用	組合付、連結排水口併用型	
	屋内排水用	組合付、連結排水口併用、高気密用	
	移動式排水設備	33kg	

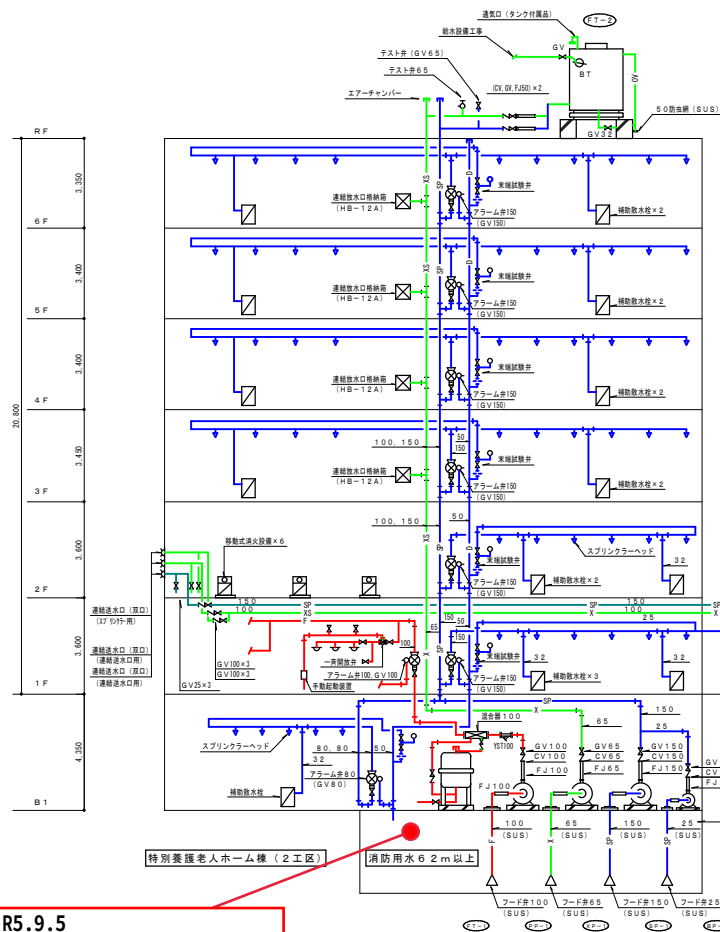

R5.9.5
消防水槽から採取
PFOS+PFOA 215,8

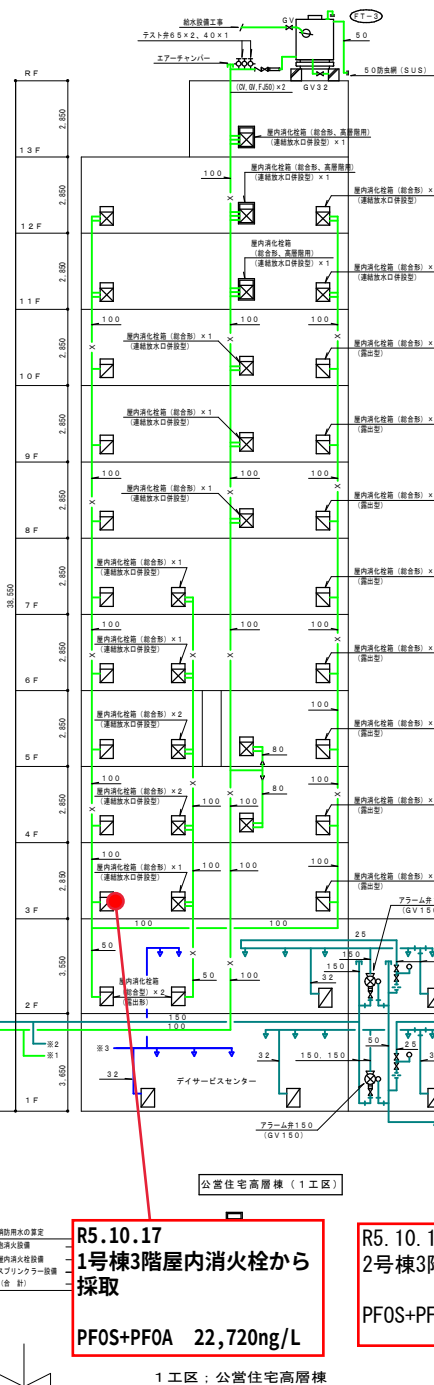

R5.10.17
1号棟3階屋内消火栓から
採取
PFOS+PF0A 22,720ng/L

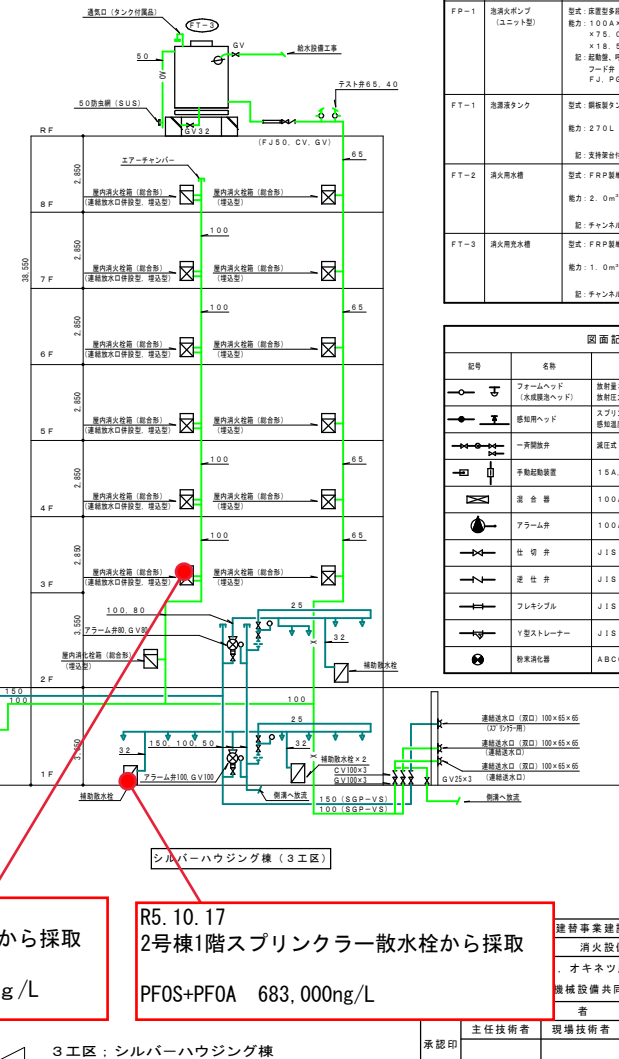

R5. 10. 17
2号棟3階屋内消火栓から採取
PFOS+PFOA 29,810ng/L

R5. 10. 17
2号棟1階スプリンクラー散水栓から採取
PFOS+PFOA 683.000ng/L


		F. J. P. G. その他付属品共 ビスター一起取方式		
BP-1	ブースターポンプ	型式：うず巻ポンプ 能力：3.0 L/min x 70 mm 3φ x 200 V x 2.2 kw 記：GV, CV, F.J, P.G. その他付属品共	1	コンクリート基礎 (建築工事)
XP-1	屋内用火災ポンプ (ユニット型)	型式：床置き型タービンポンプ 能力：2.4 x 3.0 L/min x 73 mm x 3φ x 200 V x 11.0 kw 記：総組立、円水巻、床セット フワード (SUS) GV, CV F.J, P.G. その他付属品共	1	コンクリート基礎 (建築工事) Vスター一起取方式
FP-1	池内火ポンプ (ユニット型)	型式：床置き型タービンポンプ 能力：2.0 x 3.0 L/min x x 75.0 mm x 3φ x 200 V x 18.5 kw 記：総組立、円水巻、床セット フワード (SUS) GV, CV F.J, P.G. その他付属品共	1	コンクリート基礎 (建築工事) Vスター一起取方式
FT-1	池内排水タンク	型式：鋼板製タンク 能力：270 L	1	コンクリート基礎 (建築工事)
FT-2	浅水用水槽	型式：FRP製標準型タンク 能力：2.0 m³ 記：チャンセルベース共	1	コンクリート基礎 (建築工事)
FT-3	深水用水槽	型式：FRP製標準型タンク 能力：1.0 m³ 記：チャンセルベース共	1	コンクリート基礎 (建築工事)

図面記号（凡例）			
記号	名称	仕様	数
	フューズヘッド （本機用ヘッド）	数値は30S/min 参照記号は30A	
	感知用ヘッド	スプリングリヤヘッド 感知温度2度度	
	一斉開閉器	減圧式 50A、65A	
	手動起動装置	15A、ボール摩擦ON式	
	遮断器	100A	
	アラーム音	100A、150A	
	仕合せ	J1510K（65A以上ラジ型）	
	迄合せ	J1510K（65A以上ラジ型）	
	フレキシブル	J1510K（65A以上ラジ型）	
	Y型ストローナー	J1510K（65A以上ラジ型）	
	粉末消火機	ABC6型	

建替事業建設工事（3 工区機械）			
消火設備系統図			
オキネツ産業（株）		縮 尺	図 番
機械設備共同企業体		NO SCALE	M-3
者	代 理 人	製 図	
現場技術者			

安謝福祉複合施設
PFOS等サンプリング箇所図面

R5.10.17
採取箇所
1号棟3階屋内消火栓
PFOS+PF0A
22,720ng/L

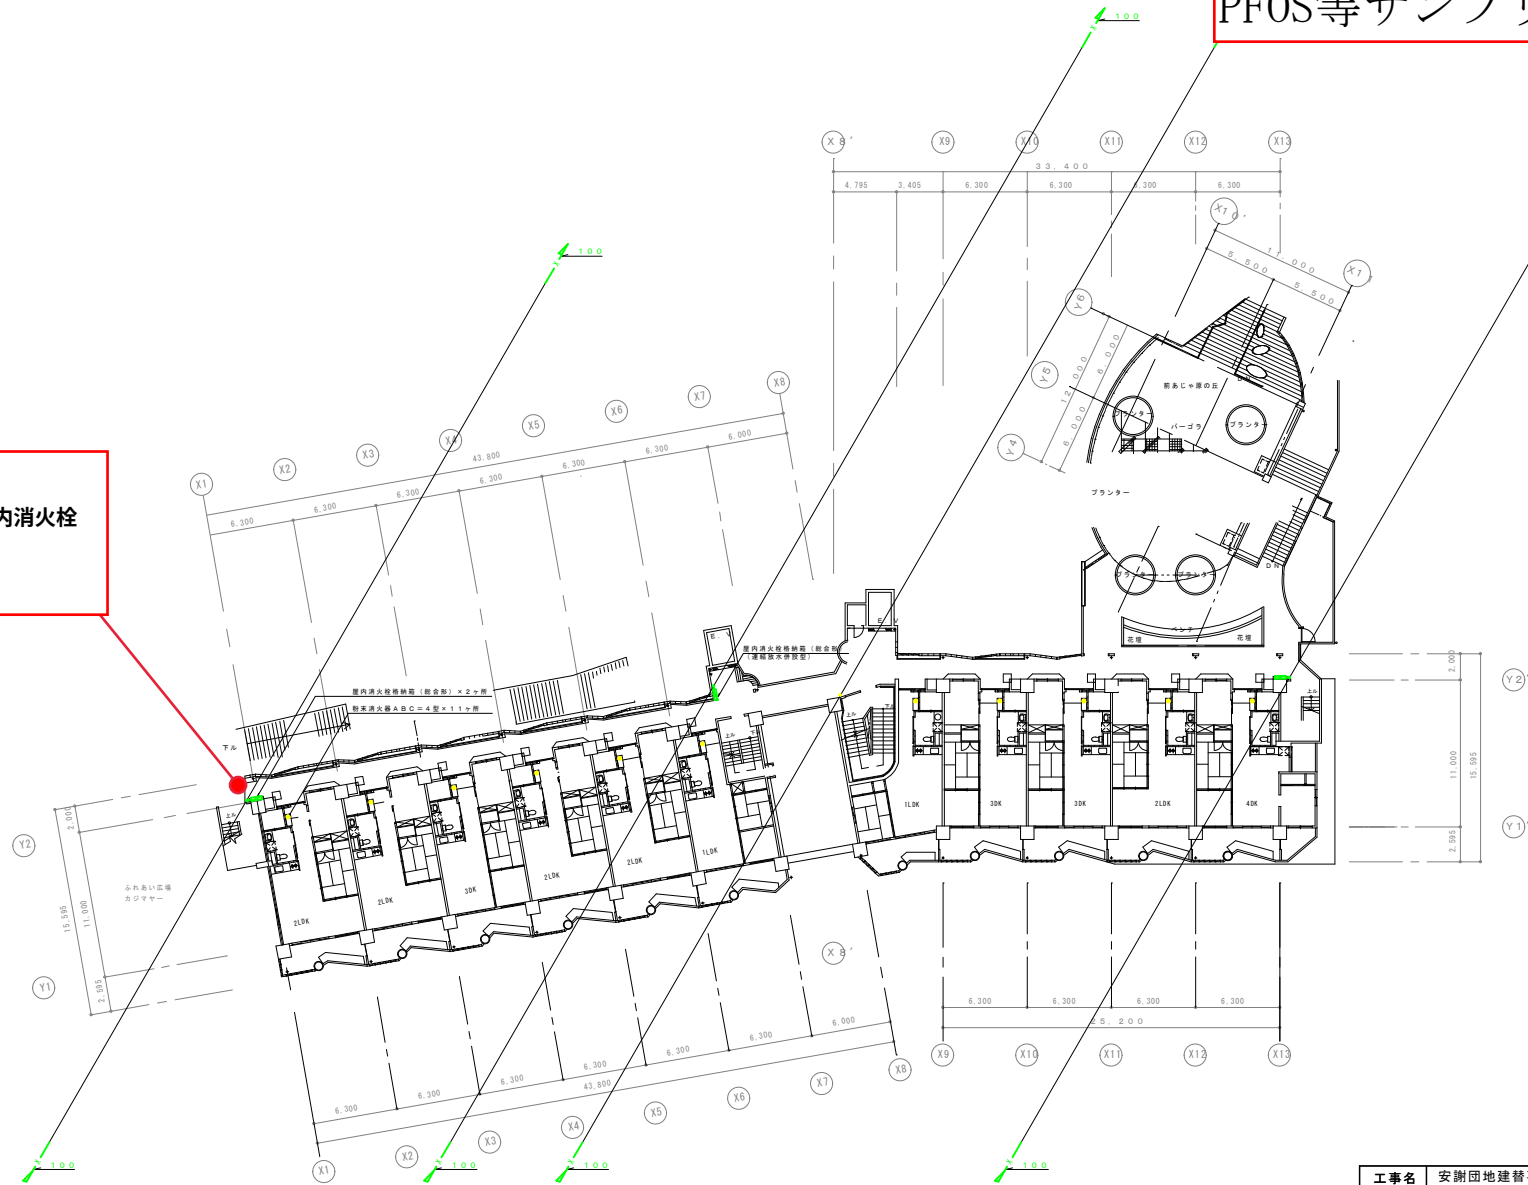


公営住宅高層棟3階平面図 S=1:200

工事名	安謝団地建替事業建設工事（1工区・機械）			
図面名	公営住宅高層棟 3階消火設備平面図			
施工者	(株)オカノ、(株)沖尚設備、(株)金吉設備工業			縮尺
				1/200
承認印	建設工事共同企業体			図番
	M-35			
承認印	監督者		現場代理人	製図
	主任技術者	現場技術者		


安謝福祉複合施設
PFOS等サンプリング箇所図面

R5. 10. 17
採取箇所
2号棟1階スプリンクラー散水栓
PFOS+PF0A 683,000ng/L

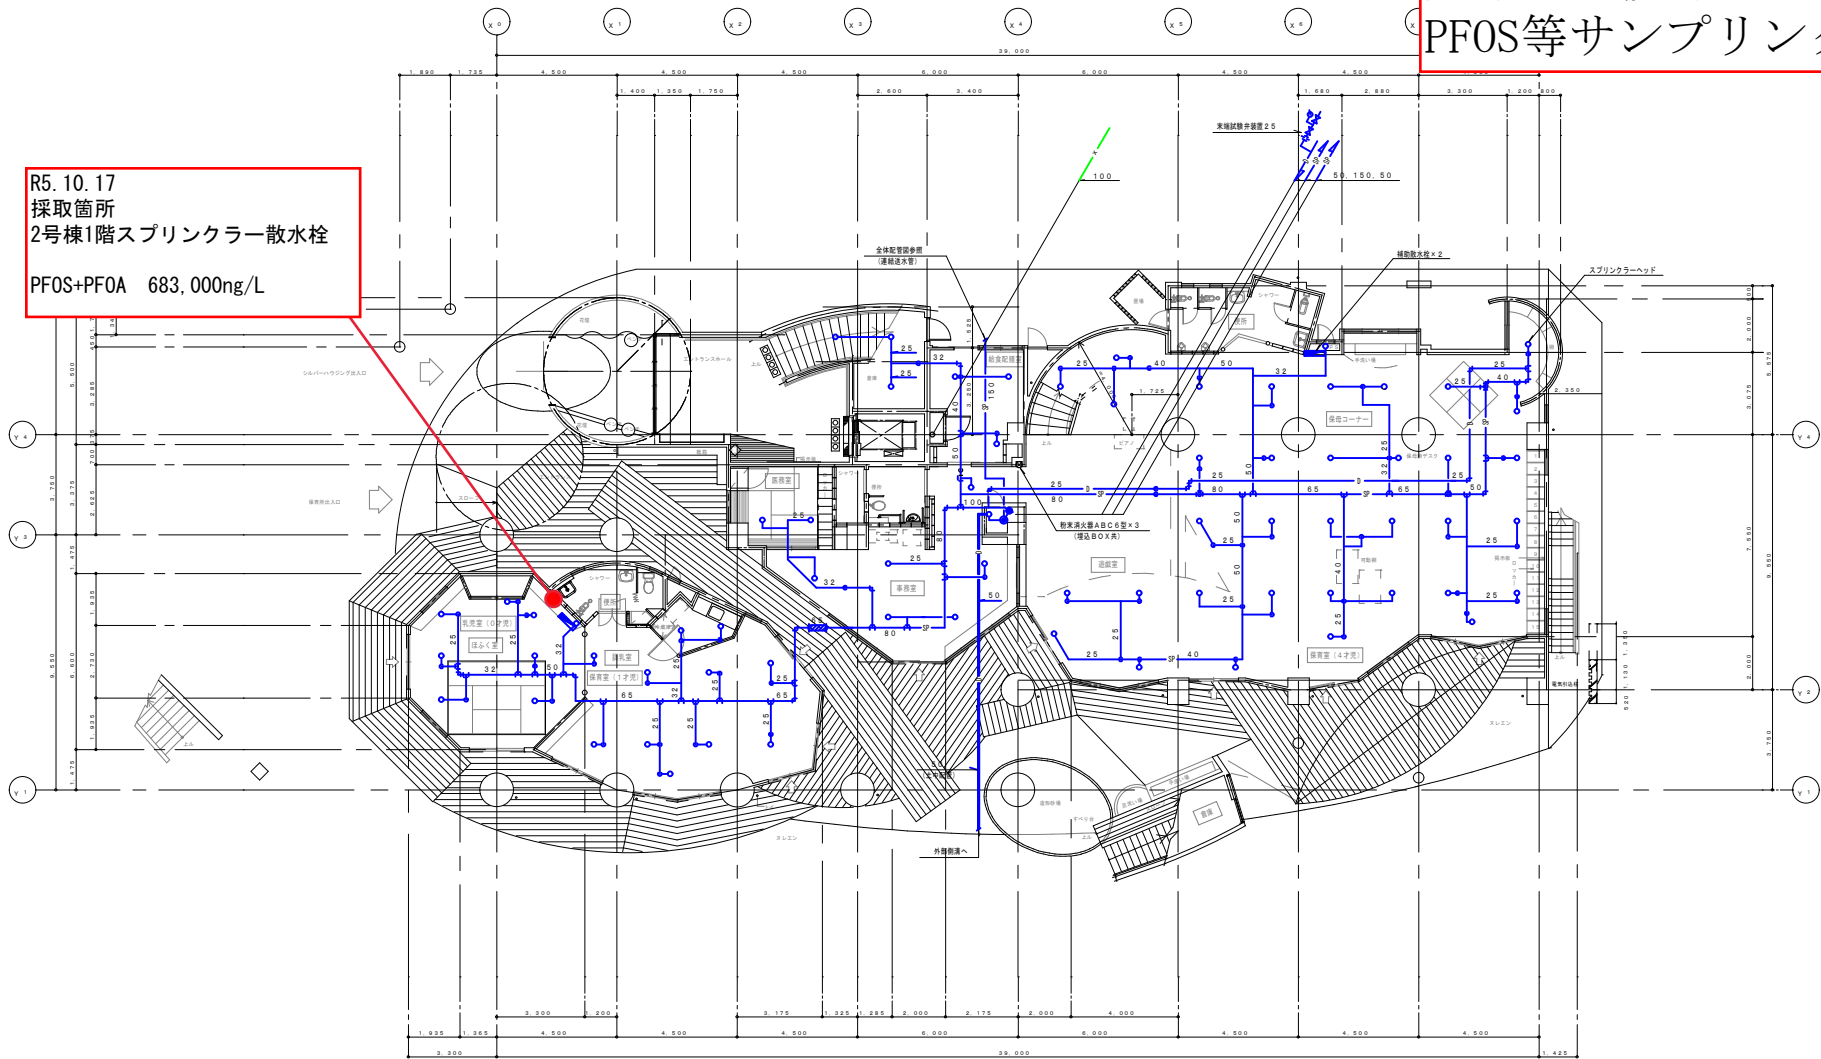

1 階消火設備平面図 S=1:100

安謝福祉複合施設 PFOS等サンプリング箇所図面

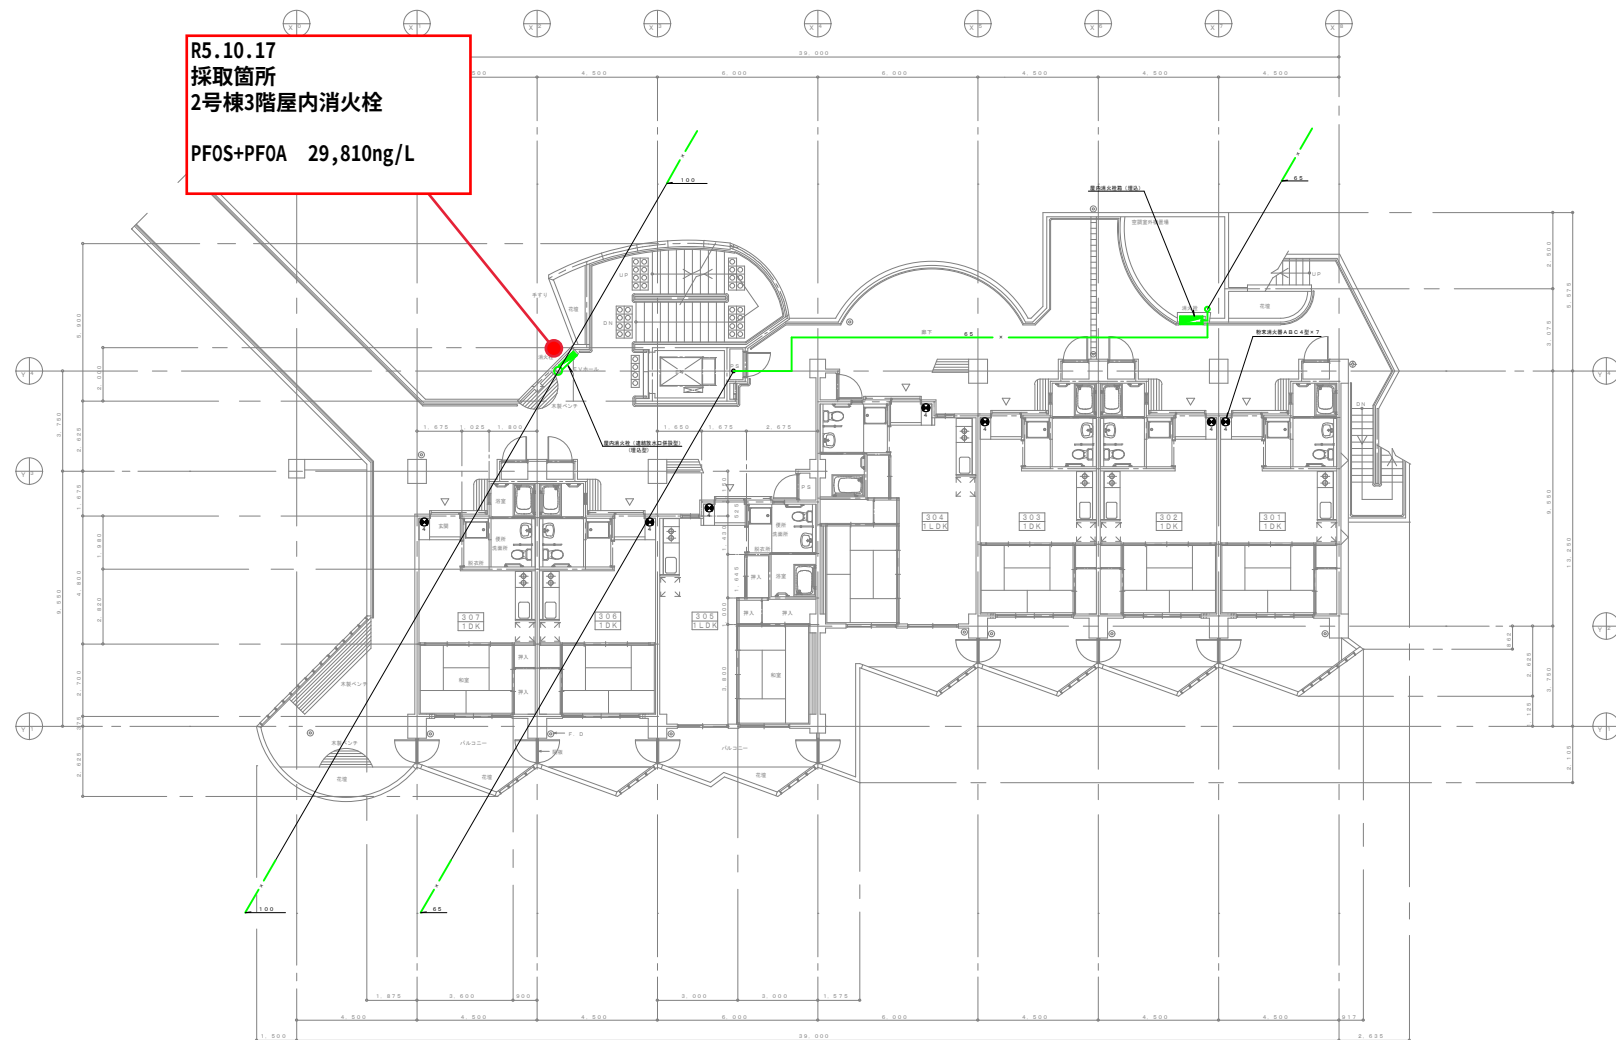

3 階消火設備平面図 S=1:100

工事名	安謝団地建替事業建設工事（3 工区機械）		
図面名	シルバーハウジング棟 安謝保育所 3 階消火設備平面図		
施工者	技研工業（株）、オキネット産業、 （資）共立舎、機械設備共同企業体	縮 尺	図 番
		1/100	M-26
承認印	監 理 者	代 理 人	製 図
	主任技術者 現場技術者		