

冷媒管リスト


 
記号	液管	ガス管
①	6.4φ	12.7φ
②	9.5φ	15.9φ
③	9.5φ	19.1φ
④	9.5φ	22.2φ
⑤	12.7φ	28.6φ
⑥	15.9φ	28.6φ
⑦	15.9φ	31.8φ
⑧	19.1φ	31.8φ
⑨	19.1φ	38.1φ

注記

1. 図中 ●—● は、冷媒管区画貫通処理を示す。
(貫通部は、大田認定工法による)
2. 屋外冷媒管はステンレスラッキングを施す。
3. 防火区画を貫通する給水管、配電管及び風道は、
建築基準法施行令第112条第15～16項及び
第129条の2の5第1項第七号に基づき適切な処理を行う。
(M-22防火区画貫通部処理工法 施工要領図参照)

※ サイズは参考とし、メーカー標準とする。
※ 配管相当長が100m以上の場合は主配管の配管径を
1サイズUPとする(液管・ガス管共)。

— 実線は本工事を示す。
--- 破線は別途工事を示す。

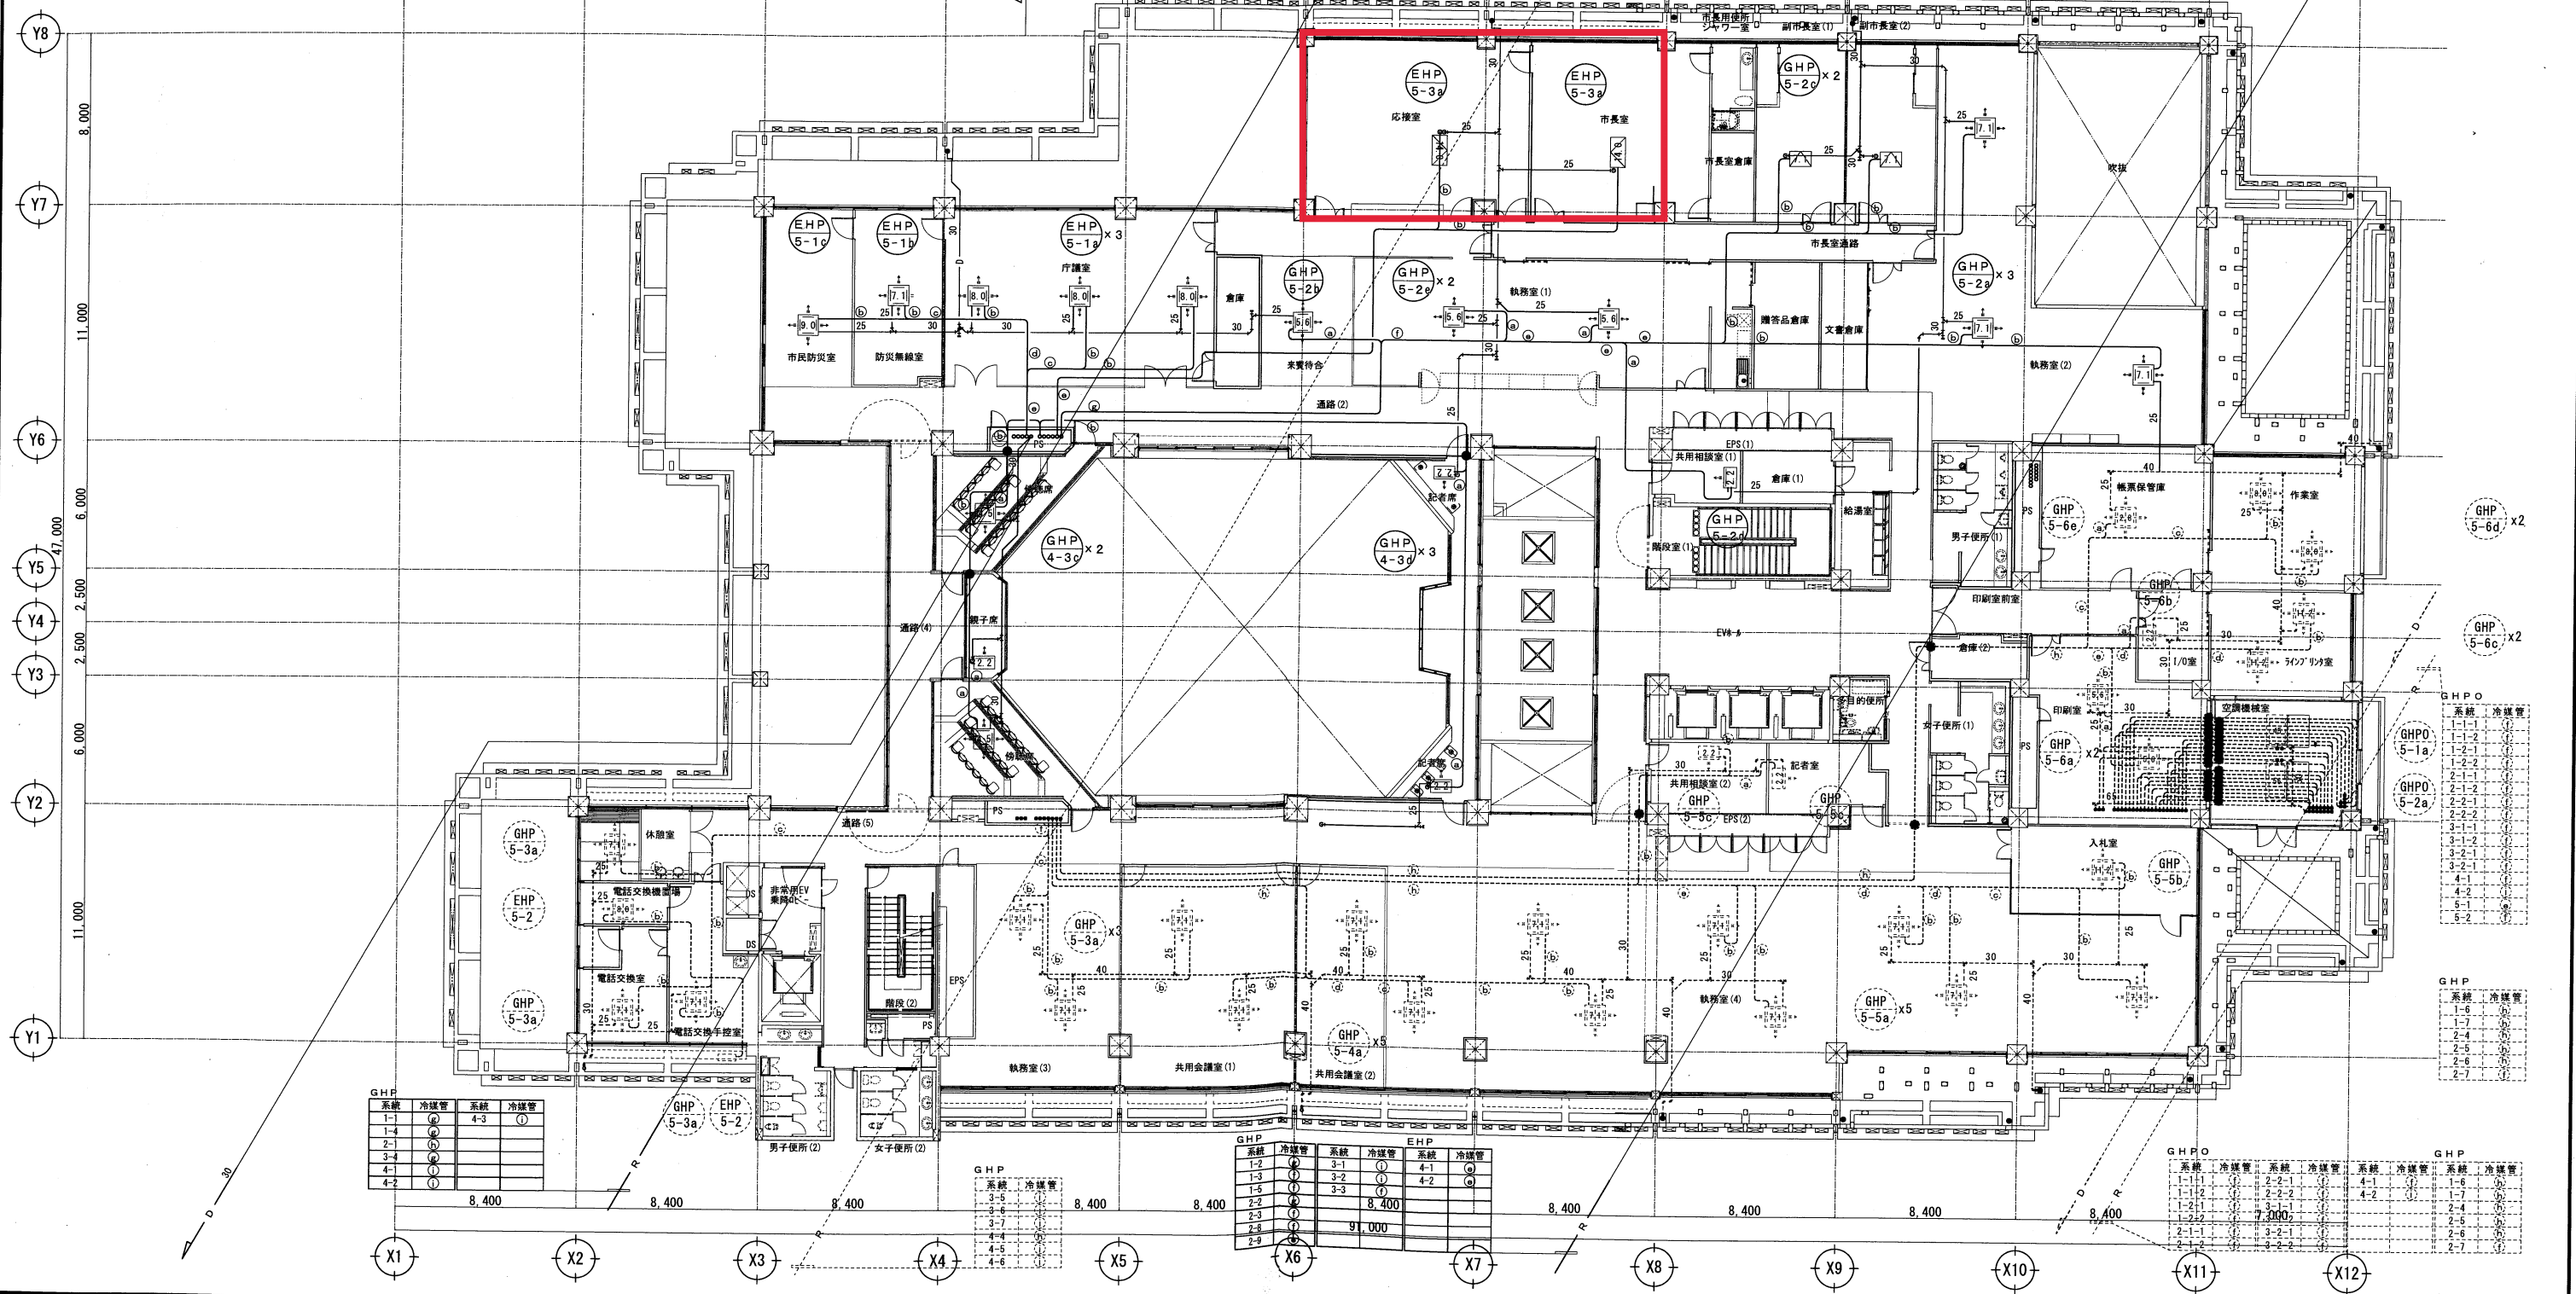

会社名

那覇市新庁舎建設工事(機械・3工区)
(株)オカノ・沖縄パナソニック特機(株)・(有)三崎工業 共同企業体

工事場所

那覇市泉崎1丁目1番1号

工事名

那覇市新庁舎建設工事(機械・3工区)


作製年月日

1/150 on A1
1/300 on A3

図面番号

M-21

- A -
EM-CEE2. 0-3C (冷媒管共巻)
- B -
EM-CEE1. 25-2C (冷媒管共巻)

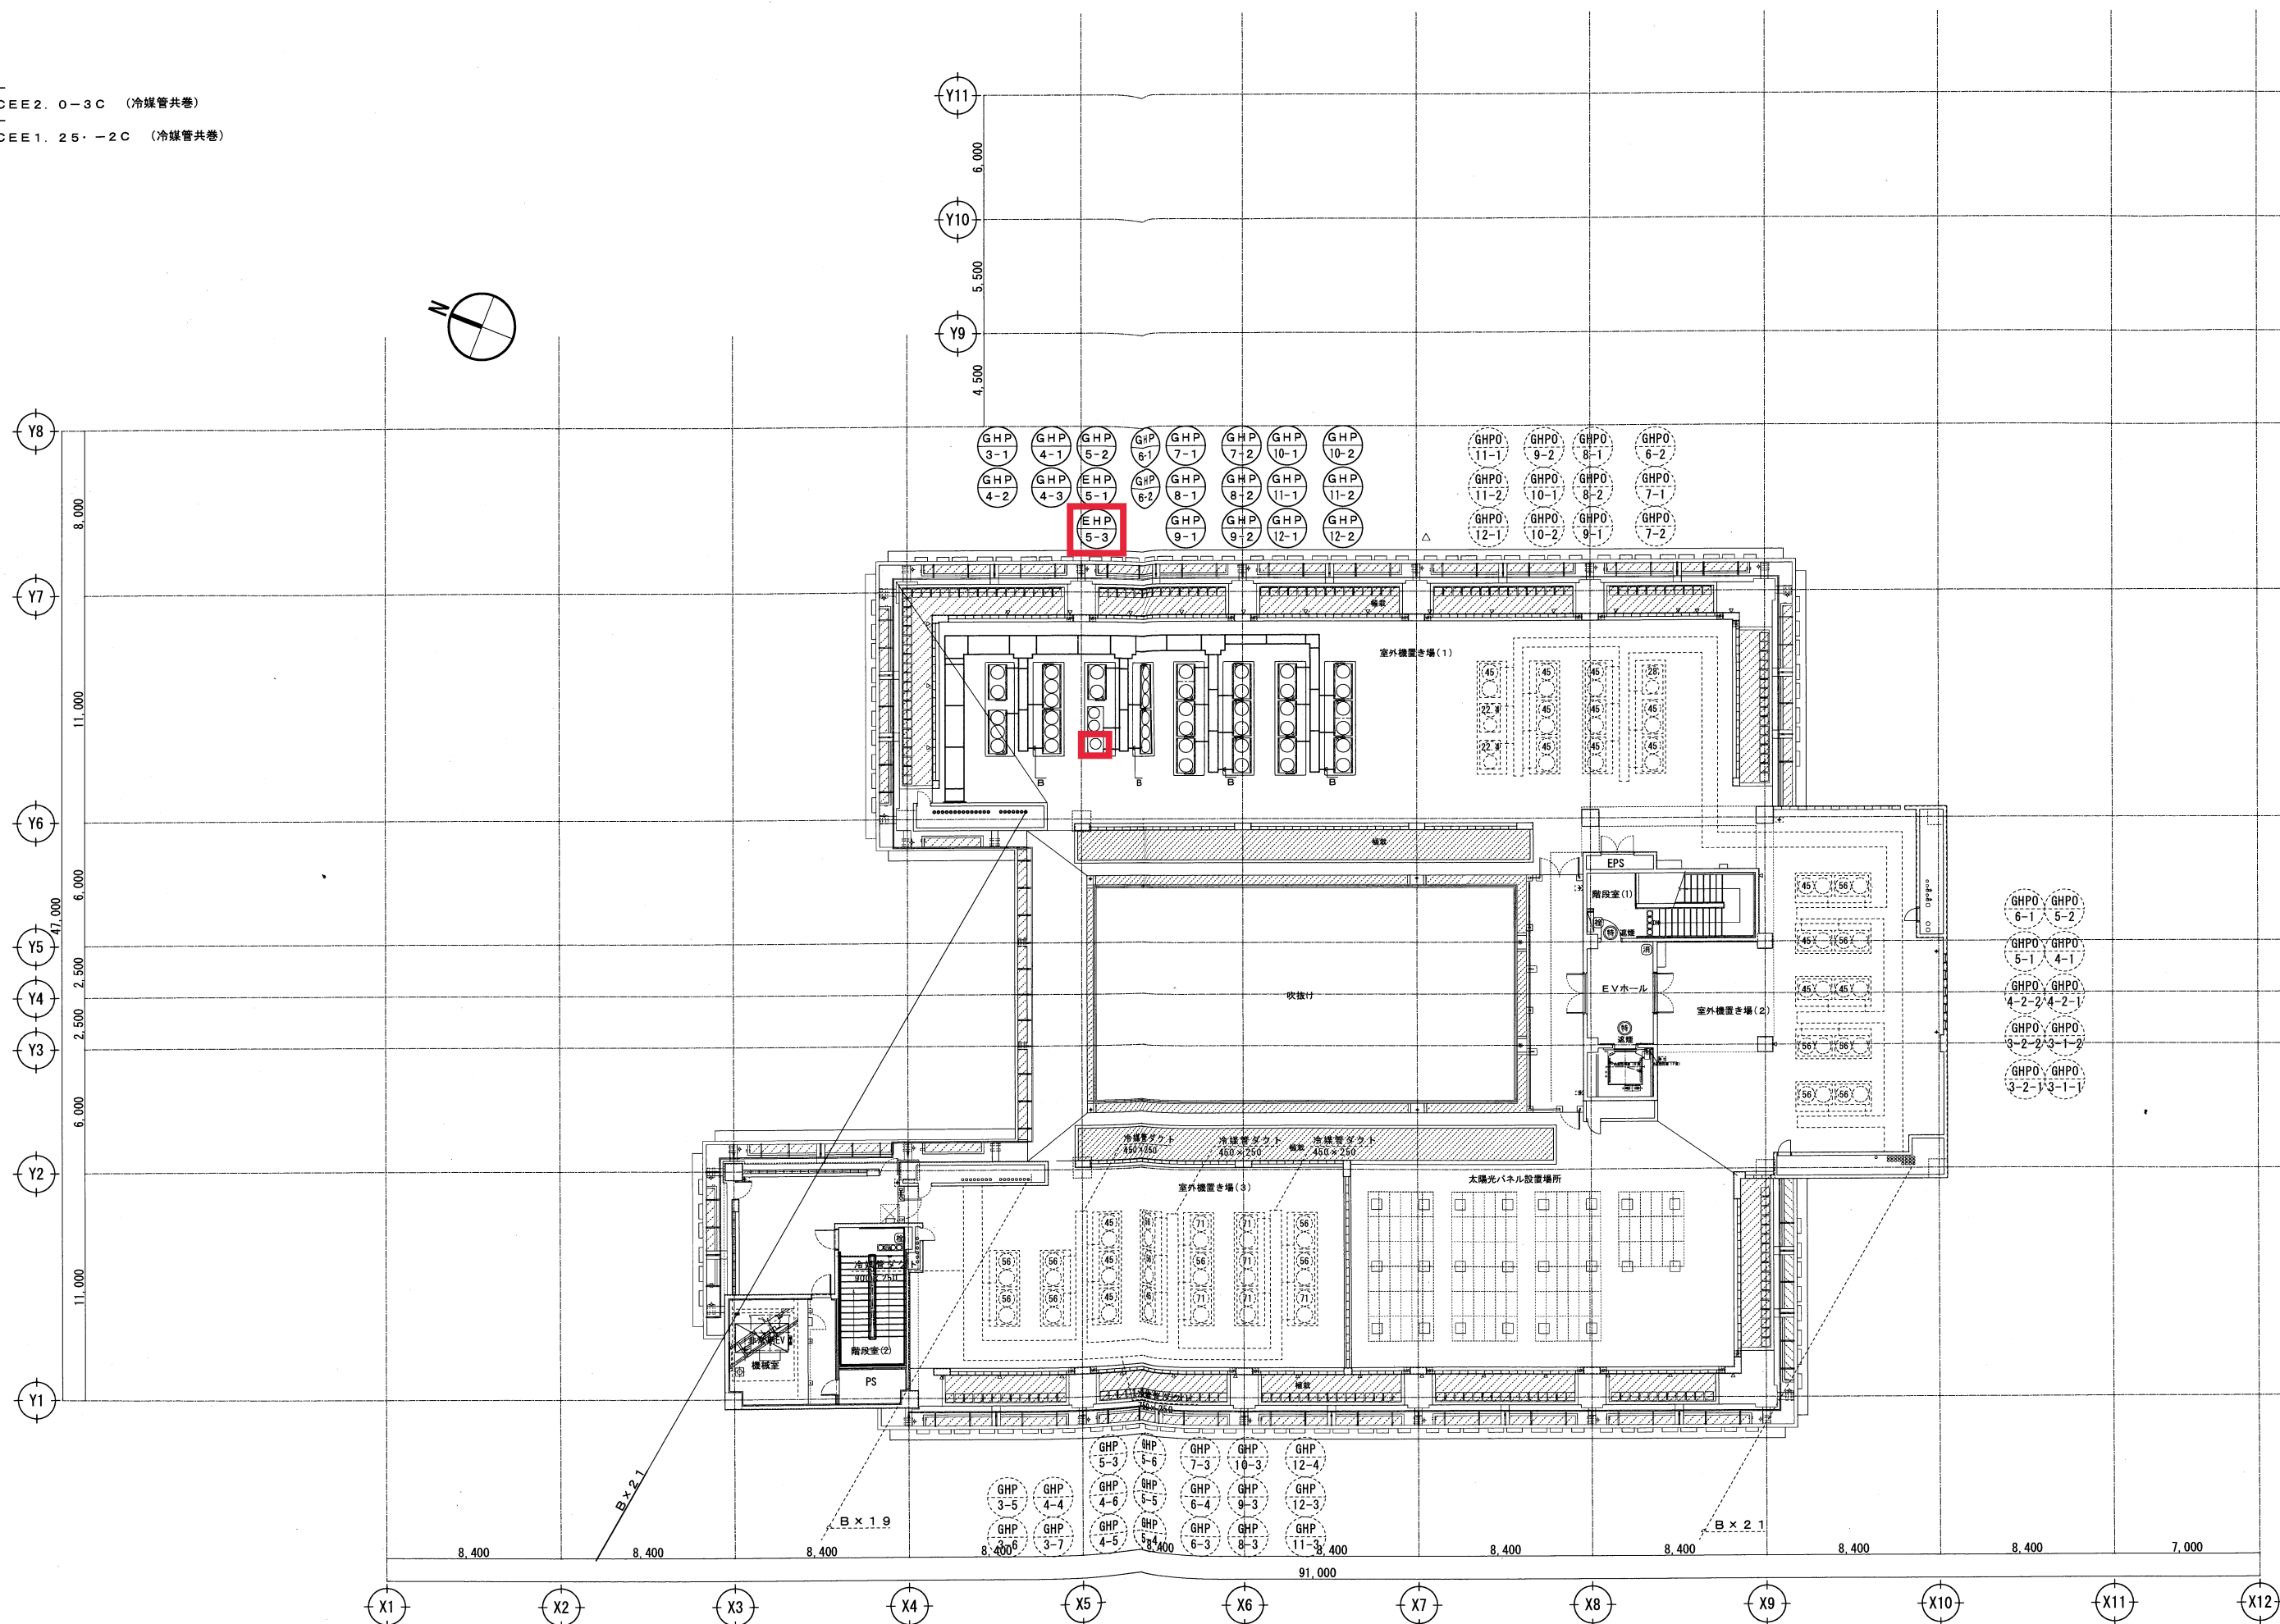

那覇市新庁舎建設工事 (機械・3工区)
(株)オカノ・沖縄パナソニック特機(株)・(株)三崎工業 共同企業体

工事場所	那覇市泉崎1丁目1番1号	工事名	那覇市新庁舎建設工事 (機械・3工区)	作製年月日		図面番号	M-44
図面名	PH階 空調配線平面図	縮尺	1/150 on A1 1/300 on A3				