



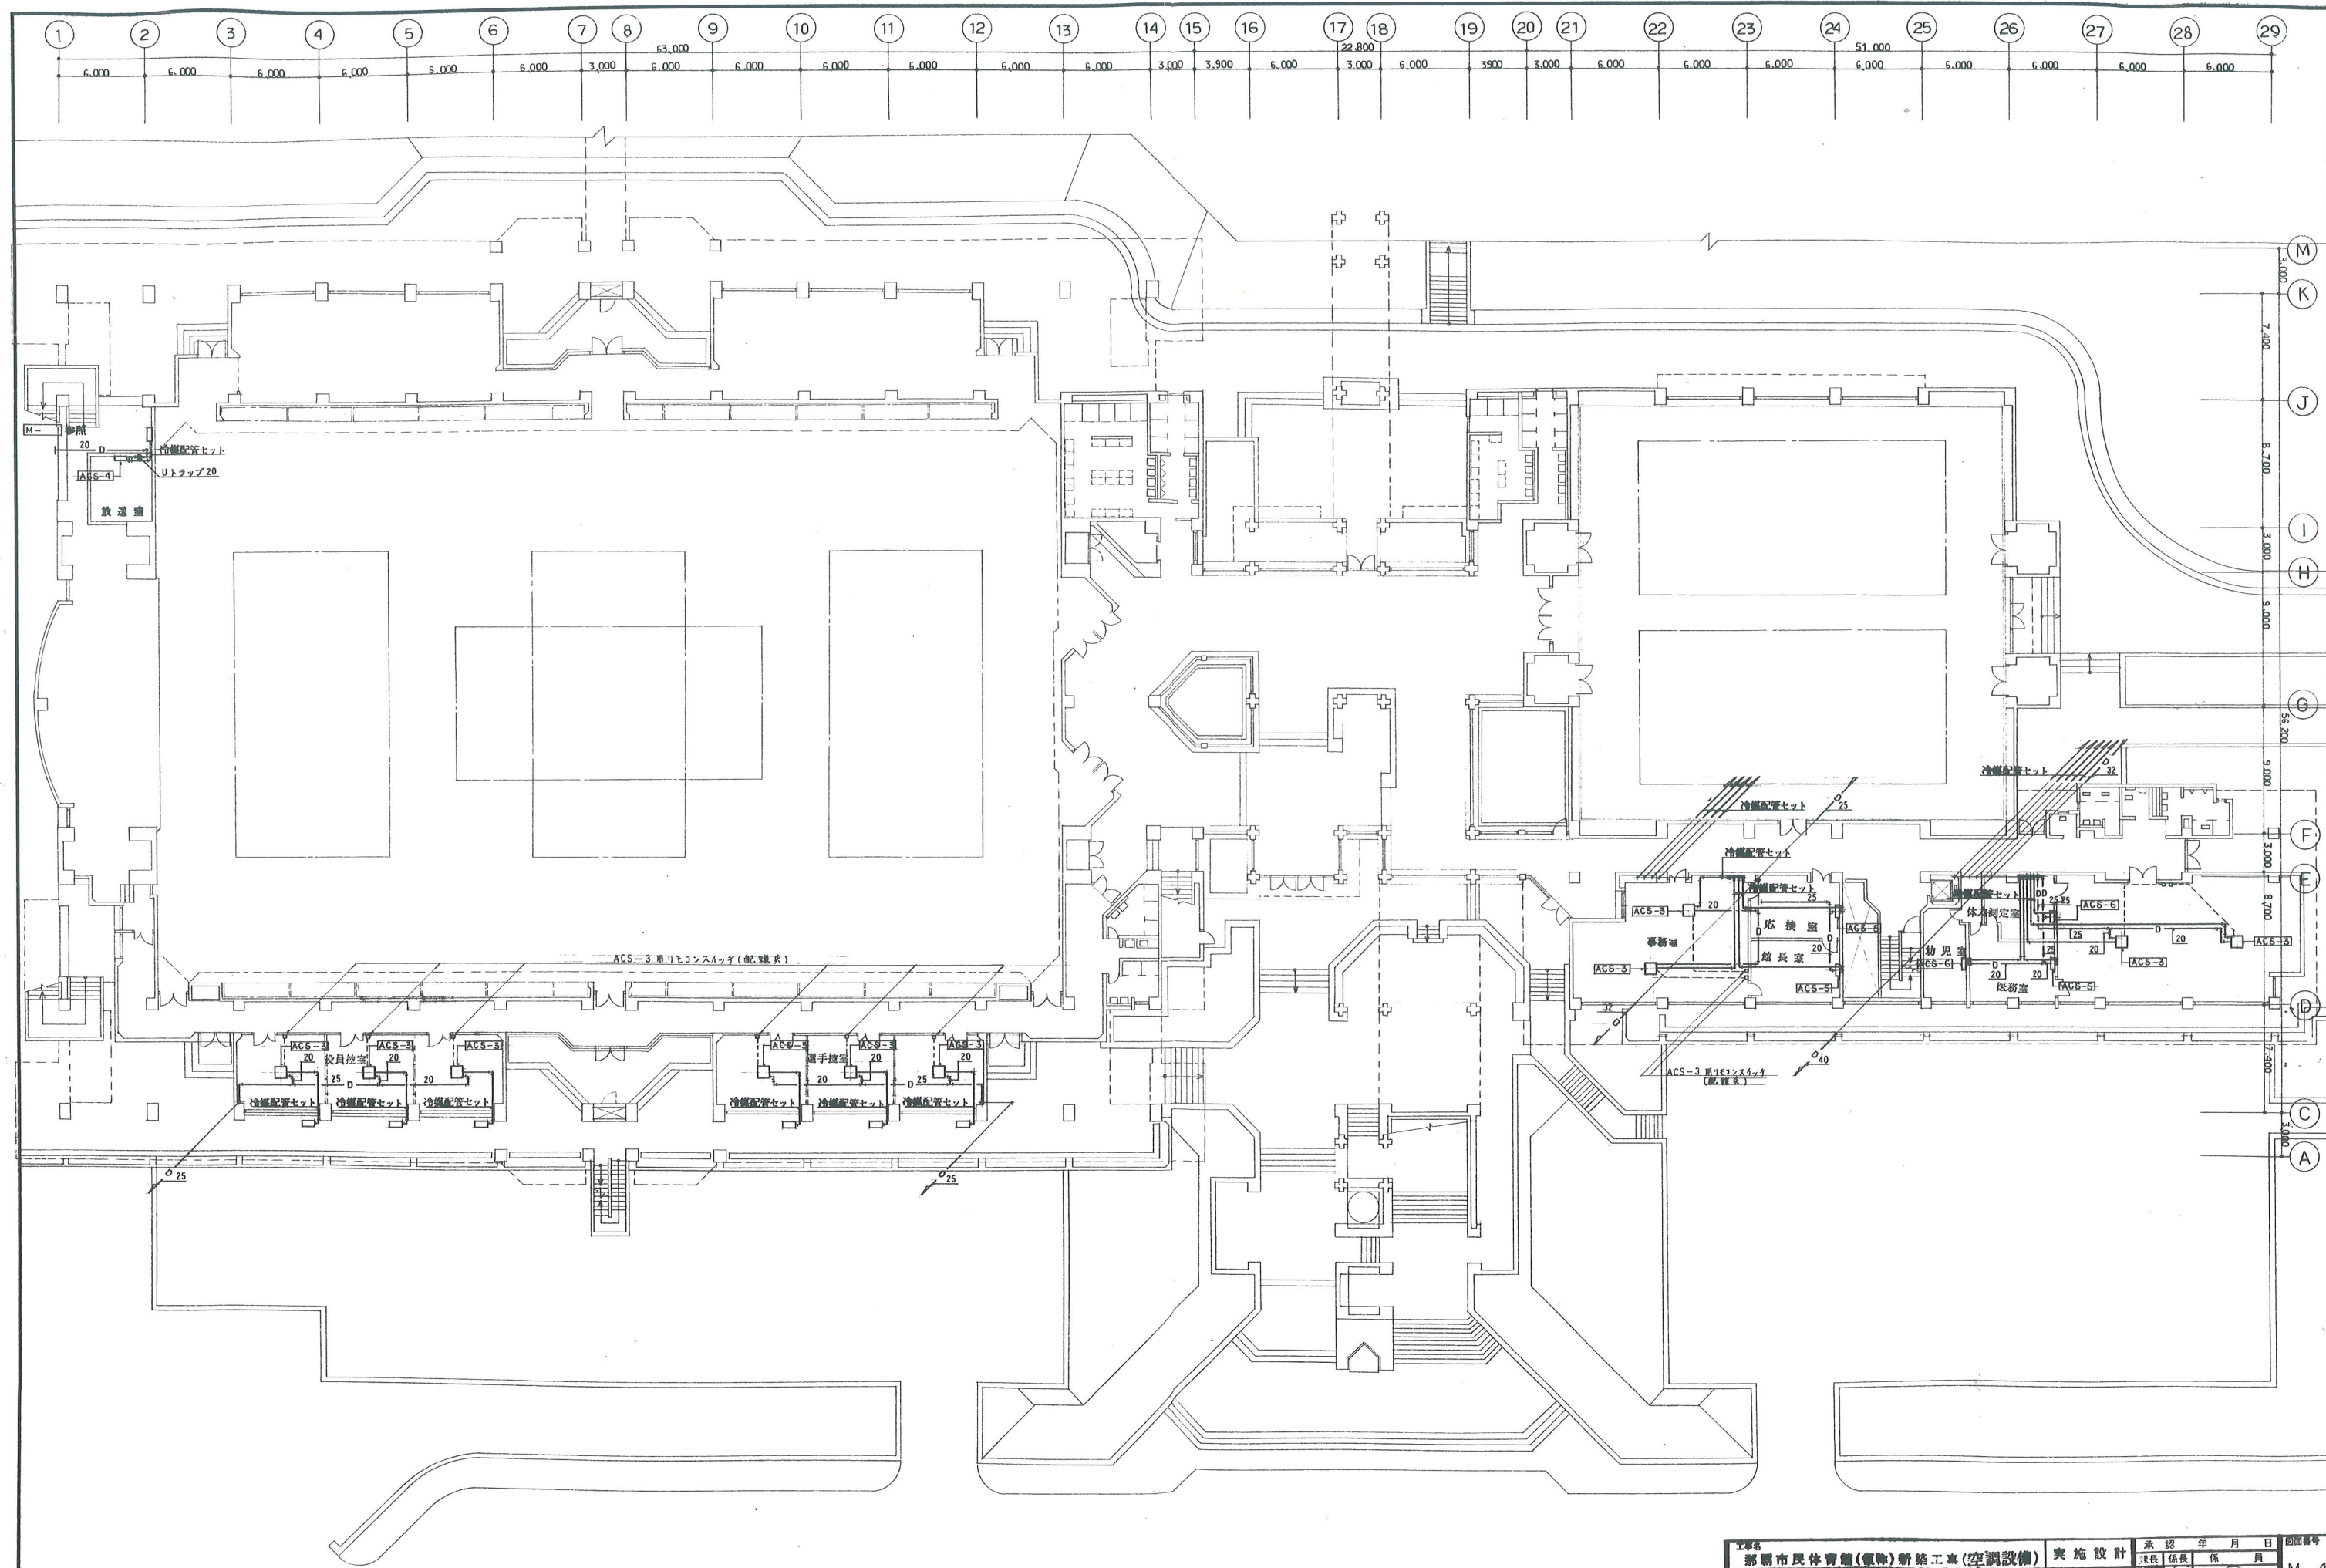

1階空調設備平面図 SCALE=1:200

工事名 那覇市民体育館(新築)新築工事(空調設備)		実施設計		承認	年月日	図面番号
図面名 1階空調設備平面図		縮尺 1:200		課長	係長	員
設計者 国建設計工務株式会社		監理者 久保田 久保田 久保田		S 99 年 3 月 25 日		M-4
〒900 那覇市久茂地1-2-20 OTVビル2F		金 城 曾 四 郎		TEL (098) 62-1106		

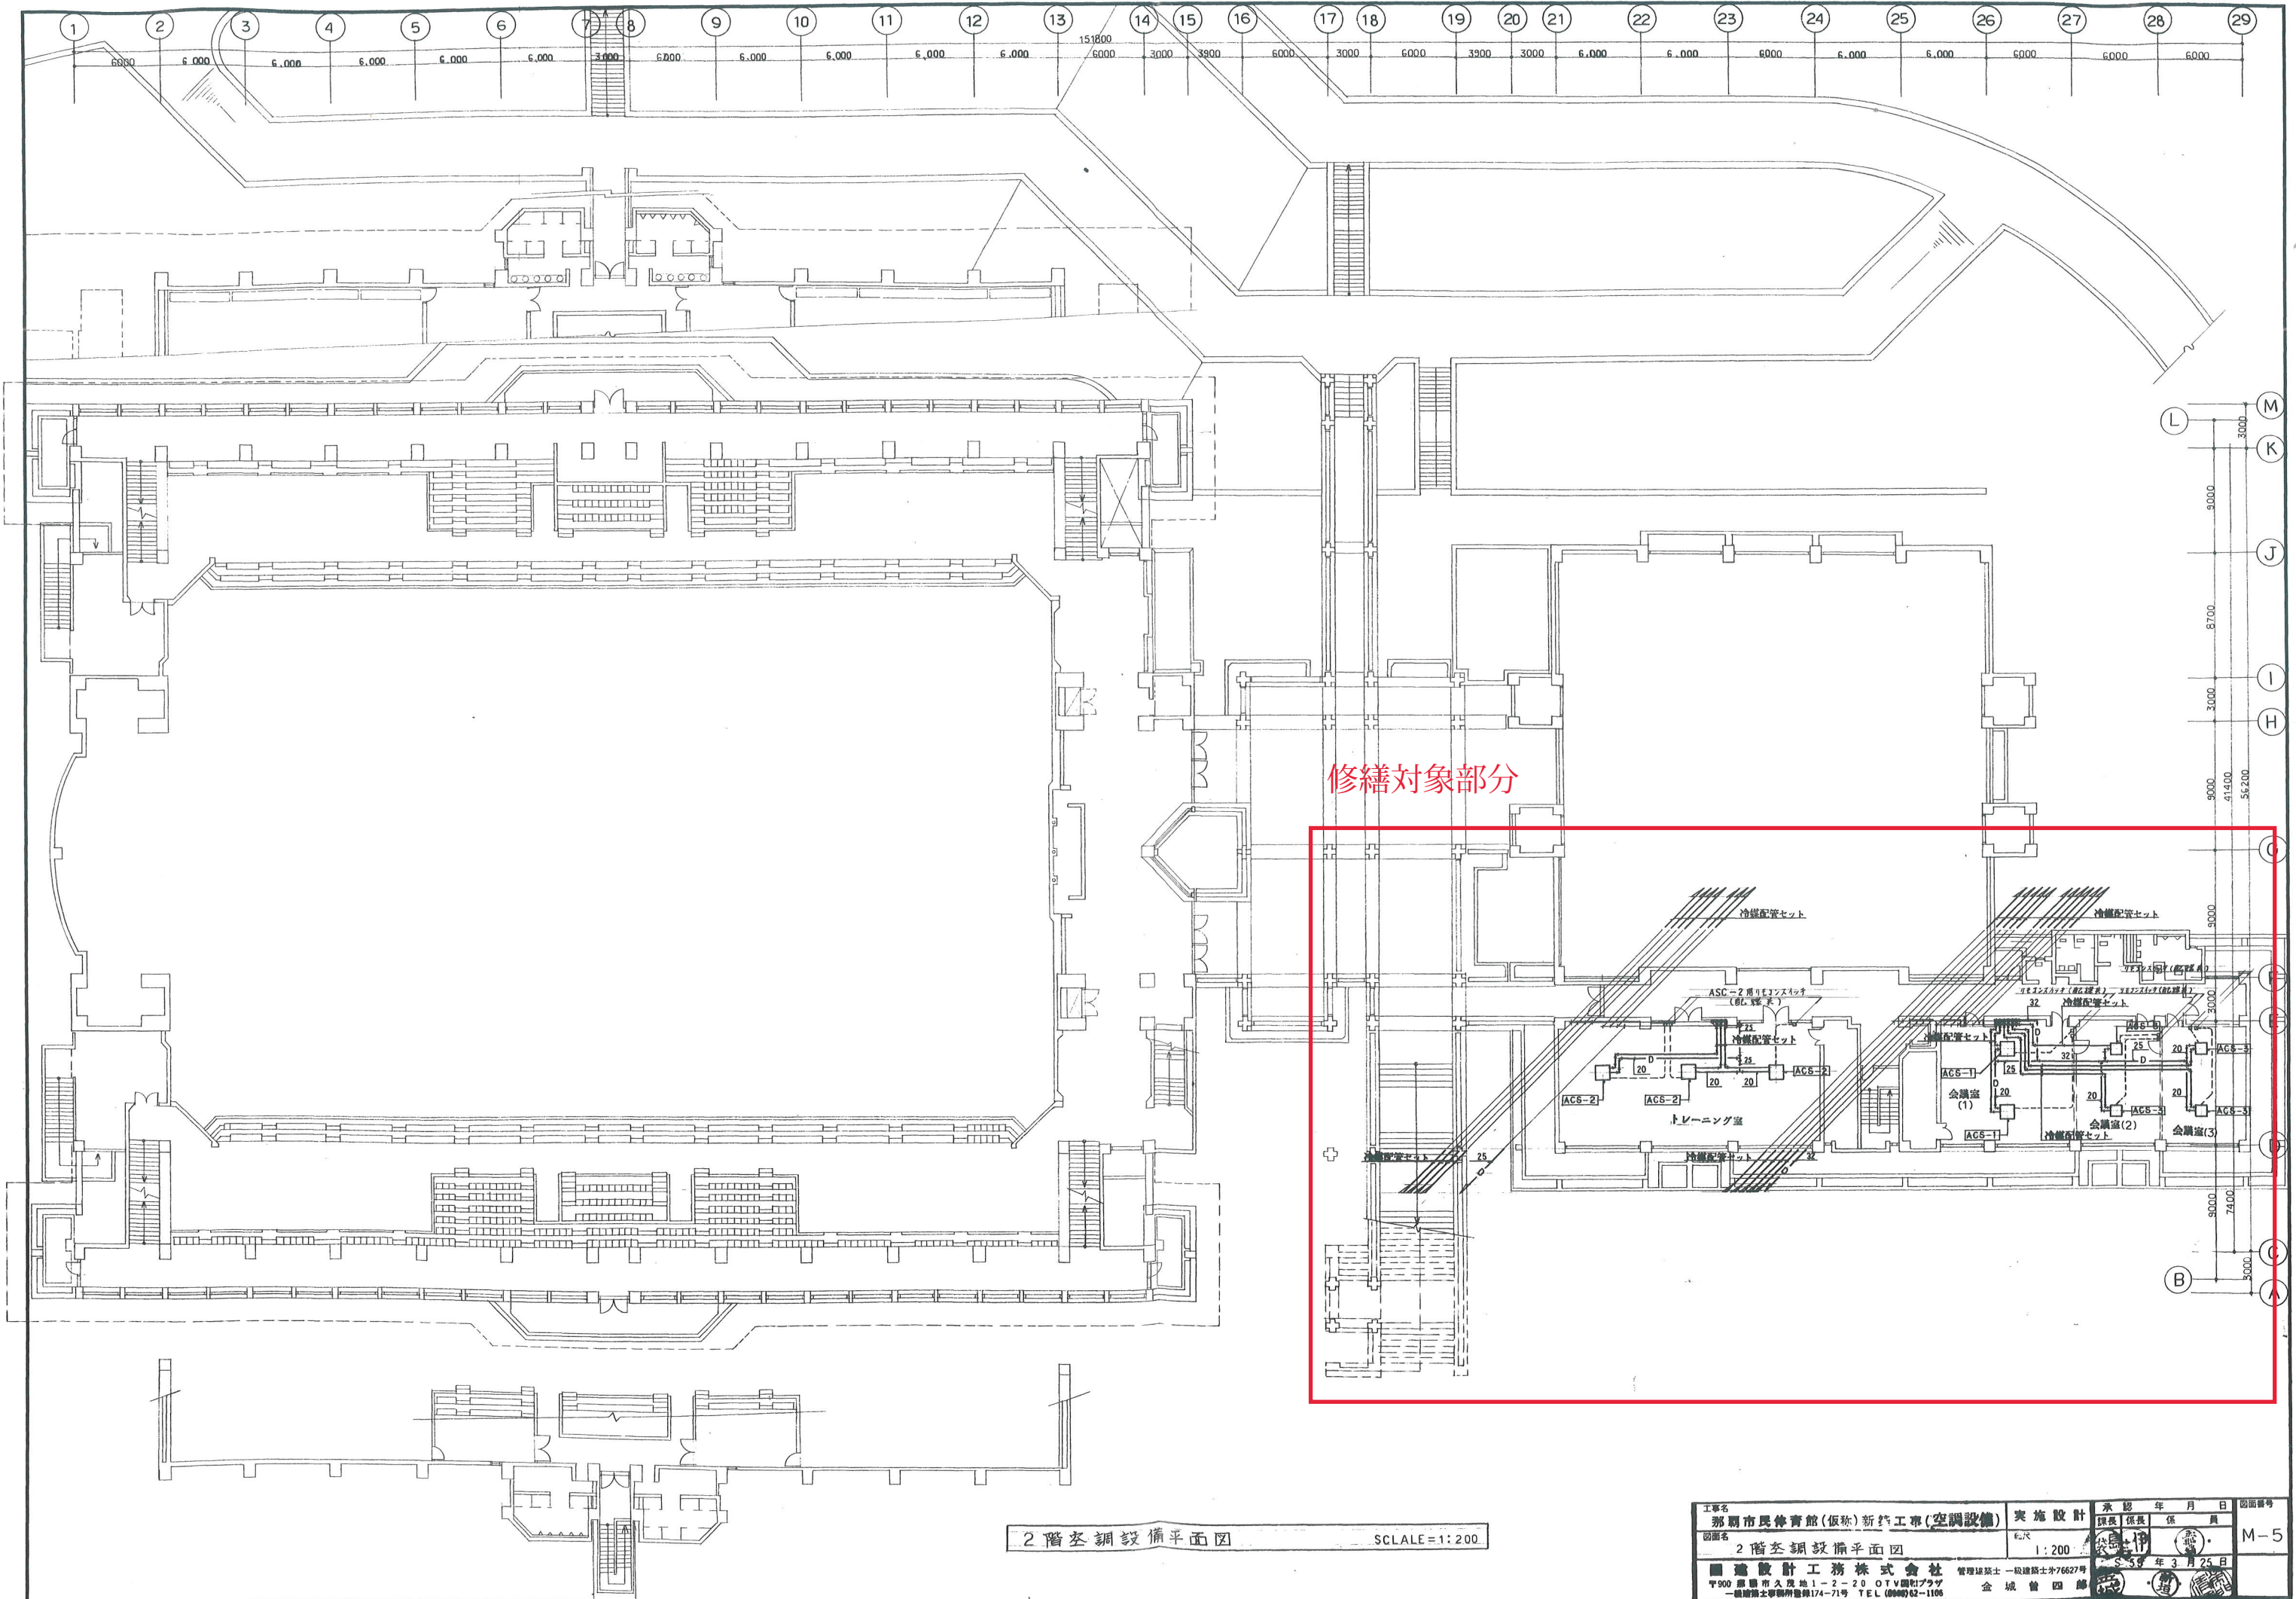

修繕対象部分

2階空調設備平面図 SCALE=1:200

工事名	那覇市民体育館(仮称)新築工事(空調設備)	実施設計	承認	年月日	図面番号
図面名	2階空調設備平面図	1:200	保長	保員	M-5
設計者	建築設計工務株式会社	管理建築士 一級建築士 水76627号	監理	3月25日	
〒900 那覇市久茂地1-2-20 OTV国際プラザ	一級建築士事務所登録174-71号 TEL (098) 62-1106	金城 曾 四 郎			