


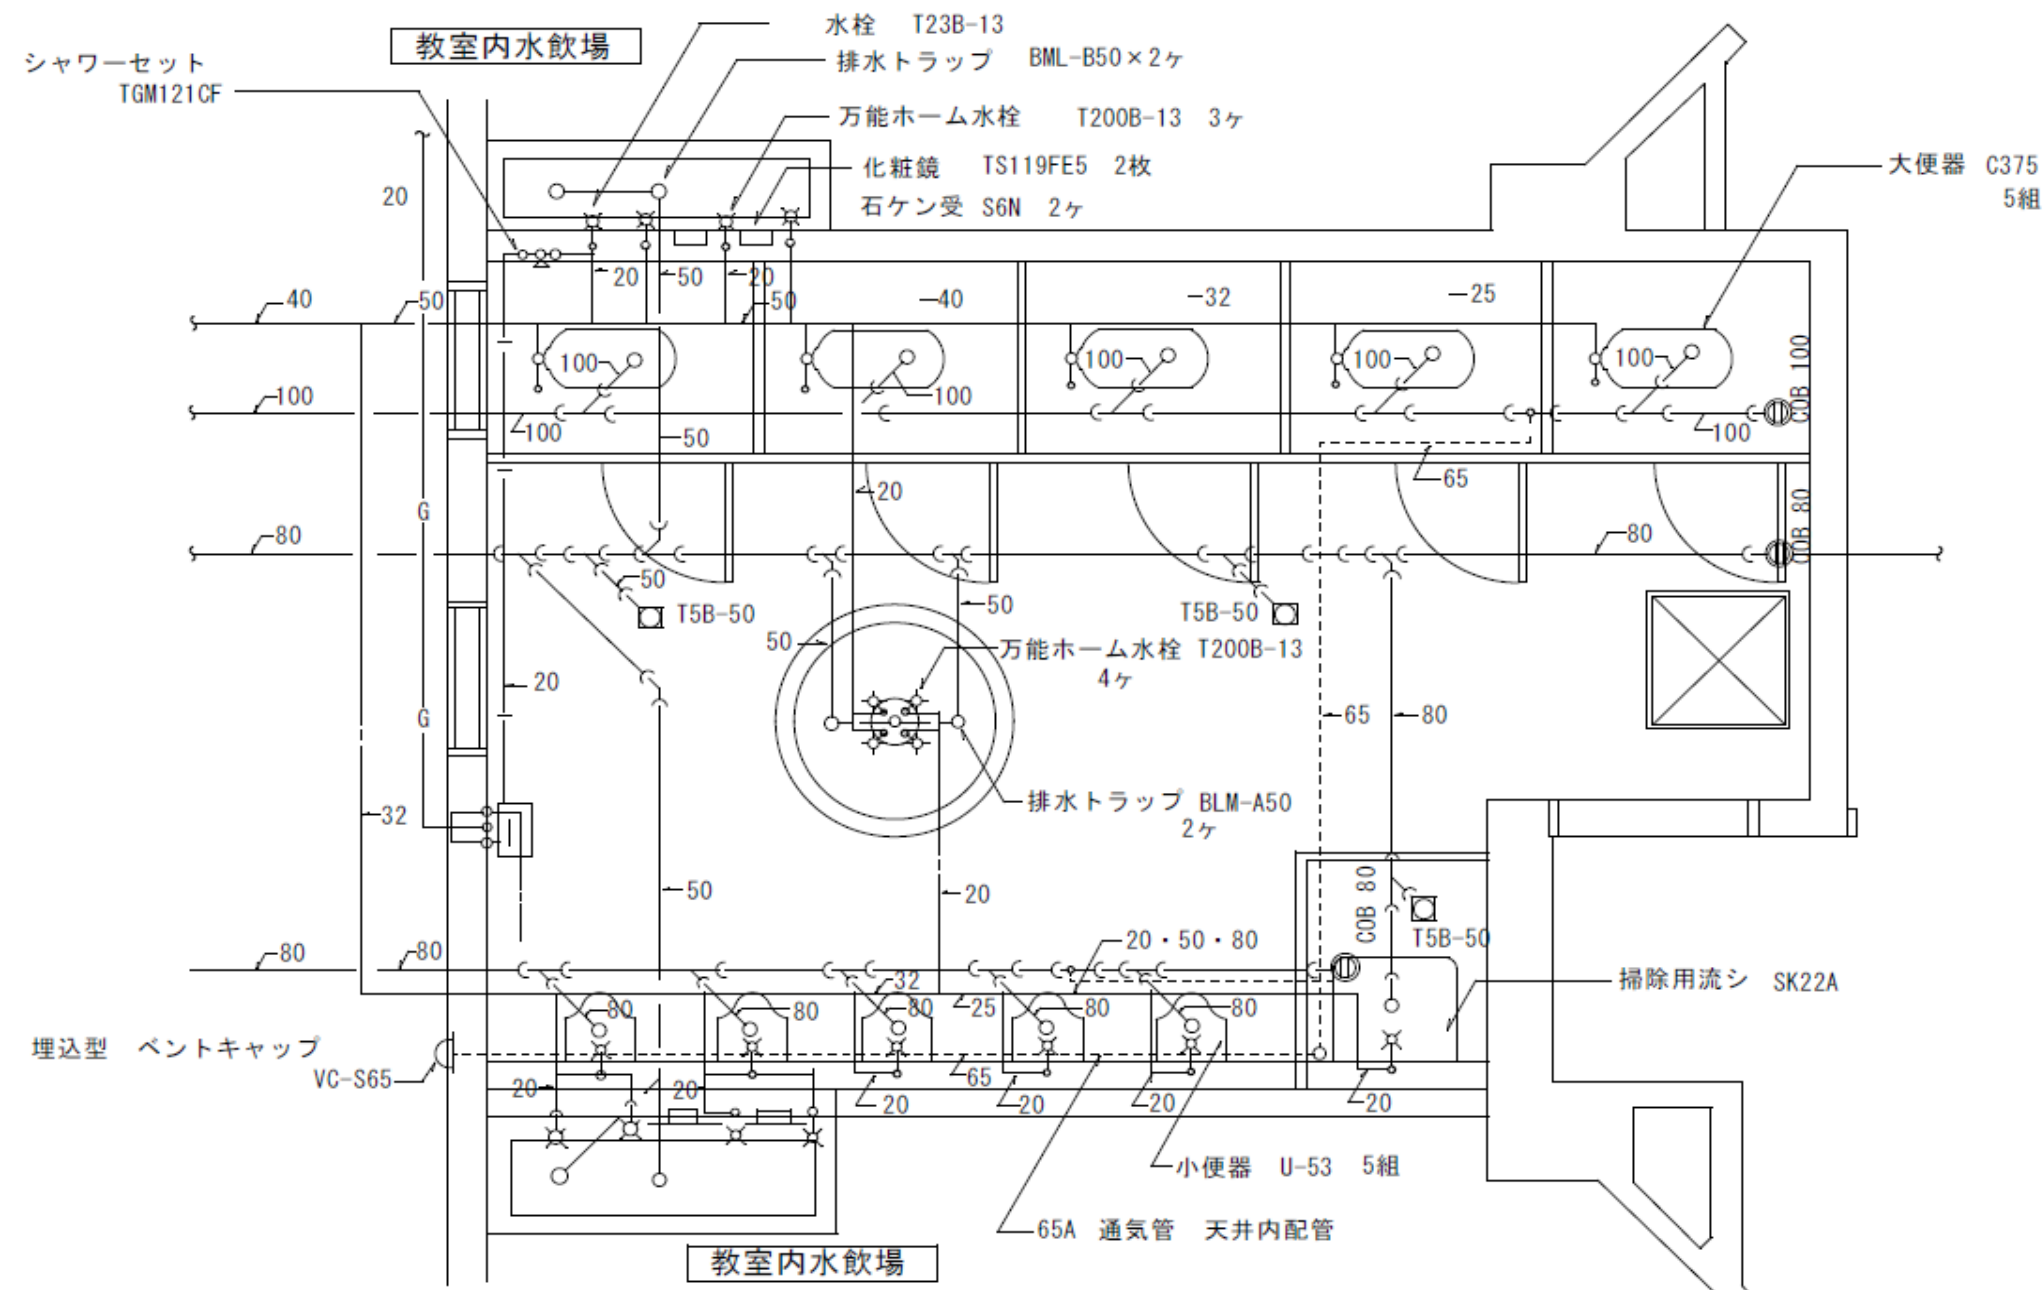

既設トイレ図面


工事名称	乳幼児等通園支援事業（こども誰でも通園制度）実施に係る壺屋こども園改修工事	工事年度	令和7年度
		図面名称	既設トイレ図面
工事場所	那覇市牧志3丁目14-12	縮 尺	No scale
発注機関	那覇市こども教育保育課	図面番号	M-06

- ①幼児用便器1基を小型の幼児用便器へ取り替える。（図面左から2番目の便器）
- ②床のやり後、タイルを張り替え復元すること。
- ③既設ドア及び残存部分を撤去、処分し、小口処理を行う。

- ①既存給湯器（事務室側屋外）とは別途、給湯器を新規増設する。
- ②既存給湯器側のガス管から分岐し、新設給湯器まで配管する。
- ③既存給湯器からトイレまでの温水配管は撤去すること。




- ①新規に沐浴台（幼児用バス）を設置する。
- ②キャビネット下にコンクリート100mm打設し水漏れ防止を行う。
- ③給水管、給湯管及び排水管と接続する。

- ①小便器1基を撤去、処分し、小口処理を行う。
- ②床のやり後、タイルを張り替え復元すること。

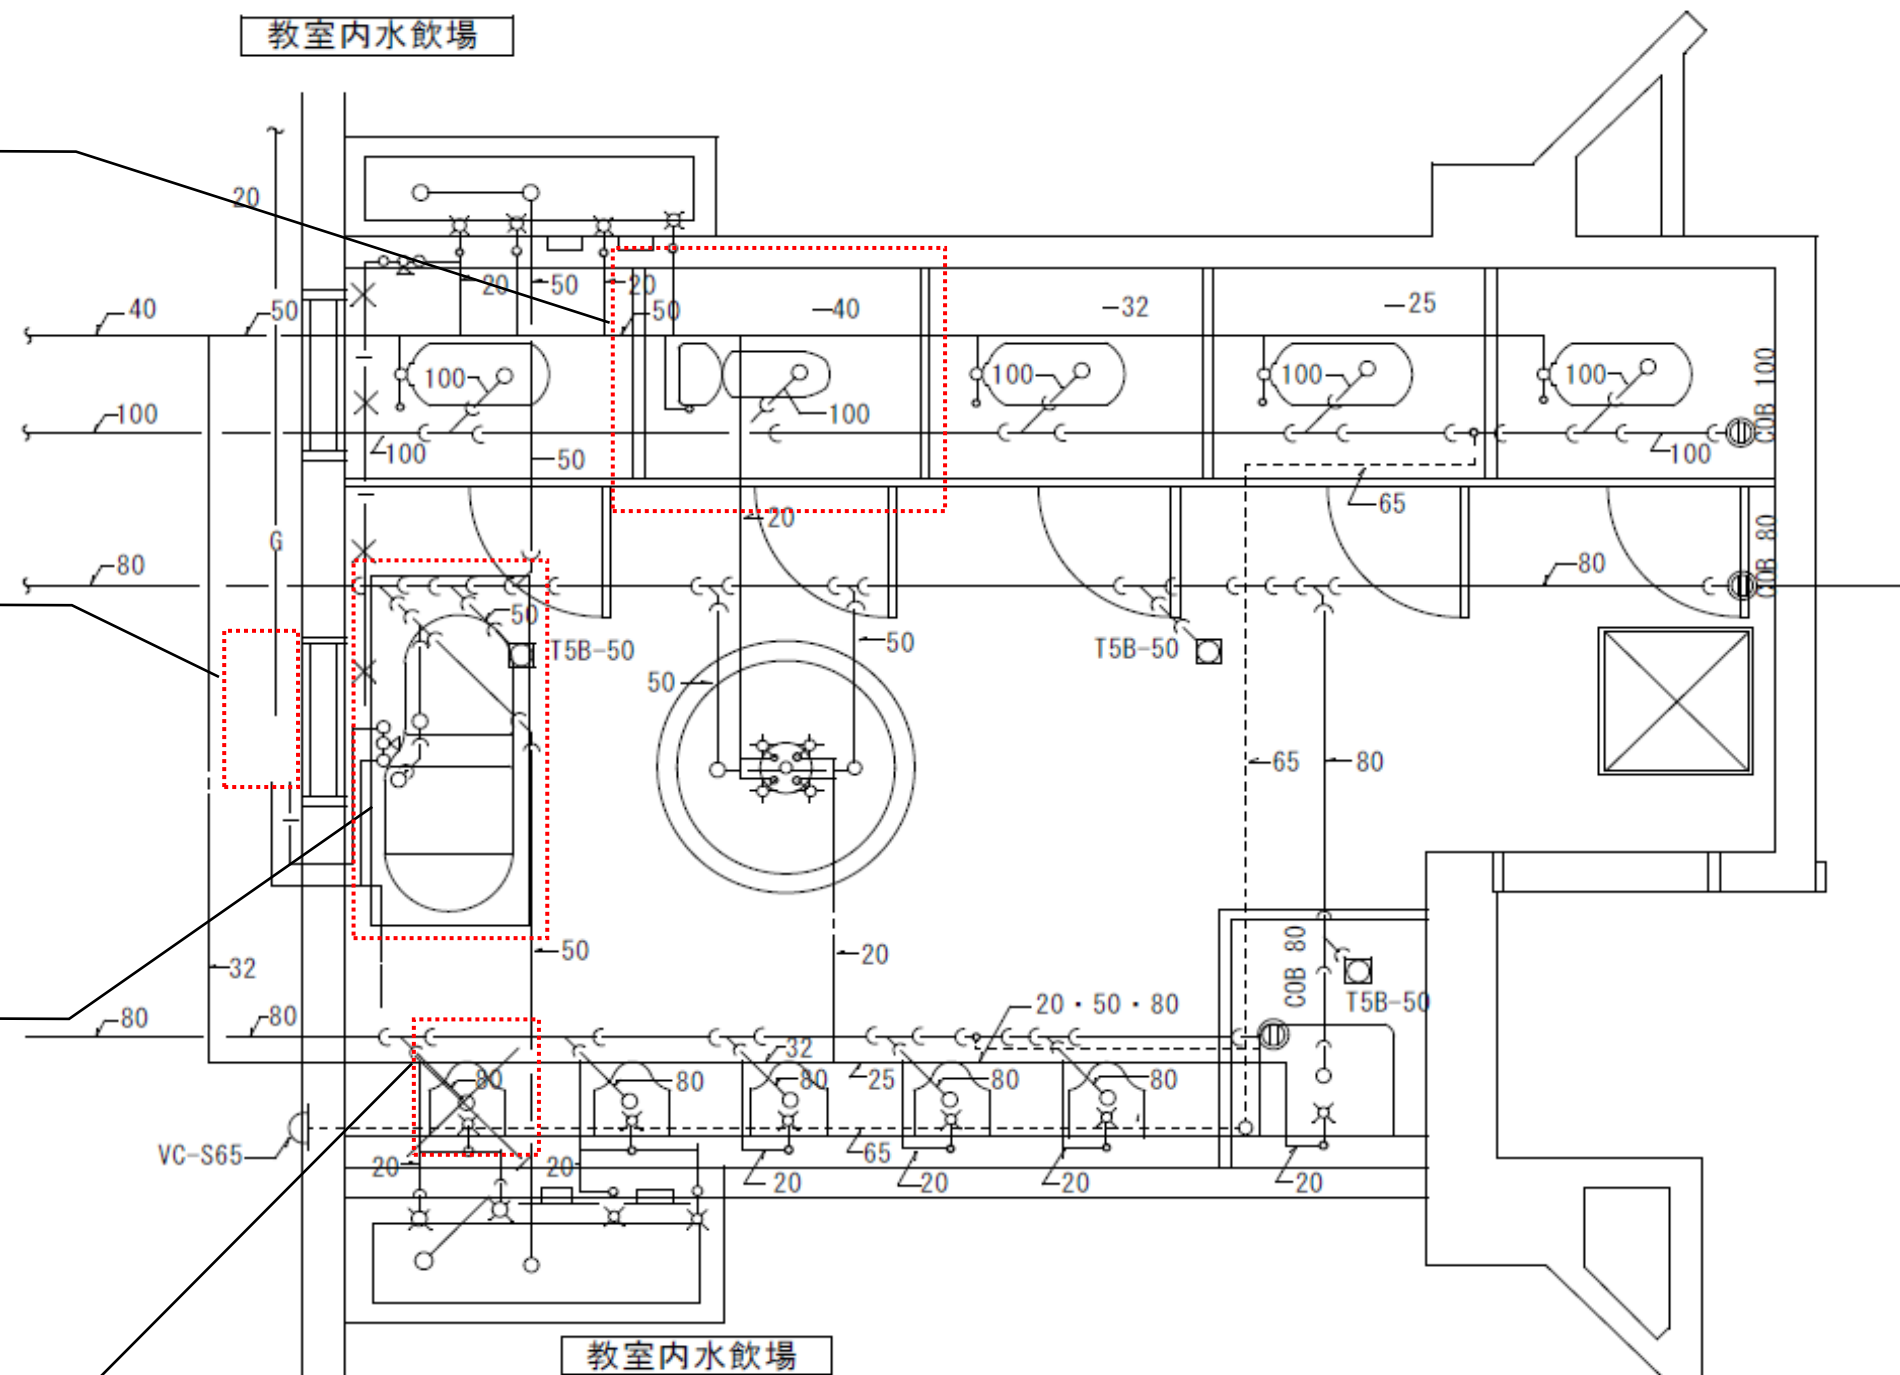

改修トイレ図面

工事名称	乳幼児等通園支援事業（こども誰でも通園制度）実施に係る壺屋こども園改修工事	工事年度	令和7年度
		図面名称	改修トイレ図面
工事場所	那覇市牧志3丁目14-12	縮尺	No scale
発注機関	那覇市こども教育保育課	図面番号	M-07

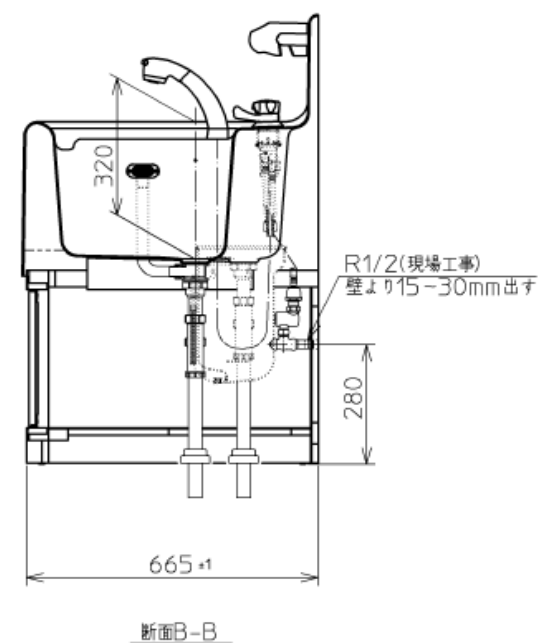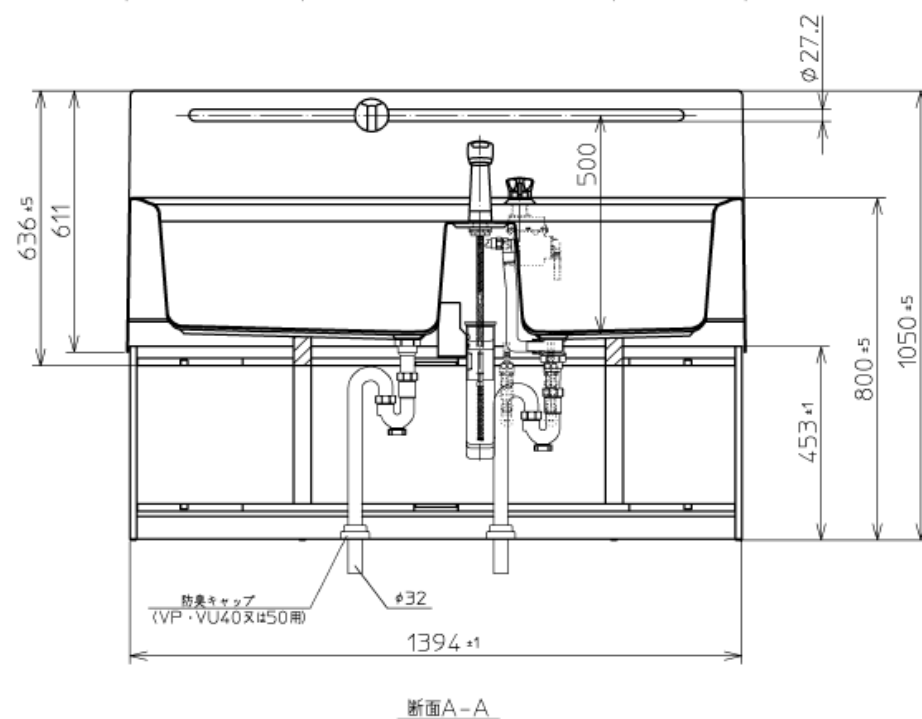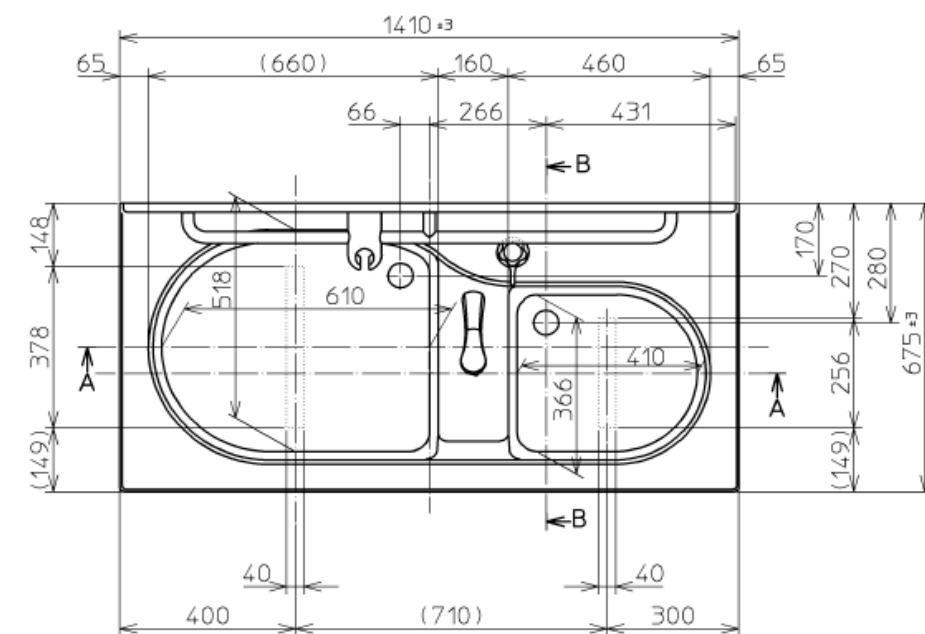

浴槽色番	浴槽色名	手すり色
#NW1	ホワイト	黄色
#SC1	パステルアイボリー	
#SR2	パステルピンク	白色

セット明細		
品番	名称	数量
PFS1400	幼児用バス (バス水栓・同梱部材一式)	1
PZ6070BR	幼児用専用キャビネット (色: ライトウッドN)	1


「注記」

- ・排水金具など同梱部材は現場取付となります。
- ・給水・給湯管を壁から取出す際には同梱の止水栓を使用してください。
壁取出しの場合、給水・給湯管(R1/2)は壁より15mm～30mm出してください。
- ・給水・給湯管を床から立ち上げ接続する場合には
別売品(品番: T4BD6U V92)を2個手配してください。
配管立ち上げ位置は2/2を参照してください。
- ・取付壁に強度がない場合は補強木を設けて施工してください。

※同等品とする。

幼児用バス詳細図

工事名称	乳幼児等通園支援事業（こども誰でも通園制度）実施に係る壺屋こども園改修工事	工事年度	令和7年度
		図面名称	幼児用バス詳細図
工事場所	那覇市牧志3丁目14-12	縮 尺	No scale
発注機関	那覇市こども教育保育課	図面番号	M-08

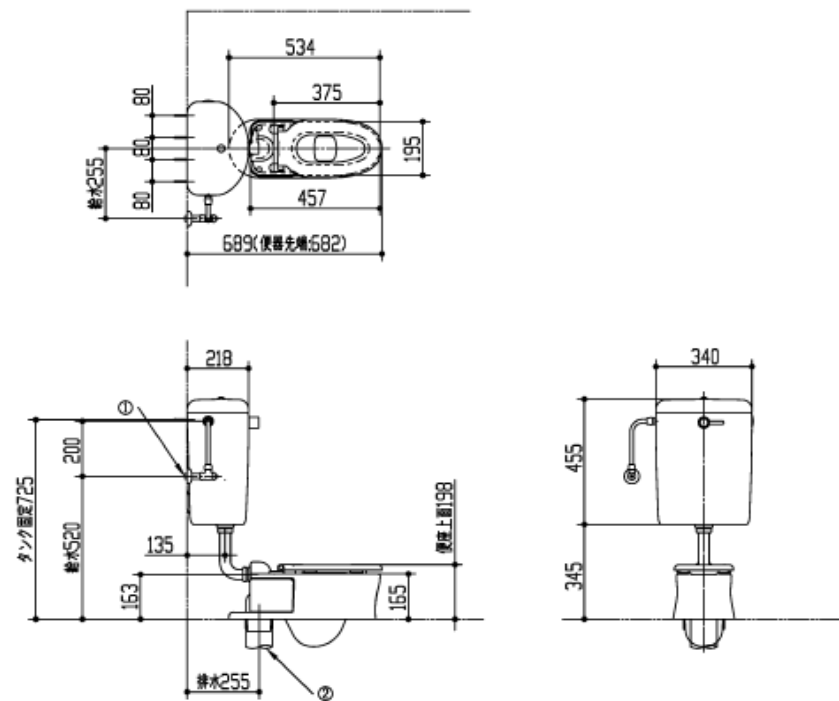

幼児用便器詳細図

<床仕上の厚み・箱入れ寸法>
※床仕上げ寸法は、120mm以上が必要です。床仕上げ厚み寸法が120mm未満の場合は、スラブの箱入れが必要です。

<便器固定寸法>
※は便器固定Tボルト位置

<タンク固定壁補強>
補強板の厚み12mm以上

<製品側給排水および配管接続情報>

☒	タイトル	給水
①	給水	R1/2
☒	タイトル	排水
②	排水	VU、VP75塩ビ管

※1：TS310SGRの内訳

品番	品名	数
CS310B	床置床排水大便器（幼児用）	1
S300BK	平付タンク	1
TS310SGR	ロータンク用金具	1
T82C3B	大便器用スパッド	1
TC31R	幼児用普通便座	1
HP430-7	床排水フランジ（75mm塩ビ管用）	1

※2：75給管使用の場合（入管部材）

TS3WR75	床排水フランジ（75mm給管用）	1
---------	------------------	---

【製品情報】
<平付タンク>
：給水には、最低必要水圧0.05MPa（流動時）を確保してください。
（最高水圧0.75MPa 静止時）

【工事情報】
<床置床排水大便器（幼児用）>
：当セットは、排水管サイズ：φ75をおすすめします。

<平付タンク>
：乾式工法の場合、取付強度を保つため、下地に12mm以上（耐水合板または、硬質石膏ボードなど）、補強板に12mm以上のJAS規格合板相当をお使いください。

【手配情報】
<床排水フランジ（75mm給管用）><タンク取付木ねじ>
：取付面の建築構造により、樹脂プラグ「HH04060（φ8、10個1組）」を準備していますので、必要に応じて別途手配してください。

<床排水フランジ（75mm塩ビ管用）>
：取付面の建築構造により、樹脂プラグ「HH04059（φ8、10個1組）」を準備していますので、必要に応じて別途手配してください。

※同等品とする。

工事名称	乳幼児等通園支援事業（こども誰でも通園制度）実施に係る壺屋こども園改修工事	工事年度	令和7年度
		図面名称	幼児用便器詳細図
工事場所	那覇市牧志3丁目14-12	縮 尺	No scale
発注機関	那覇市こども教育保育課	図面番号	M-09