


- 凡 例
- RS EM-CEE1.25□-2C (PF16/コロガシ)
 - HS EM-CEE1.25□-3C (PF16/コロガシ)
 - A - EM-CEE2.0-3C (冷媒管共巻)
 - B - EM-CEE1.25□-2C (冷媒管共巻)

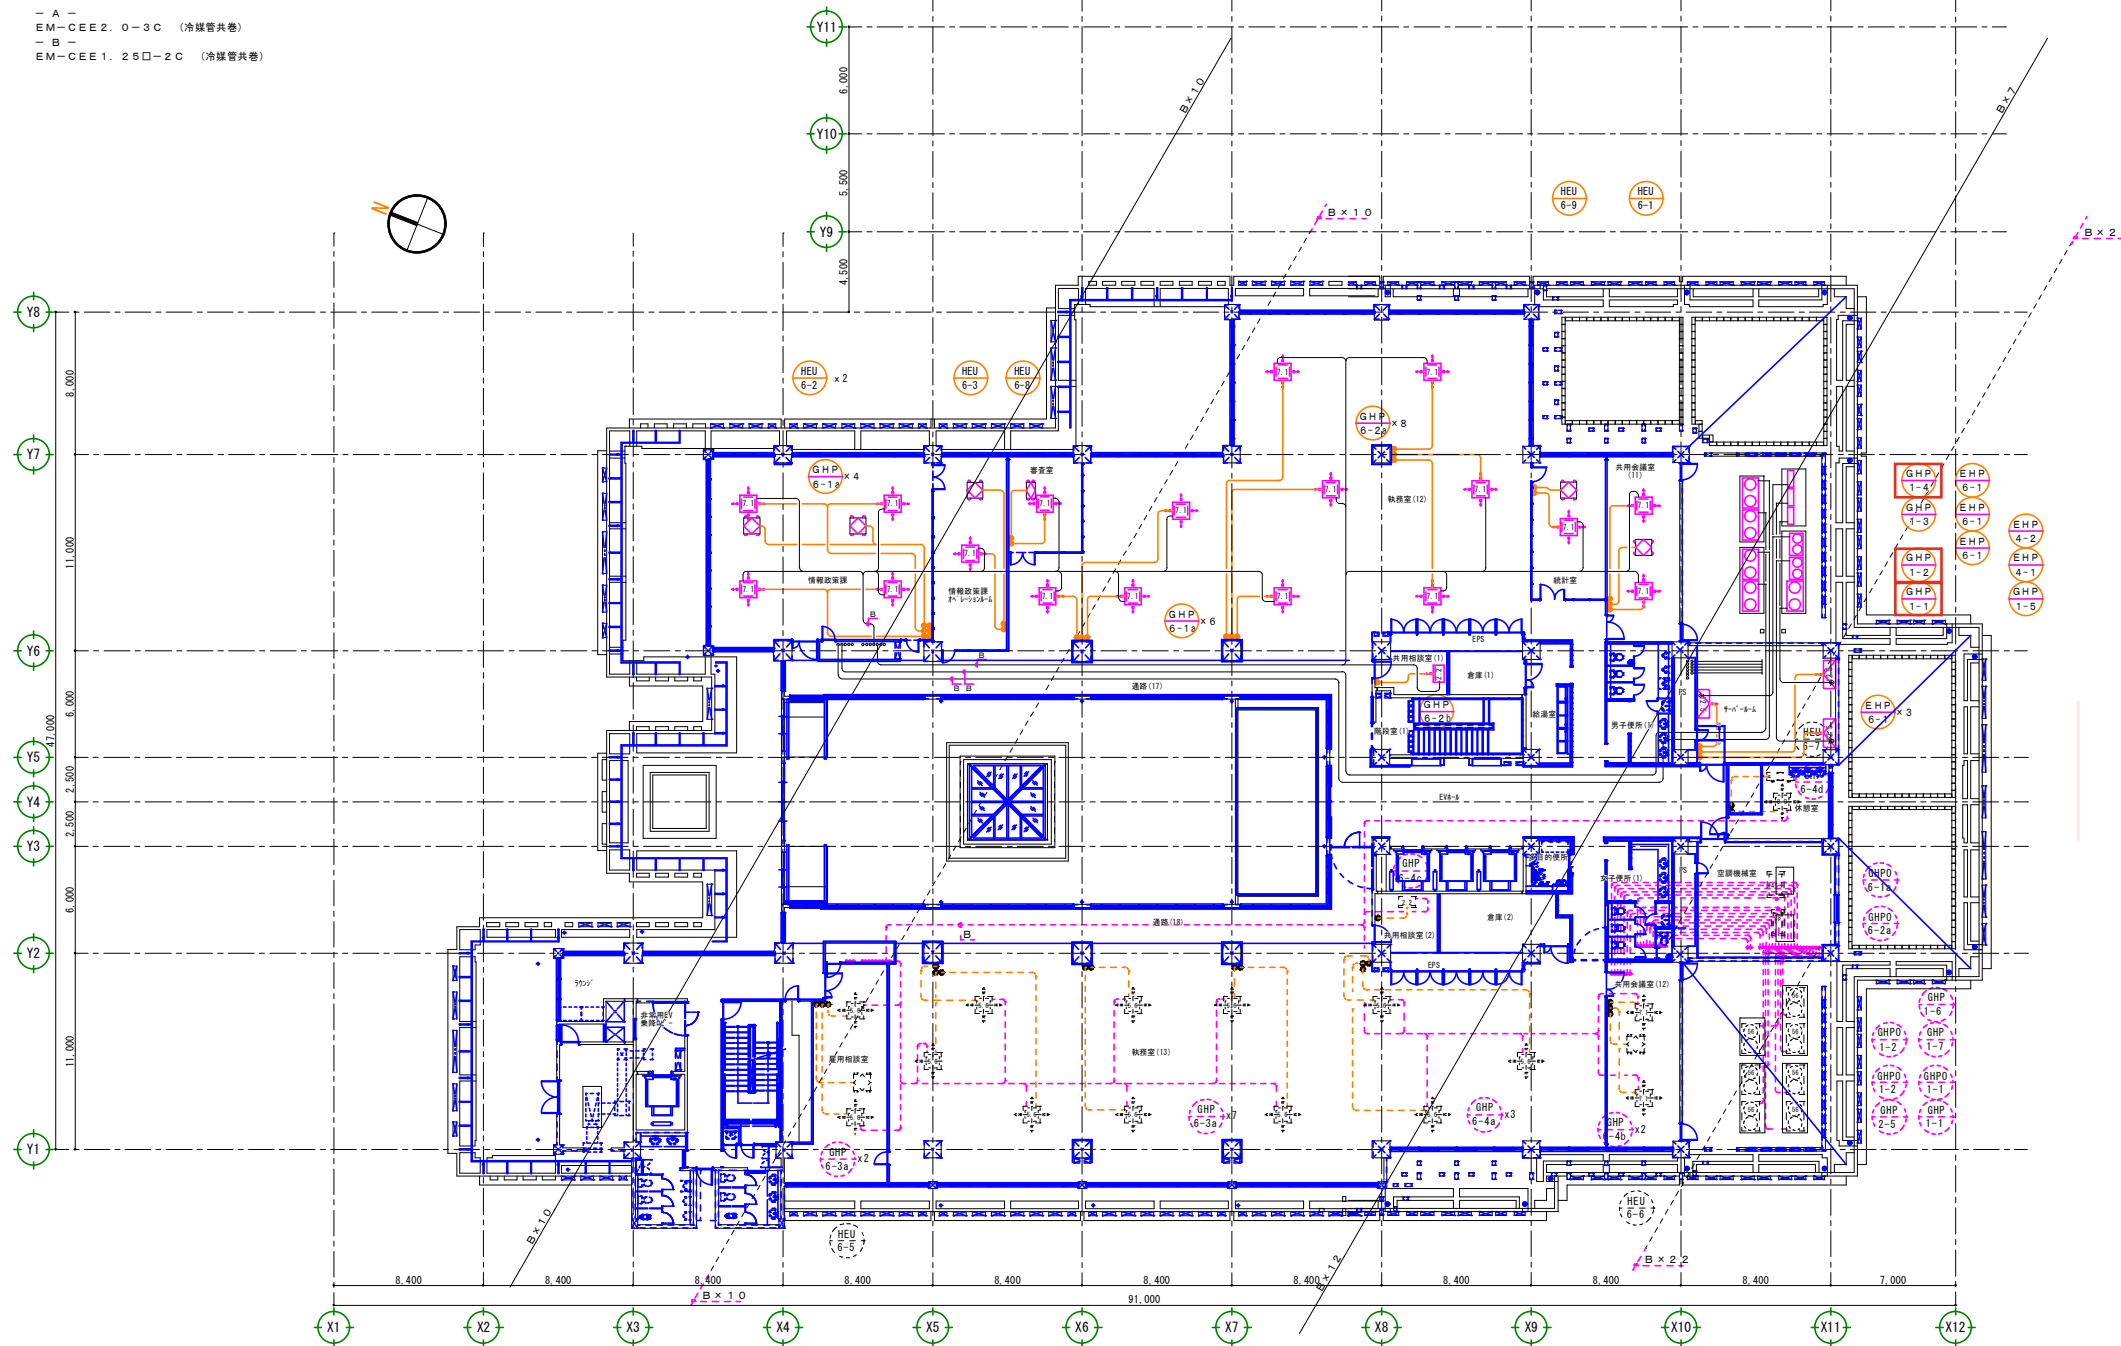

那覇市新庁舎建設工事（機械・3工区）

㈩オカノ・沖縄バナソニック特機㈩・(南)三崎工業 共同企業体

工事場所

那覇市泉崎1丁目1番1号

工事名

那覇市新庁舎建設工事（機械・3工区）

図面内容

6階 空調配線平面図

図面番号

M-37

縮尺 1/150 on A1
1/300 on A3