

空調機器表

機器番号 (外機)	機器番号 (内機)	機器名称	型式	系統	付属電動機・エンジン														消費電力		台数	備考
					冷房能力 Kw	暖房能力 Kw	冷凍配管		電源	送風機				圧縮機	エンジン 出力	燃料消費量	消費電力					
							管径 φ (mm)	長さ φ (m)		流量 m³/min	圧力 kg/cm²	回転数 rpm	消費電力 kw				消費電力 kw	消費電力 kw	消費電力 kw			
ACM-1		室外機	高効率タイプ	接客カフェ・調理室系統	28.0	31.5	9.5	22.2	3	200	--	--	0.75	--	--	2.9+3.8	--	8.06	8.15	1	┐	
	ACM-1-1	室内機	天吊りカセット4方	接客カフェ	7.1	8.0	9.5	15.9	1	200	21	60	--	--	--	--	--	25	35	3	┐	
	ACM-1-2	"	"	調理室	8.0	9.0	9.5	15.9	1	200	18	74	--	--	--	--	--	55	55	1	ドレンアップメ	
ACM-2		室外機	高効率タイプ	企画展示室・情報コーナー系統	50.0	56.0	15.9	28.6	3	200	--	--	0.75	0.75	--	2.9+2.8	4.5	16.4	14.3	1	┐	
	ACM-2-1	室内機	天吊りカセット4方	企画展示室	11.2	12.5	9.5	15.9	1	200	26	90	--	--	--	--	--	95	85	3	┐	
	ACM-2-2	"	"	情報コーナー	9.0	10.0	9.5	15.9	1	200	20	50	--	--	--	--	--	180	148	1	┐	
ACM-3		室外機	高効率タイプ	ロビー・ギャラリー系統	67.0	77.5	15.9	28.6	3	200	--	--	0.75	0.75	--	3.1+5.2	3.1+5.2	20.6	23.9	1	┐	
	ACM-3-1	室内機	天吊りカセット4方	ロビー	8.0	9.0	9.5	15.9	1	200	22.5	60	--	--	--	--	--	40	40	1	┐	
	ACM-3-2	"	"	ギャラリー	8.0	9.0	9.5	15.9	1	200	22.5	60	--	--	--	--	--	40	40	3	┐	
	ACM-3-3	"	"	ロビー(2F)	11.2	12.5	9.5	15.9	1	200	28	120	--	--	--	--	--	217	178	1	┐	
	ACM-3-4	"	"	ギャラリー	8.0	9.0	9.5	15.9	1	200	19	50	--	--	--	--	--	148	115	2	┐	
ACM-3-5	"	"	設備室	授業室	2.8	3.2	6.4	12.7	1	200	9.5	30	--	--	--	--	--	25	25	2	ドレンアップメ	
ACM-4		室外機	高効率タイプ	トレーニング室系統	40.0	45.0	12.7	25.4	3	200	--	--	0.75	0.75	--	4.5	4.5	13.4	12.9	1	┐	
	ACM-4-1	室内機	天吊りカセット4方	トレーニング室	11.2	12.5	9.5	15.9	1	200	26	90	--	--	--	--	--	95	85	3	┐	
	ACM-4-2	"	"	更衣室(男女)	3.6	4.2	6.4	12.7	1	200	12	30	--	--	--	--	--	48	37	2	┐	
ACM-5		室外機	高効率タイプ	研修室系統	22.4	25.0	9.5	18.1	3	200	--	--	0.75	--	--	4.5	--	6.91	6.43	1	┐	
	ACM-5-1	室内機	天吊りカセット4方	研修室系統	5.6	6.3	6.4	12.7	1	200	16.5	60	--	--	--	--	--	25	25	3	┐	
ACM-6		室外機	高効率タイプ	機械設備ケアルーム系統	45.0	50.0	12.7	25.4	3	200	--	--	0.75	0.75	--	4.5	4.5	13.4	12.9	1	┐	
	ACM-6-1	室内機	天吊りカセット2方	機械設備ケアルーム	8.0	9.0	9.5	15.9	1	200	19	50	---	---	---	---	---	148	115	1	┐	
	ACM-6-2	"	"	"	5.6	6.3	6.4	12.7	1	200	13	30	--	--	--	--	--	55	44	1	┐	
	ACM-6-3	"	"	"	4.5	5.0	6.4	12.7	1	200	12	30	--	--	--	--	--	48	37	4	┐	
	ACM-6-4	"	"	"	3.6	4.2	6.4	12.7	1	200	12	30	--	--	--	--	--	48	37	1	┐	
ACP-1		室内パッケージエアコン(高効率)	天吊りカセット4方	事務室	5.6 (1.5~6.3)	6.3 (1.5~9.3)	6.4	12.7	1	200	19	60	90	--	--	1.5	--	1.28	1.3	2	インバーター	
	ACP-2	"	"	調理室	10.0 (2.6~11.3)	11.2 (2.6~13.12)	9.5	15.9	3	200	28	82	90+90	--	--	2.5	--	2.43	2.88	1	"	
ACR-1		ルームエアコン	壁掛冷暖仕様	ボランティヤ第2	2.8 (0.5~3.2)	3.6 (0.6~4.8)	6.4	9.5	1	100		40	40	--	--	0.75	--	770	870	1		
	ACR-2	"	壁掛冷暖仕様	待合室・小会議室1~5・ボランティヤ第1,2 ピアノ室・スタッフルーム	2.2 (0.5~2.8)	2.2 (0.6~4.8)	6.4	9.5	1	100		40	40	--	--	0.6	--	635	470	10	ドレンアップメ	
	ACR-3	ルームエアコン	天吊りカセット1方	授業室1~2	2.5 (0.6~3.7)	3.4 (0.6~5.8)	6.4	9.5	1	100		30	40	--	--	0.75	--	580	870	3		
GHP-1		室外機(連続タイプ)	ガスヒートポンプ	多目的ホール系統	71.0	80.0	15.9	28.6	1	200	400		0.7	0.7			15.7	67	1.57	0.88	2	都市ガス
	GHP-1-1	室内機	床置きダクト形	多目的ホール系統	140.0	160.0	15.9	28.6	2	200	420	4,000	7,000					5.56	5.56	1	┐	
GHP-2		室外機(連続タイプ)	ガスヒートポンプ	演習練習場系統(舞台)	45.0	50.0	12.7	25.4	1	200	370		0.7	0.7			10	28.5	1.16	0.55	2	都市ガス
	GHP-2-1	室内機	床置きダクト形	演習練習場(舞台)	90.0	100.0	12.7	25.4	2	200	280	1,100	5,500					3.74	3.74	1	┐	
GHP-3		室外機	ガスヒートポンプ	伝説芸術指導スペース系統	56.0	62.0	15.9	25.6	1	200	240		0.7	0.7			12.4	45.4	1.24	0.74	1	都市ガス
	GHP-3-1	室内機	床置きダクト形	伝説芸術指導スペース	56.0	62.0	15.9	25.6	2	200	160	1,500	2,200					1.45	1.45	1	┐	
SS-1		ON・OFFコントローラー																		1		
RS-1		集中管理コントローラー	タッチパネル式																	1		

特記事項

1) 能力及び消費電力は、JIS B 8616に規定された定格条件による。

2) 天吊りカセットタイプは全て自動昇降グリル付。

3) ビルマルド、空冷パッケージ(外調機)の室外機は標準設置を行う(フィン含む)。

4) 室外機はヤマガタ仕様(外調機)。

5) 室外機(外調機)はアンダース(US)でパネルでパネル取付止措置をする。

6) 室外機(外調機)は防雨防止USワイヤーで固定。

7) ACR-1・2は冷暖仕様とし、外調機は防雨措置を行う(フィン不要)。

8) GHP-1・2・3の室内機には防雨措置を行う。






9) 全てインバーターエアコン

10) ACP-1・2、ACR-1・3には集中管理リレー付とする。


11) ACR-1・2のリモコンスイッチはワイヤレスリモコン。

※能力は、JIS B 8616、B 8627及びJIS A 40022による。

事業名	旧市庁舎行場用地問題解決事業		
工事名	(名称) ともがけ通商施設建設工事(空調設備)		
工事場所	那覇市金城3丁目5-3、3丁目5-2		
竣工年月	令和2年5月		
図面名称	空調機設置		
縮尺	NO SCALE (A1)	工事名称	M-09
施工	大成設備工事・比嘉工業・株式会社 共同企業体		

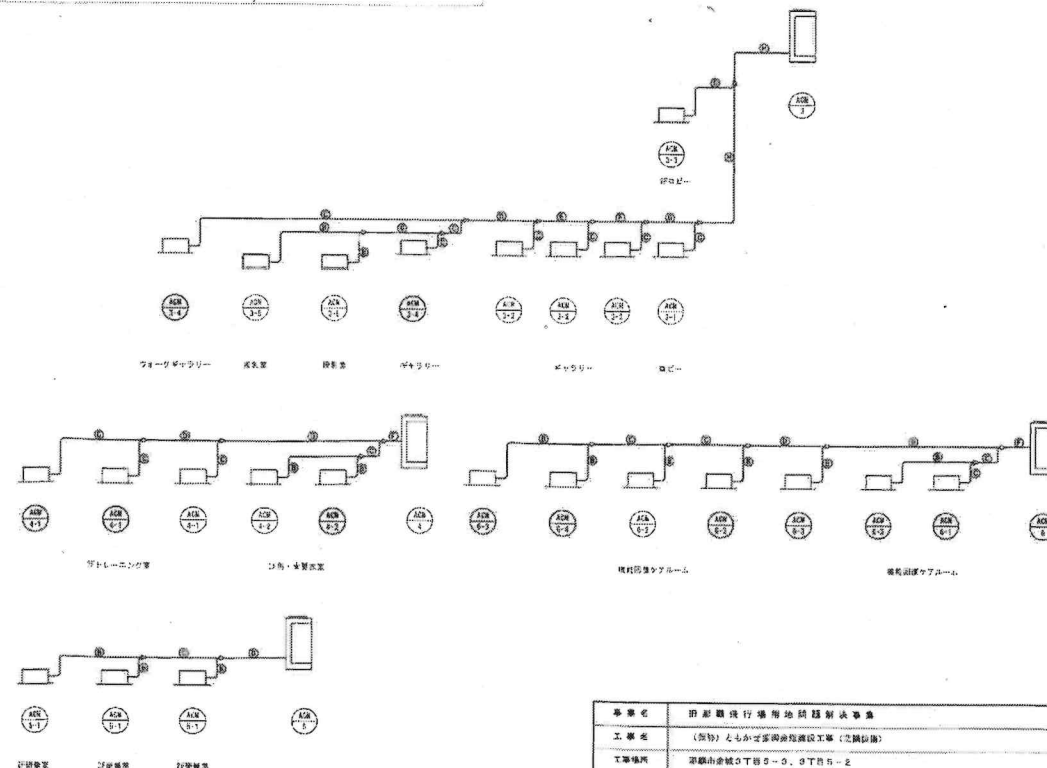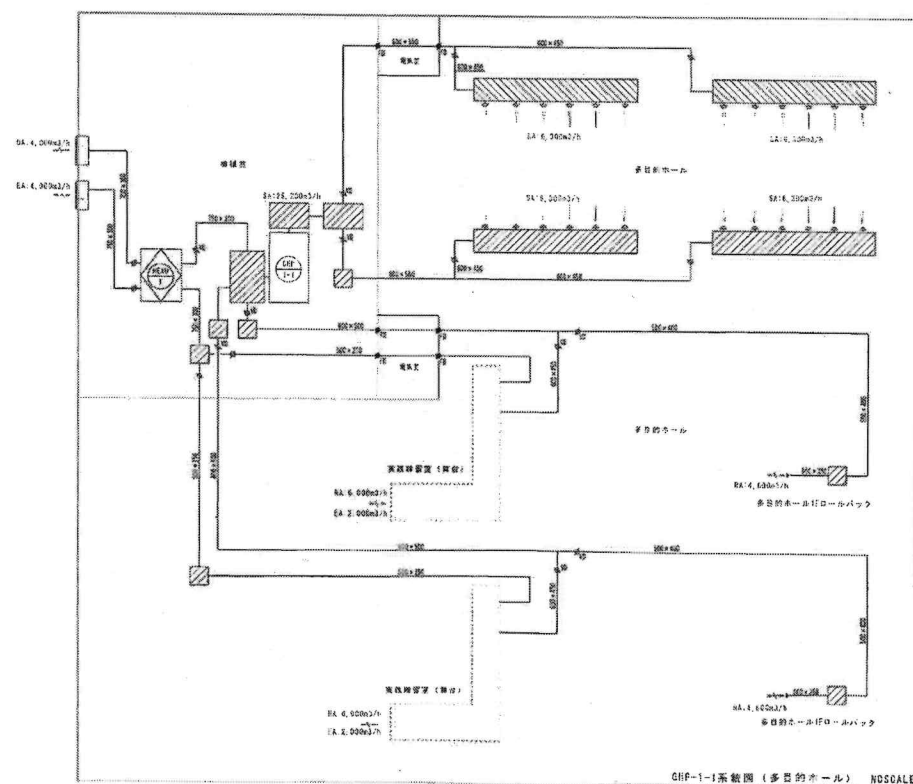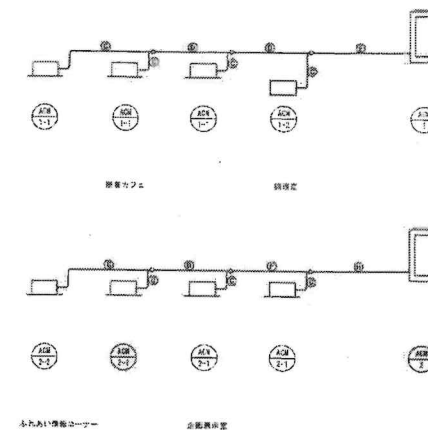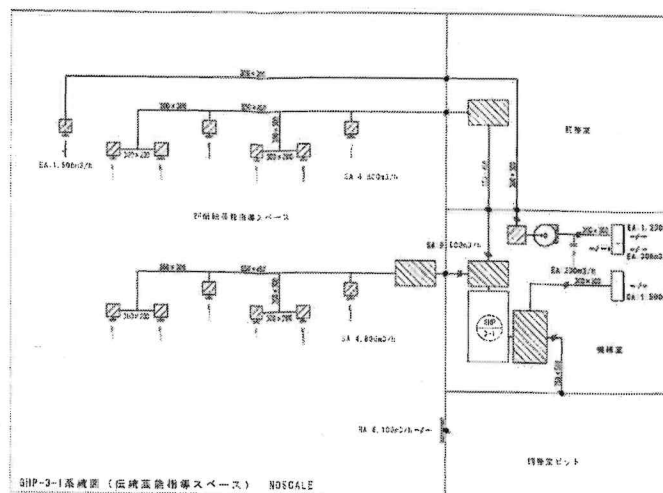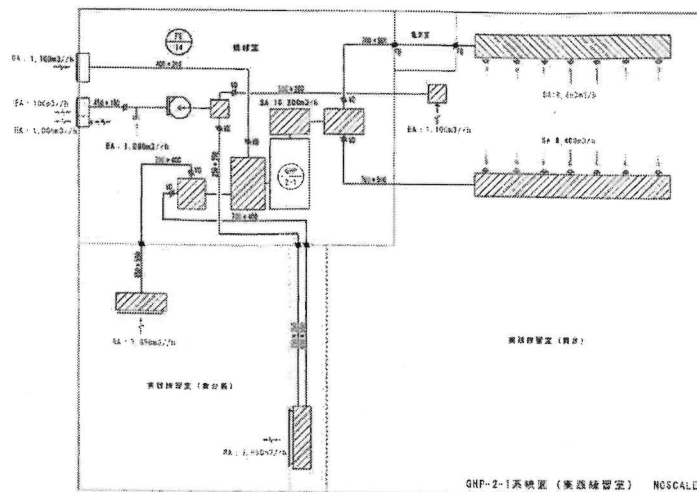


事業名	田原駅先行用地問題解決事業		
工種名	(設計) 土木・建築・設備設計工事 (設備設備)		
工事場所	京浜東北線5丁目5-0、5丁目5-2		
竣工年月	令和2年5月		
図面名称	空調設備図		
編 号	NO SCALE (A1)	工事名称	M-16
編 号	NO SCALE (A2)	工事名称	M-16
編 号	大規模改修工事・工事工事・調査 計画金関係		

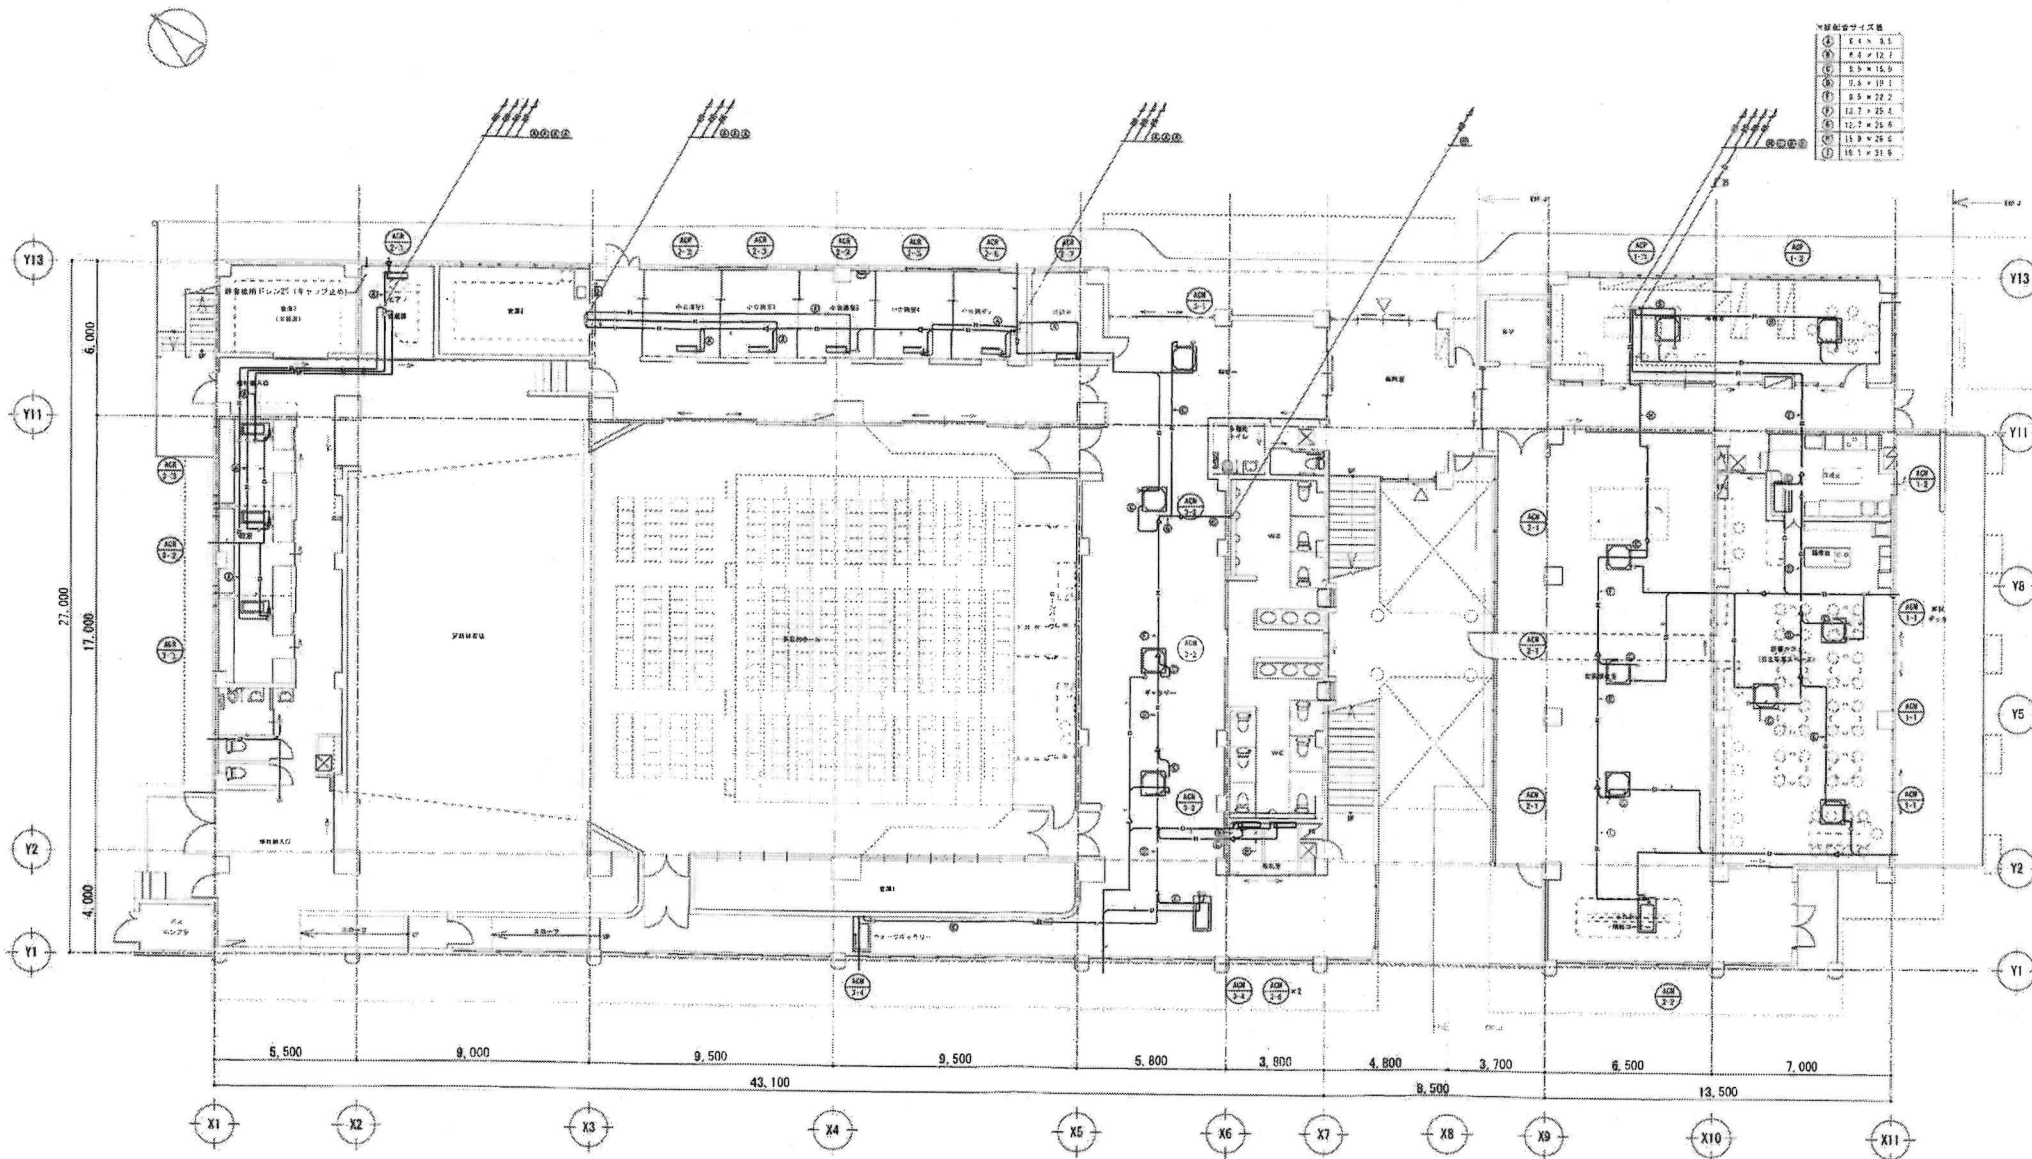

※設備サイズ表

①	1.1 × 1.1
②	1.1 × 1.2
③	1.1 × 1.5
④	1.1 × 1.8
⑤	1.1 × 2.2
⑥	1.1 × 2.5
⑦	1.1 × 2.8
⑧	1.1 × 3.1
⑨	1.1 × 3.4
⑩	1.1 × 3.7
⑪	1.1 × 4.0
⑫	1.1 × 4.3
⑬	1.1 × 4.6
⑭	1.1 × 4.9
⑮	1.1 × 5.2
⑯	1.1 × 5.5
⑰	1.1 × 5.8
⑱	1.1 × 6.1
⑲	1.1 × 6.4
⑳	1.1 × 6.7
㉑	1.1 × 7.0
㉒	1.1 × 7.3
㉓	1.1 × 7.6
㉔	1.1 × 7.9
㉕	1.1 × 8.2
㉖	1.1 × 8.5
㉗	1.1 × 8.8
㉘	1.1 × 9.1
㉙	1.1 × 9.4
㉚	1.1 × 9.7
㉛	1.1 × 10.0
㉜	1.1 × 10.3
㉝	1.1 × 10.6
㉞	1.1 × 10.9
㉟	1.1 × 11.2
㊱	1.1 × 11.5
㊲	1.1 × 11.8
㊳	1.1 × 12.1
㊴	1.1 × 12.4
㊵	1.1 × 12.7
㊶	1.1 × 13.0
㊷	1.1 × 13.3
㊸	1.1 × 13.6
㊹	1.1 × 13.9
㊺	1.1 × 14.2
㊻	1.1 × 14.5
㊼	1.1 × 14.8
㊽	1.1 × 15.1
㊾	1.1 × 15.4
㊿	1.1 × 15.7


事業名	田村町等特用地域開発事業		
工事名	(仮称) 田村町等特用地域開発事業 (仮称) 田村町等特用地域開発事業 (仮称) 田村町等特用地域開発事業		
工事番号	田村町等特用地域開発事業 (仮称) 田村町等特用地域開発事業 (仮称) 田村町等特用地域開発事業		
施工年月	令和2年10月		
図面番号	1 田村町等特用地域開発事業 (仮称) 田村町等特用地域開発事業 (仮称) 田村町等特用地域開発事業		
図尺	① 1/100 (A1)	工事名称	M-1
備考	入札書類・仕様書・図面 共同企業体		

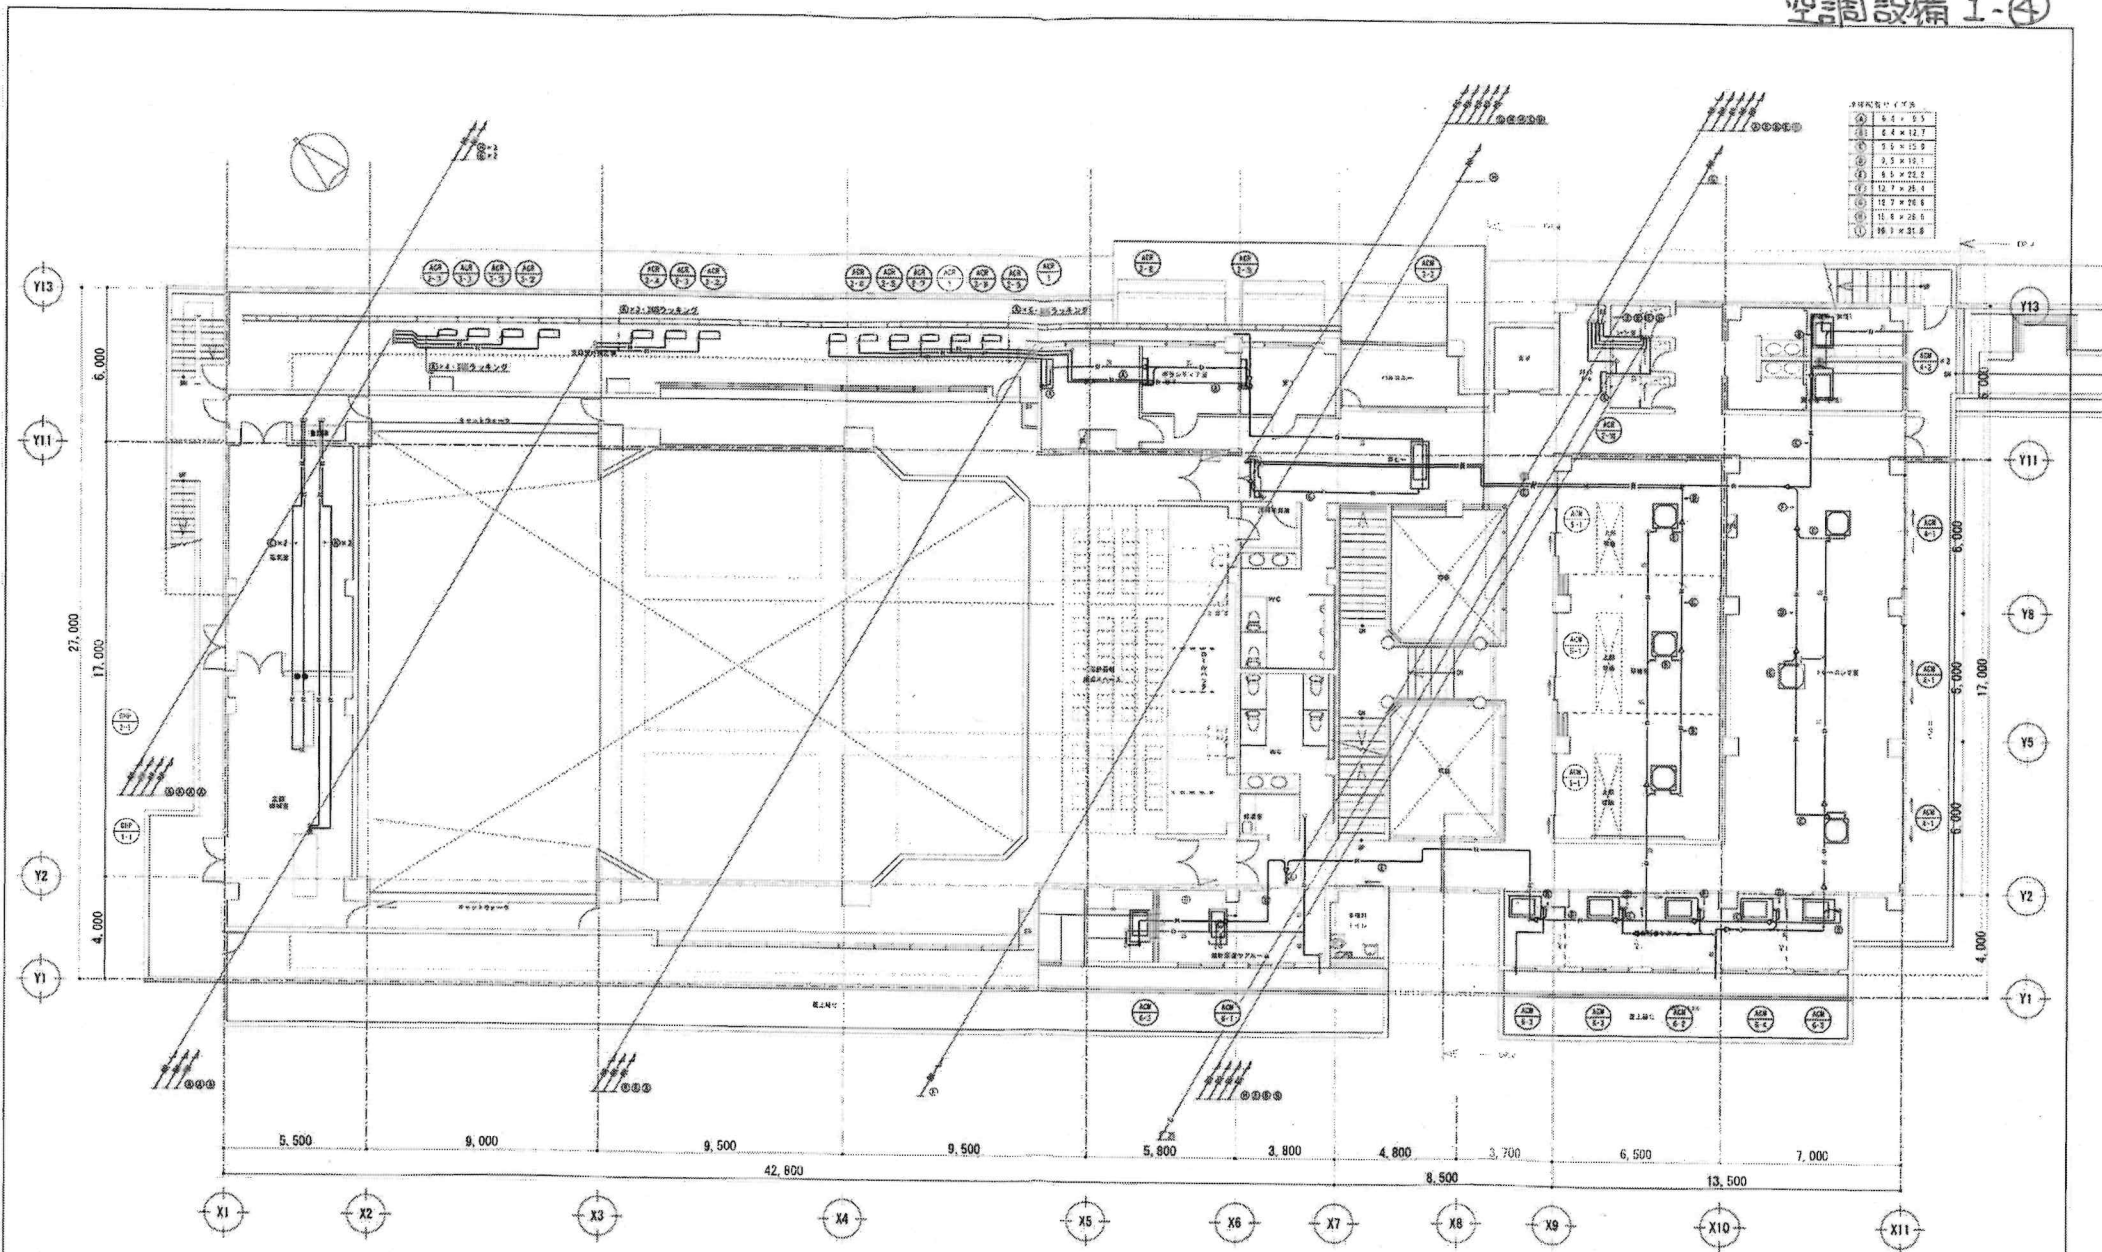

※採暖設備の仕様

①	4.4 × 5.5
②	4.4 × 12.7
③	5.5 × 15.0
④	5.5 × 19.1
⑤	6.6 × 22.2
⑥	12.7 × 25.4
⑦	12.7 × 29.5
⑧	15.4 × 25.4
⑨	15.4 × 31.8

事業名	田形郡農林庁用地問題解決事業		
工事名	(採熱) 2号小笠原農舎改築工事 (空調設備)		
工事場所	秋田県金谷町5丁目5-3、3丁目5-2		
竣工年月	令和2年8月		
図面名称	1階計画図 (空調)		
縮尺	B=1/100 (A1)	工事名称	M-12
施工	大井建設工業・比嘉工業・沼津 共同企業体		

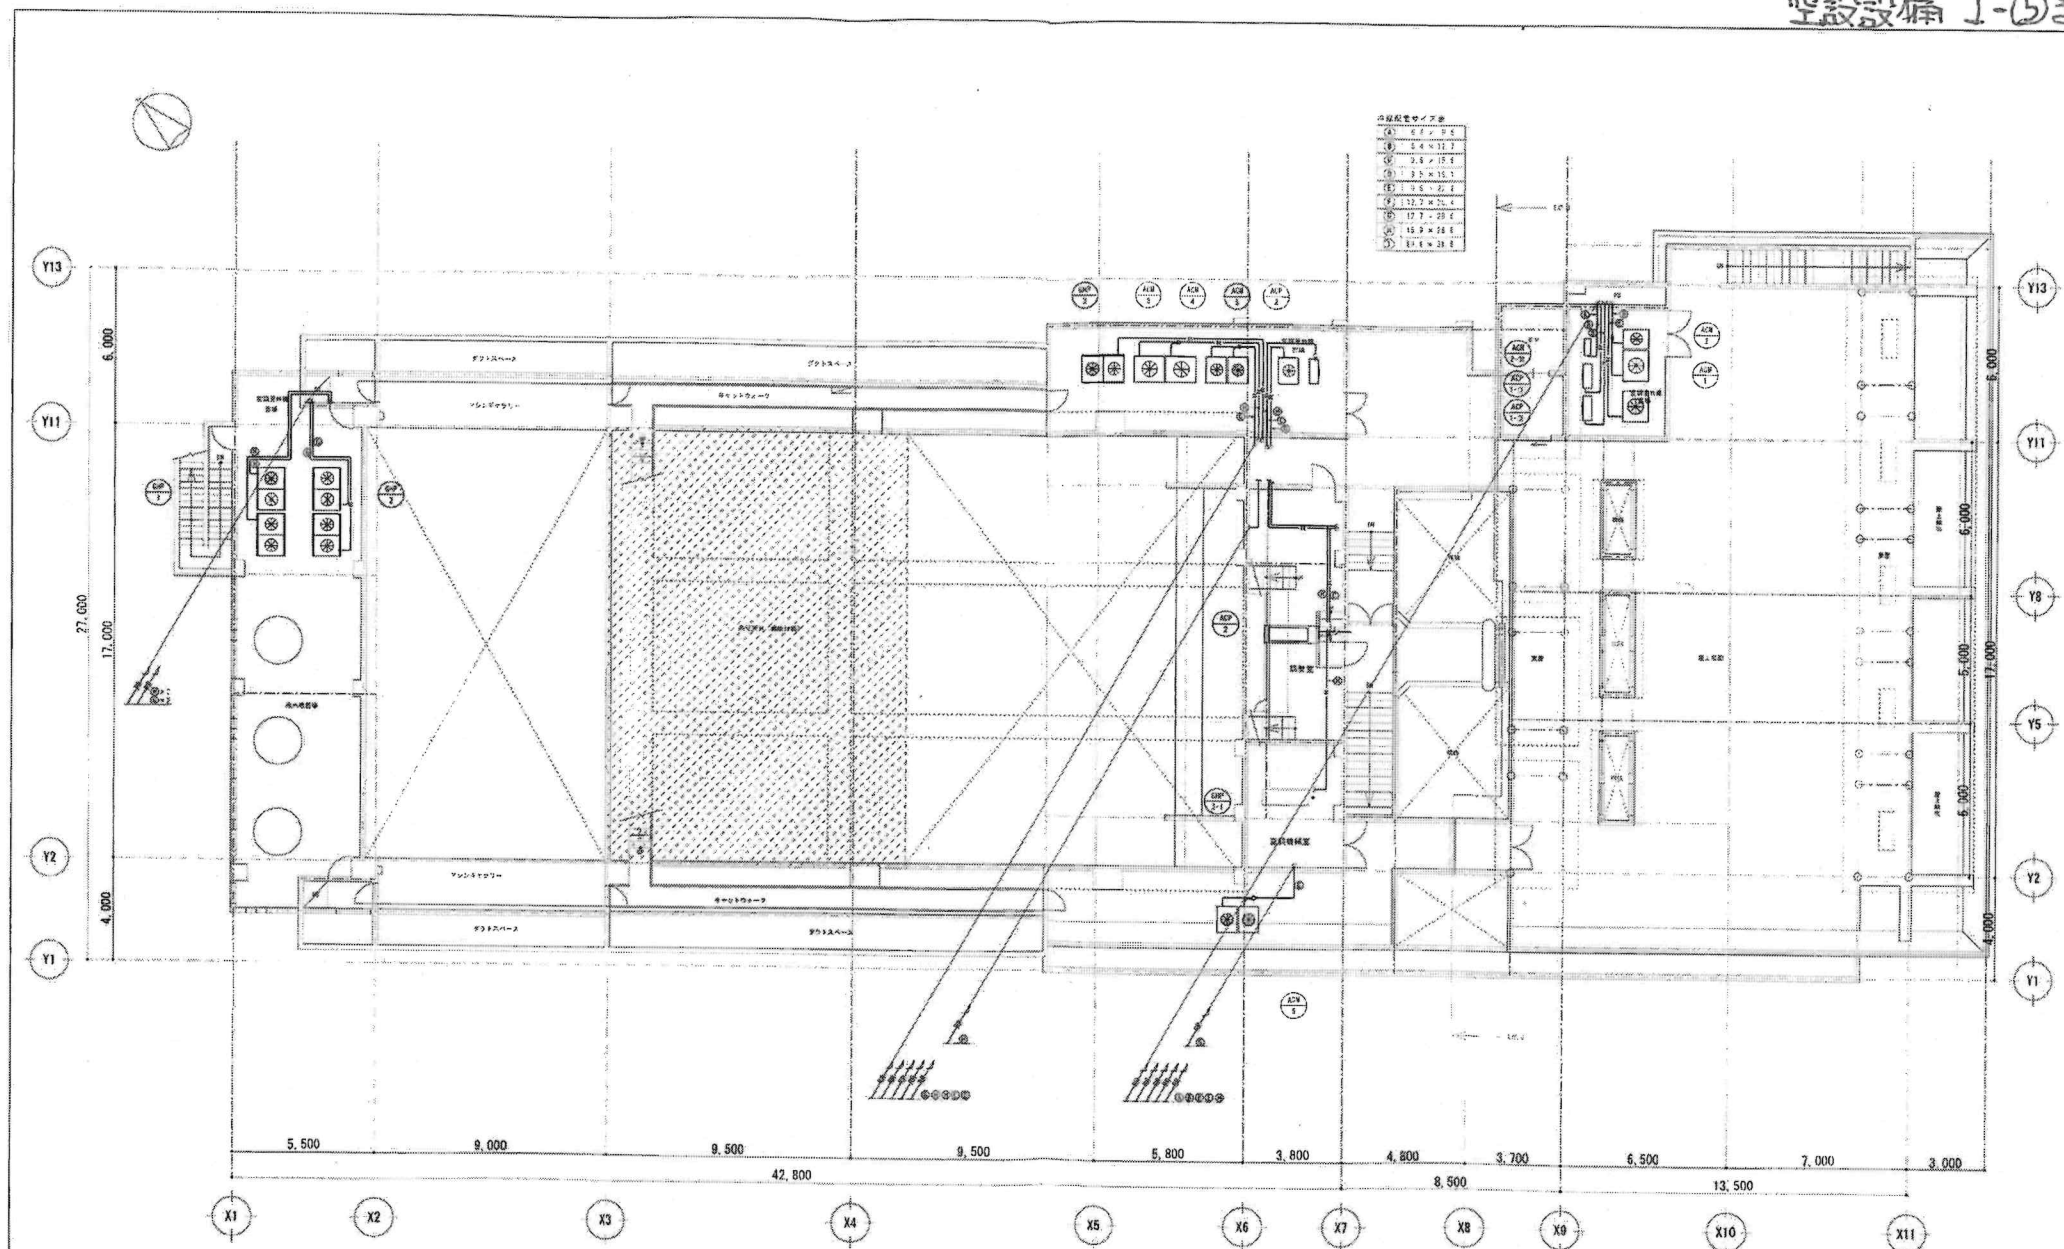

事業名	首都圏圏外用地部建設事業		
工事名	(仮称) ともがせ温泉会館建設工事 (空調設備)		
工事場所	東京都立川市丁部 5-3、3丁目5-2		
竣工年月	令和2年8月		
設計者	有限会社 (空調)		
設計	301/100 (A1)	工事名称	M-13
施工	301/200 (A2)	施工会社	大沢建設工業・比嘉工業・建設 共同企業体