
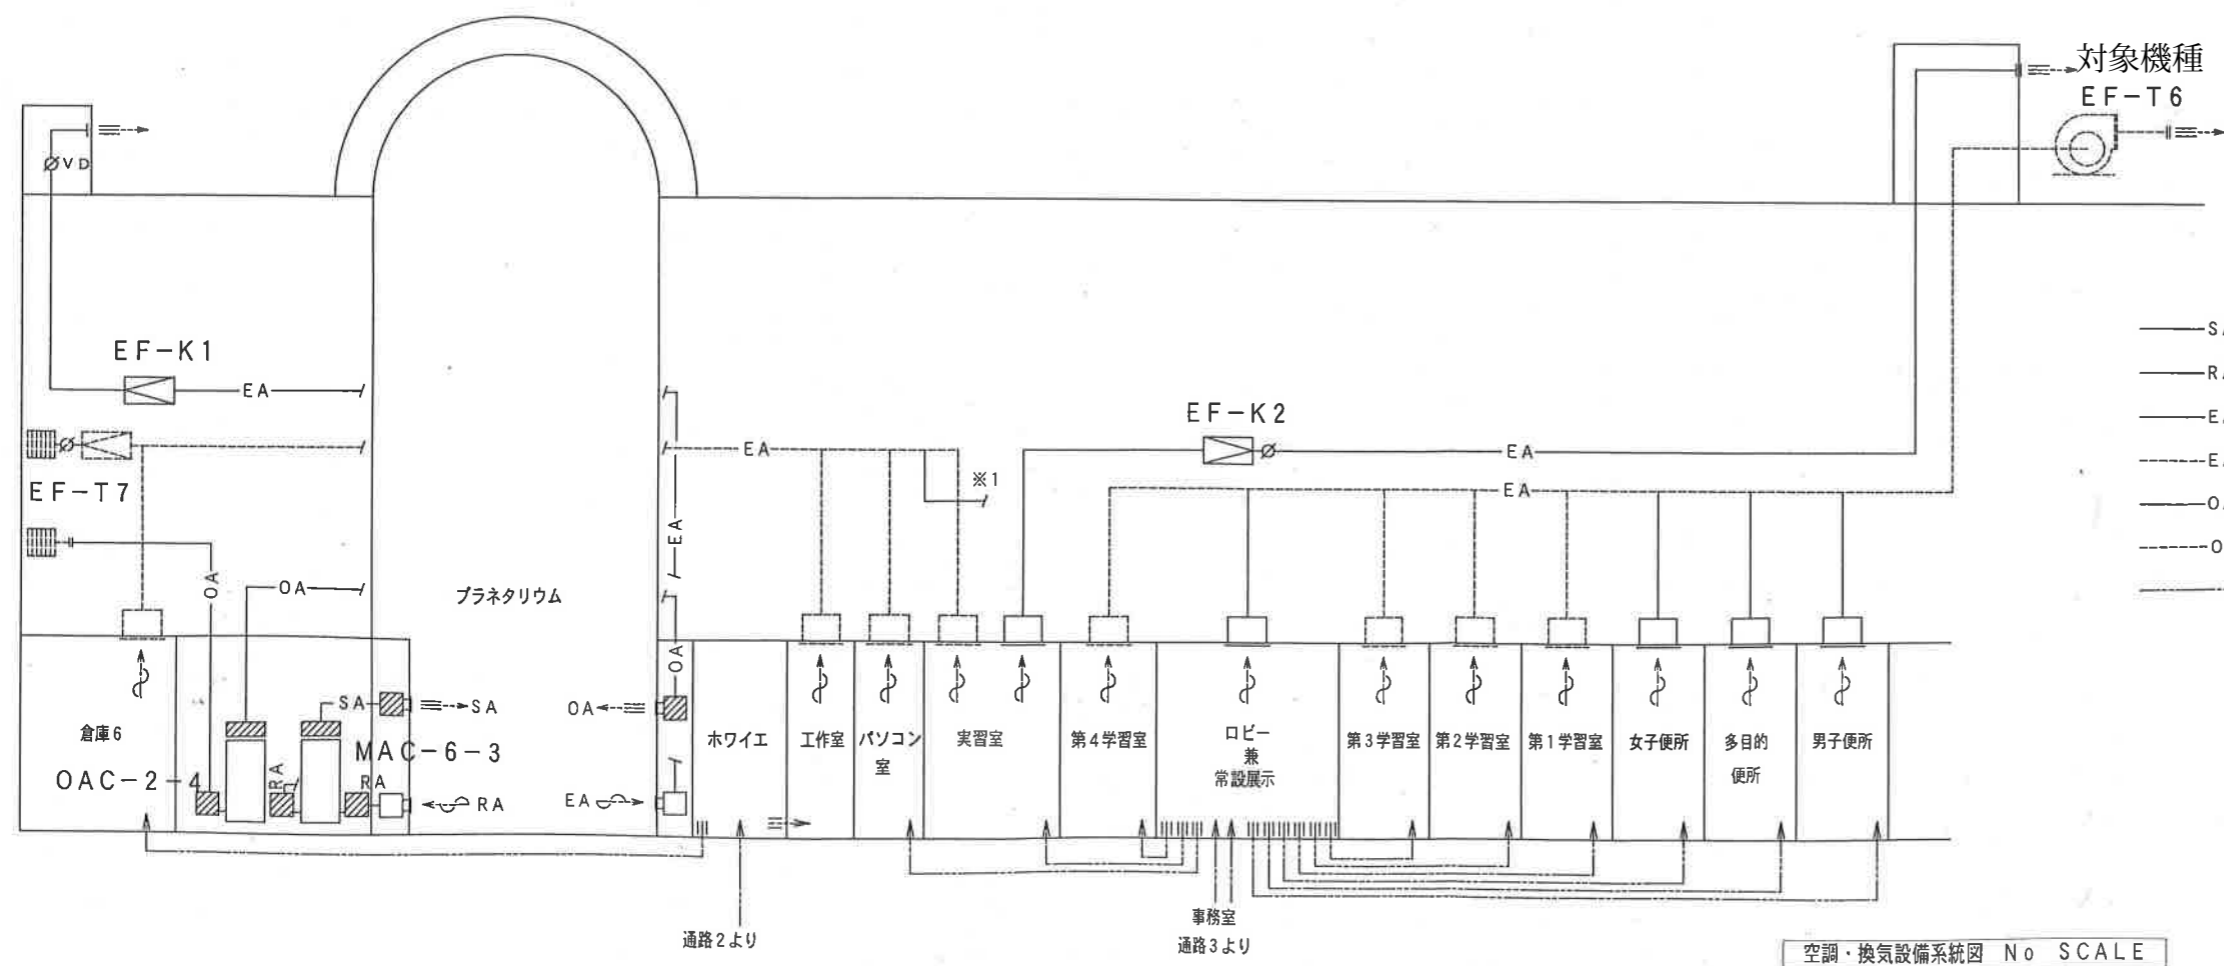


4階 空調設備平面図 (配管) S=1/150

完成図			
工事名称	(仮称) 牧志・安里公民館図書館設備工事 (概算)	完成年度	平成22年度
工事場所	那覇市安里二丁目463番51	図面名称	4階 空調設備平面図 (配管)
発注機関	那覇市教育委員会	縮尺	1/150
	生涯学習部 生涯学習課 生涯学習部 施設課		
請負業者	株式会社 東洋設備 共同企業体 株式会社 金吉設備工業		

駐車場棟 R階平面図

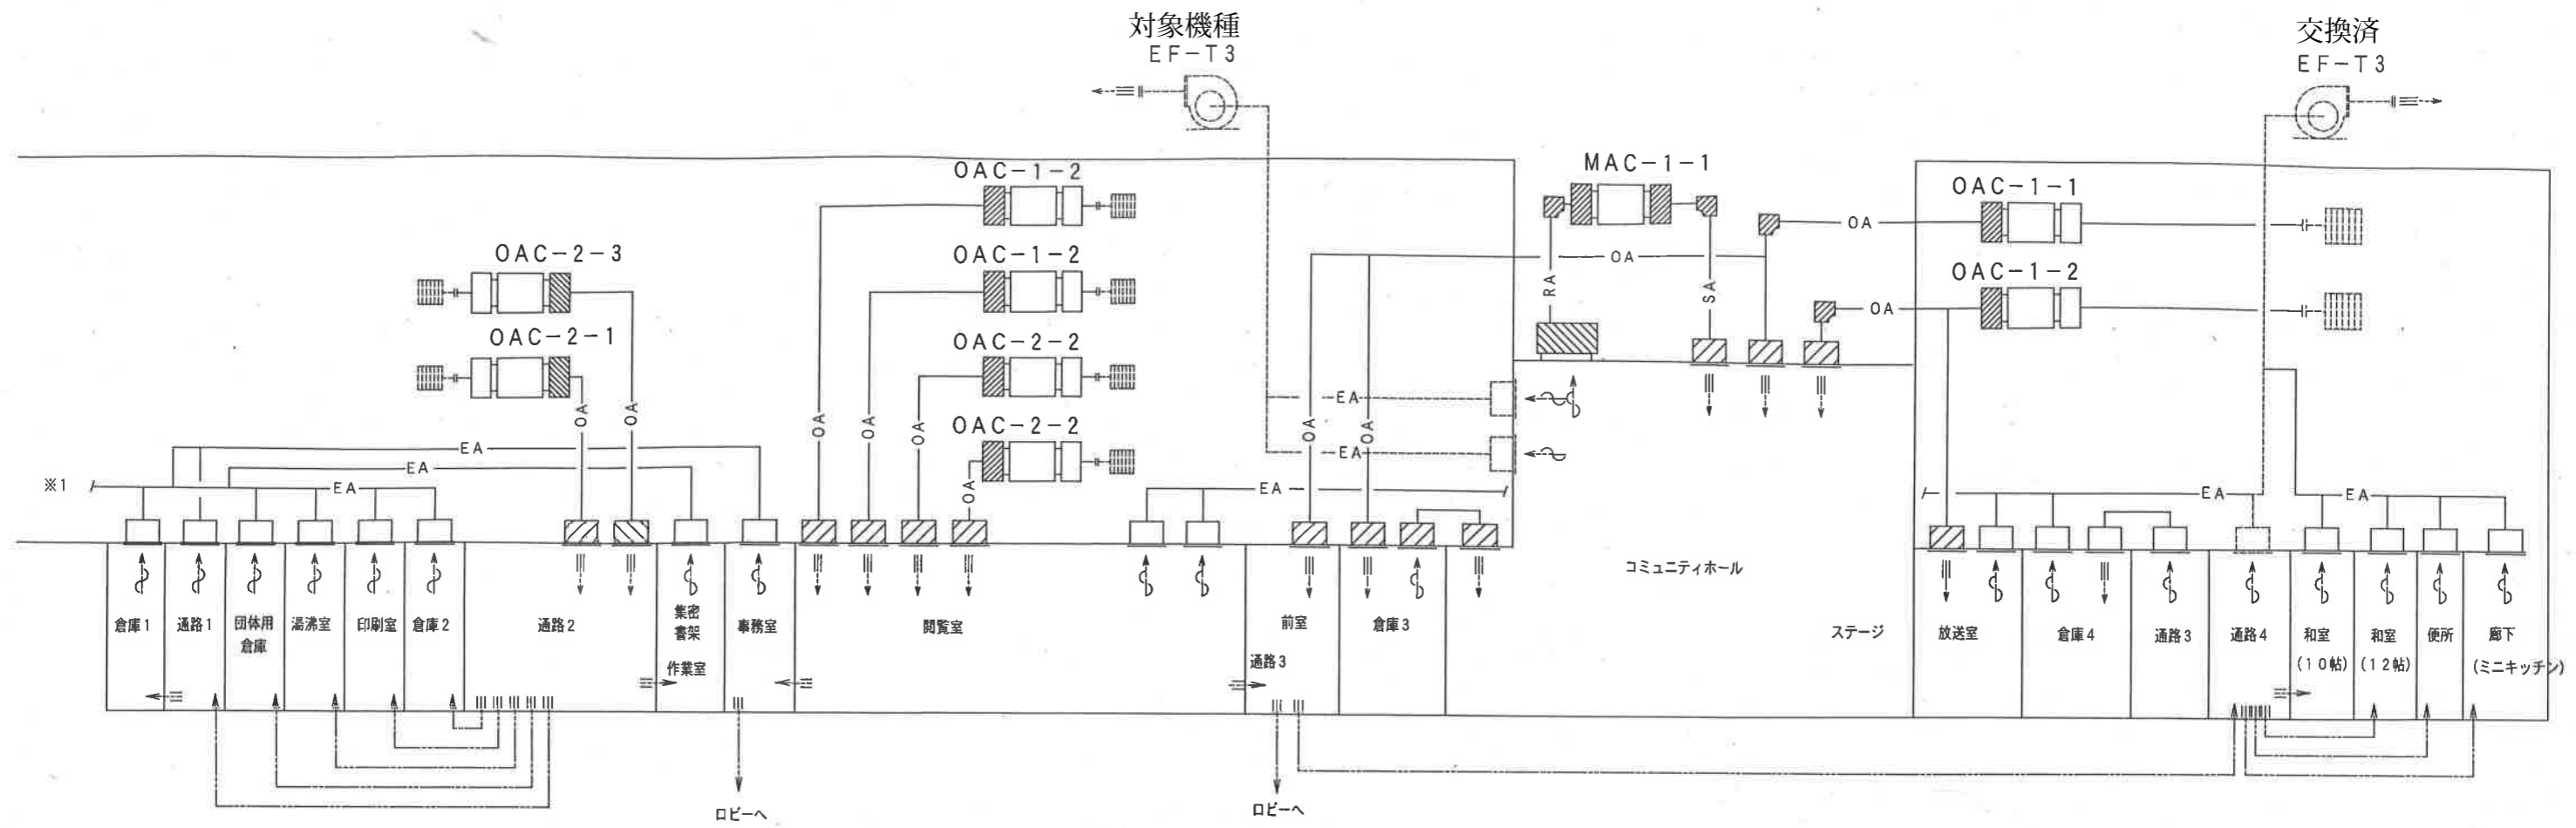

*表記にあるEFをFEに読み替える

- SA — 空調ダクト (給気) (C工事)
- RA — 空調ダクト (運気) (C工事)
- EA — 排気ダクト (C工事)
- - - EA - - - 排気ダクト (A工事)
- OA — 外気ダクト (C工事)
- - - OA - - - 外気ダクト (A工事)
- 空気の流れ

空調・換気設備系統図 No SCALE

完成図			
工事名称	(仮称) 牧志・安里公民館図書館設置工事 (機械)	完成年度	平成22年度
工事場所	那覇市安里二丁目463番51	図面名称	空調・換気ダクト系統図
発注機関	那覇市教育委員会 生涯学習部 生涯学習課 生涯学習部 施設課	縮尺	No SCALE
図面番号	M-06		
請負業者	株式会社 東洋設備 株式会社 金吉設備工業	共同企業体	